



WOHNBAU ASTEN IPFBACH - AREAL C

HAUS 1 - 1. OG - WOHNUNG 10

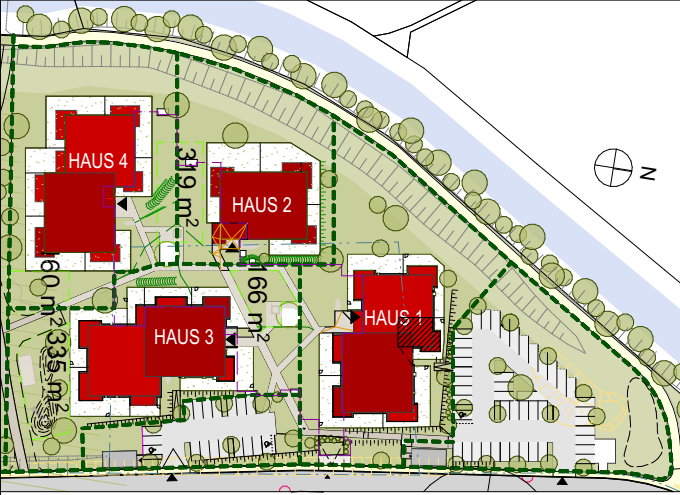

Norbert Haderer Ziviltechniker GmbH  
4020 Linz Annagasse 2  
fon 0732/78 10 28 fax -14  
e-mail office@haderer.or.at

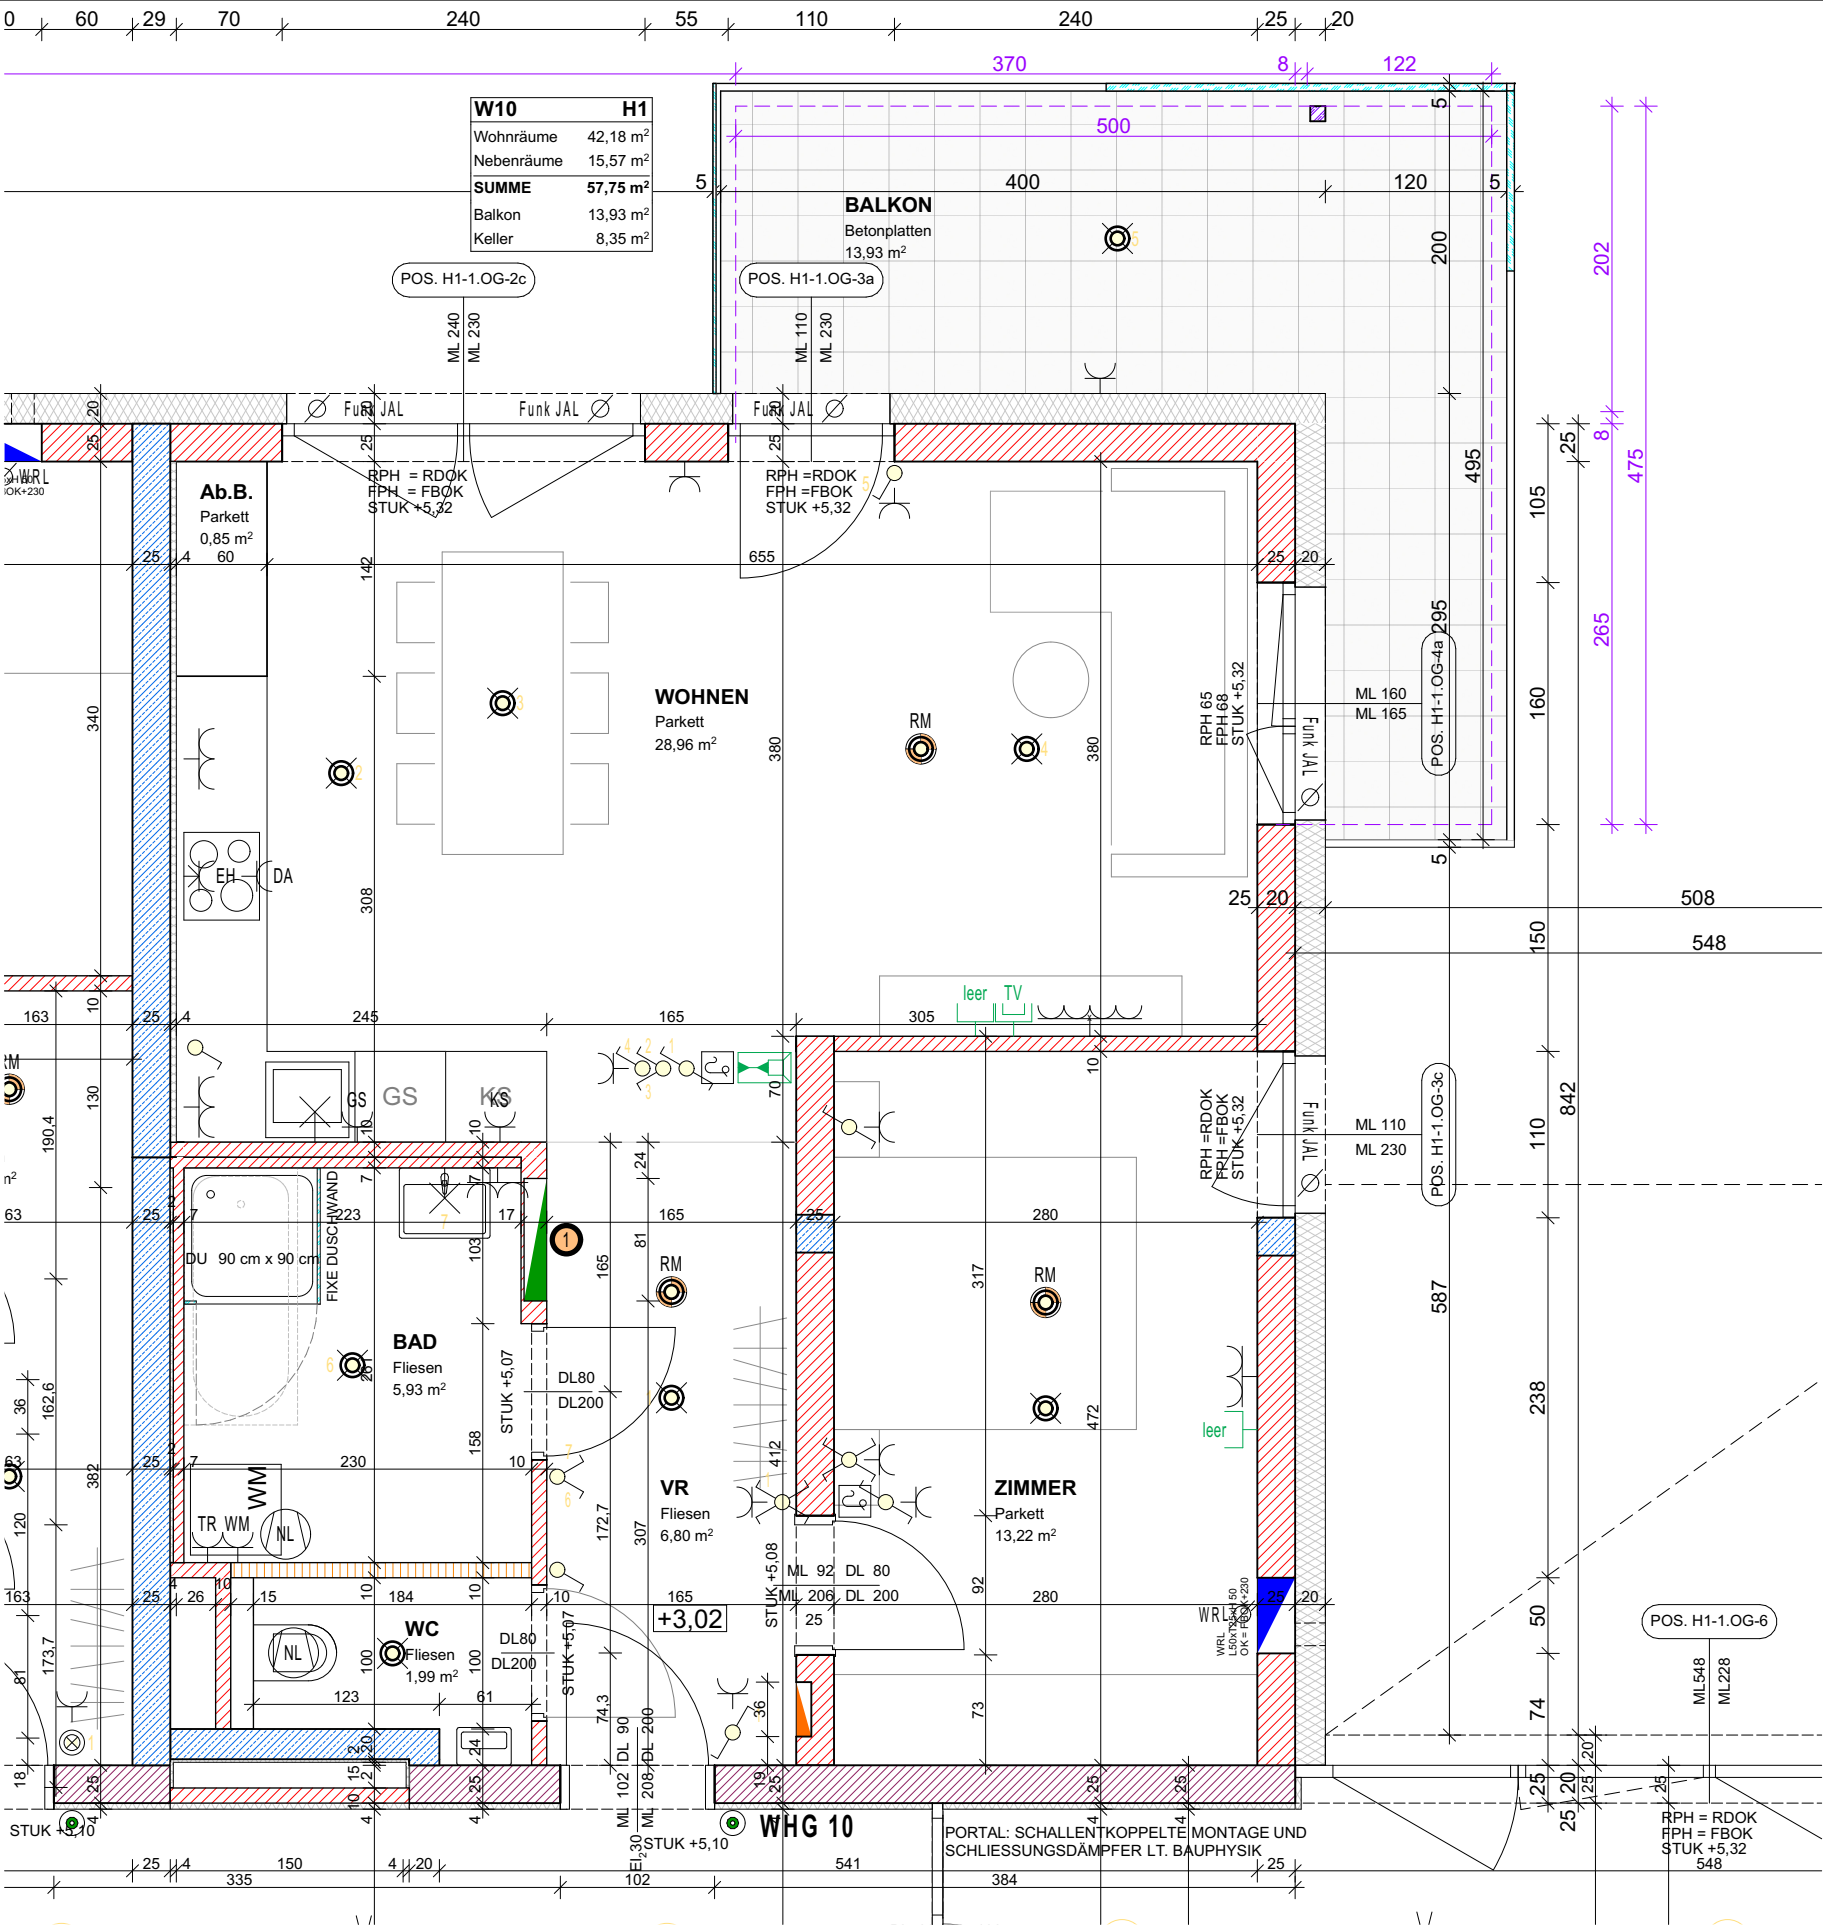

LAGEPLAN


ELEKTROLEGENDE

|  |                         |  |                             |
|--|-------------------------|--|-----------------------------|
|  | Aus-Schalter            |  | Lüfter                      |
|  | Serien-Schalter         |  | Motorantrieb                |
|  | Wechsel-Schalter        |  | WRL-Regler                  |
|  | Doppel-Wechsel-Schalter |  | Zutrittskontrolle           |
|  | Kreuz-Schalter          |  | Leerrohr                    |
|  | Dimmer                  |  | Rauchmelder                 |
|  | Zeit-Schalter           |  | Türöffner                   |
|  | Klingel-Taster          |  | Sprechanlage (Innen)        |
|  | Licht-Taster            |  | Sprechanlage (Aussen)       |
|  | Unterverteiler          |  | Telefon-Dose                |
|  | Steckdose 1fach         |  | TV-Dose                     |
|  | Steckdose 2fach         |  | Licht-Auslass (Decke)       |
|  | Steckdose 3fach         |  | Licht-Auslass (Wand)        |
|  | Steckdose geschalten    |  | Licht-Auslass (Direkt-Wand) |
|  | CEE 5pol                |  | Wandleuchte                 |
|  | 230V-Auslass            |  | Deckenleuchte               |
|  | 400V-Auslass            |  | Scheinwerfer                |
|  | Raumthermostat          |  | FR-Balken 1/36 oder 1/58    |

ALLGEMEINE LEGENDE

|  |                        |  |                 |
|--|------------------------|--|-----------------|
|  | Stahlbetonwand         |  | Glas            |
|  | Ziegelwand             |  | Stahlsäule      |
|  | SBZ Ziegelmantelsteine |  | Wohnraumlüftung |
|  | Gipskartonwand         |  | FBH-Verteiler   |
|  | Wärmedämmung           |  |                 |

Maßstab 1:50

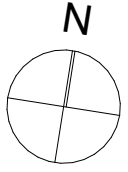

Gezeichnet CKR/JAK

Datum 18.05.2022