

WOHNBAU ASTEN IPFBACH - AREAL C

HAUS 3 - 1. OG - WOHNUNG 12






Norbert Haderer Ziviltechniker GmbH

4020 Linz Annagasse 2

fon 0732/78 1028 fax -14

e-mail office@haderer.or.at

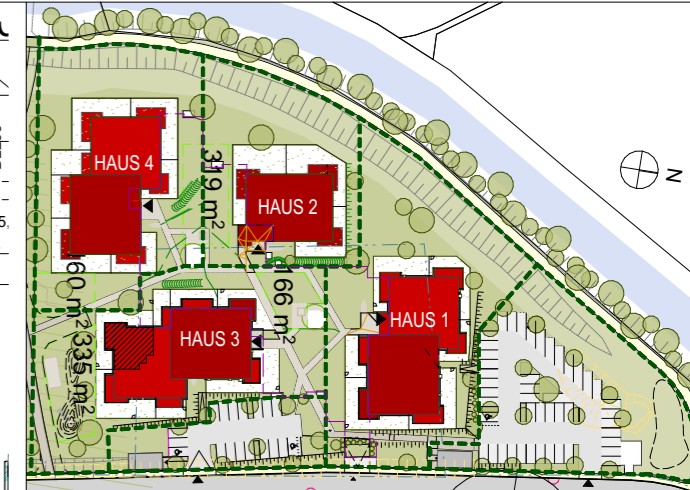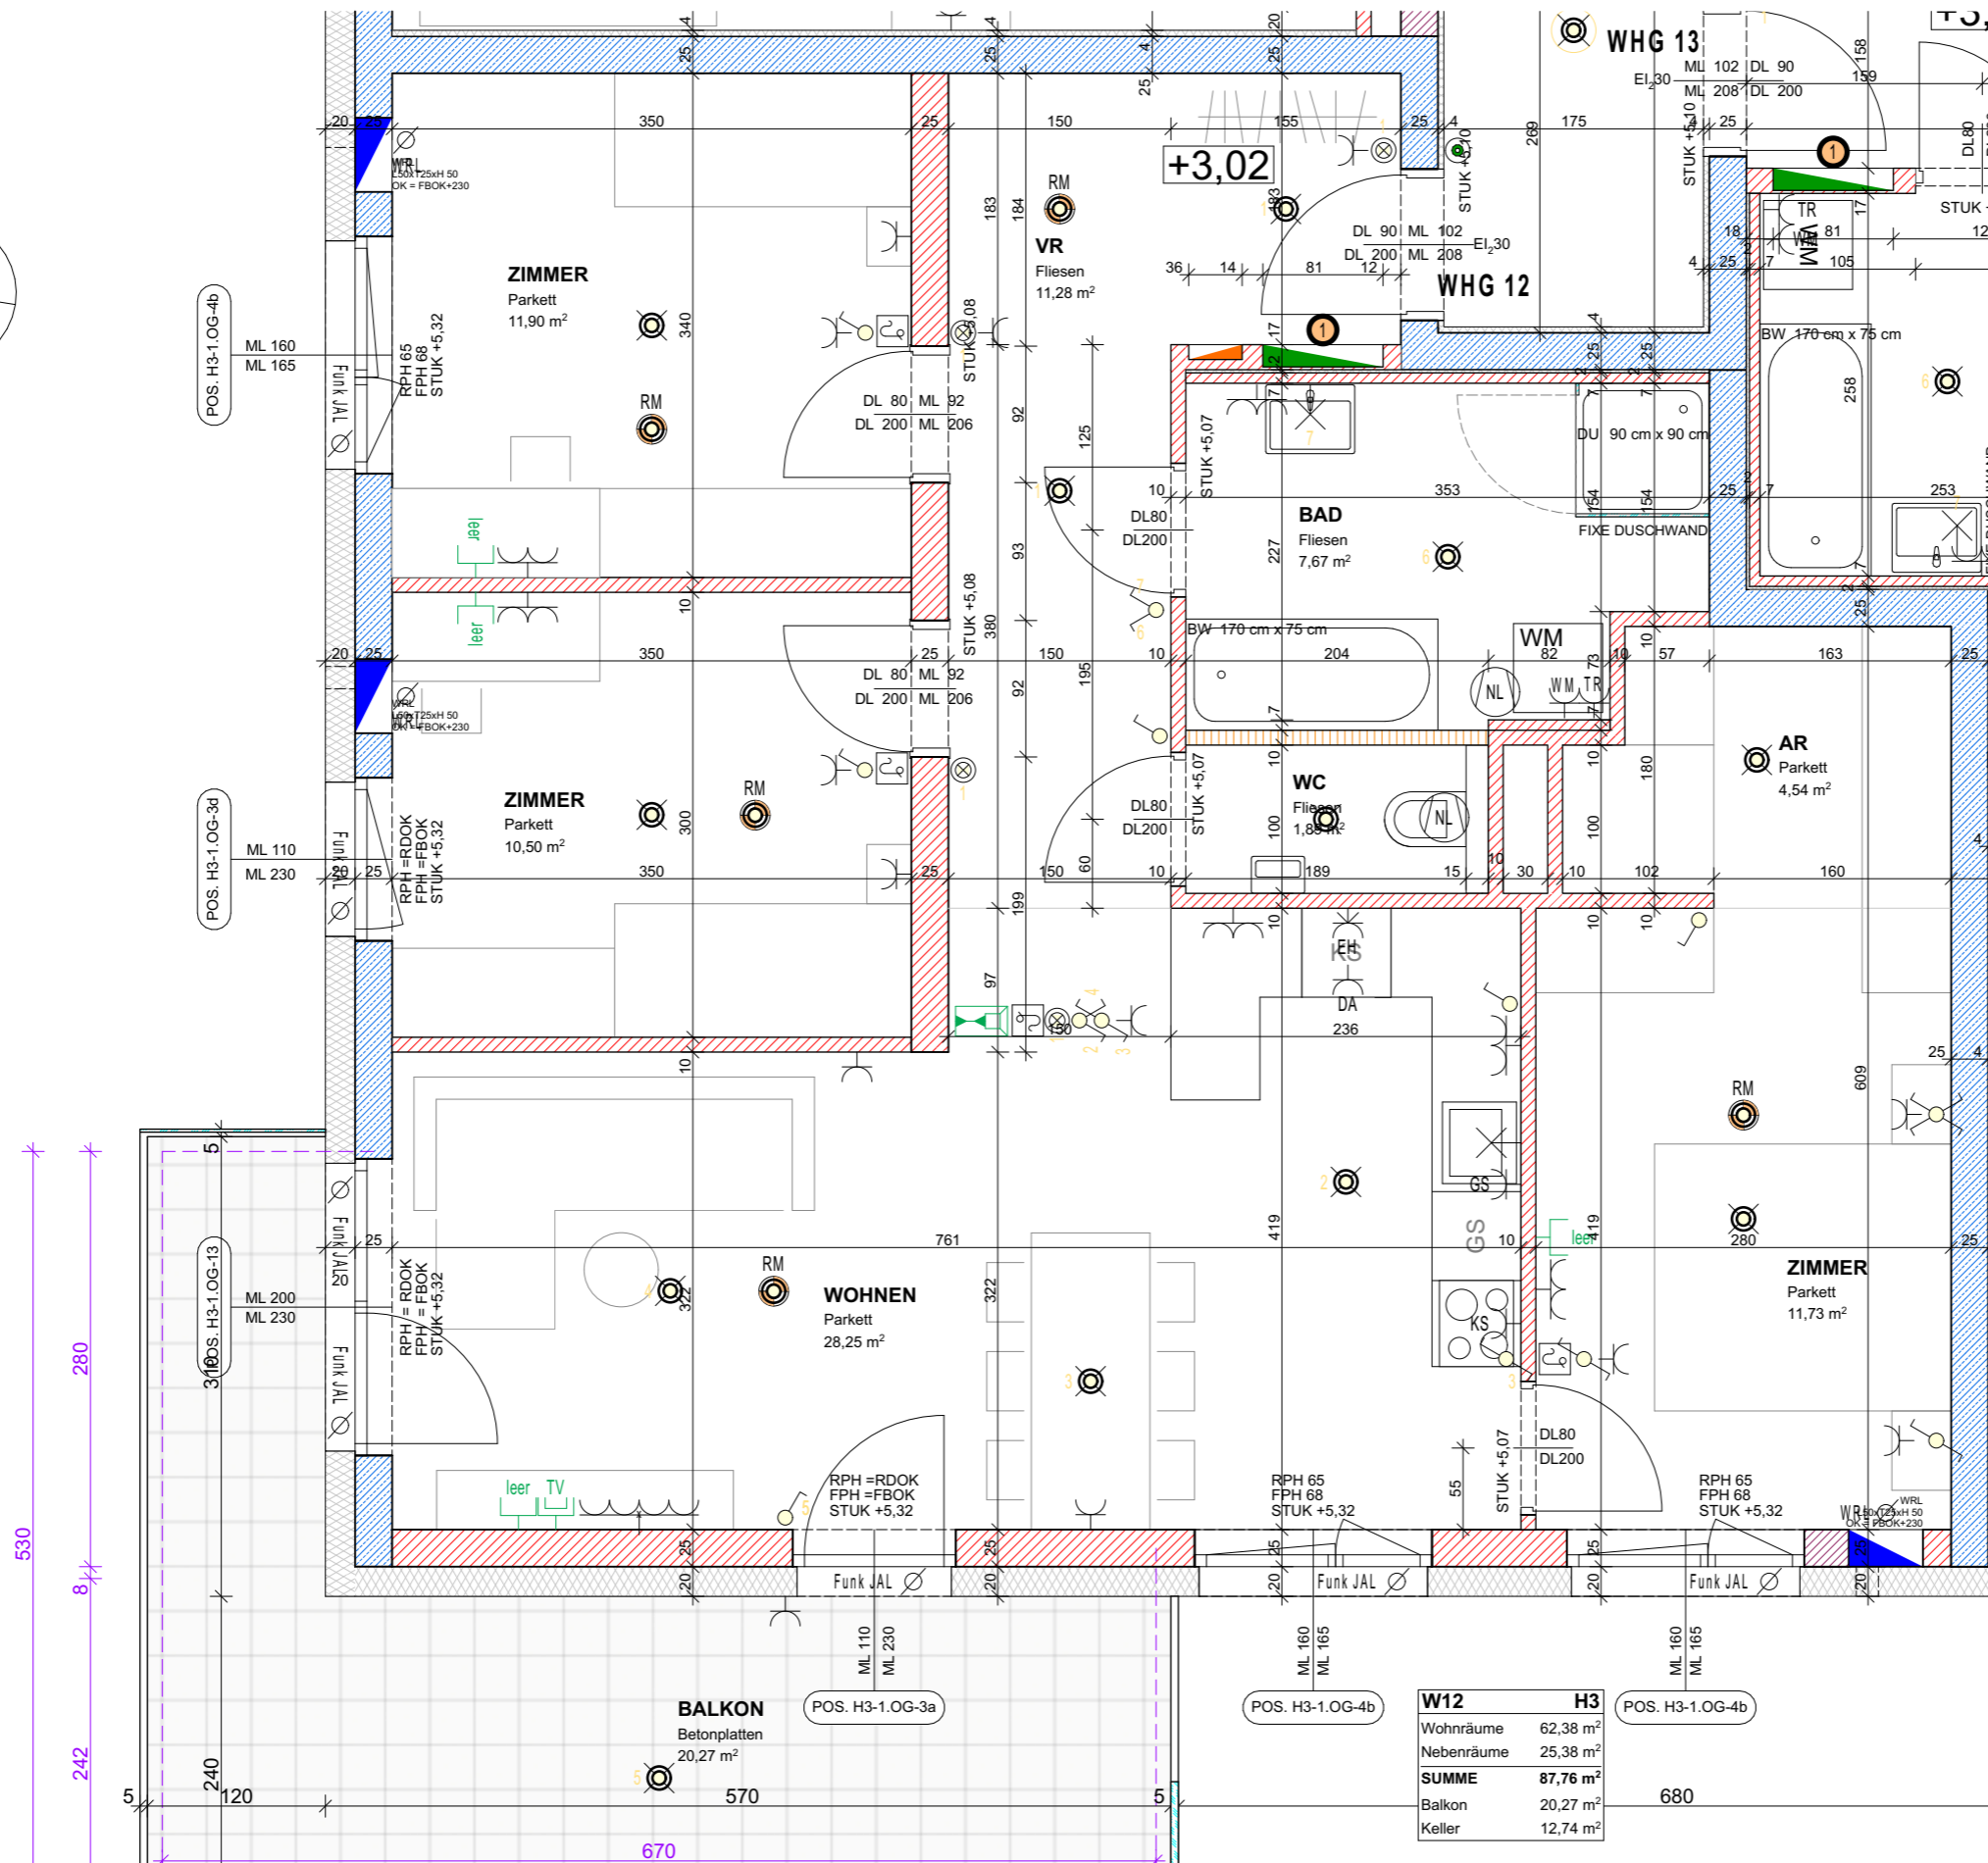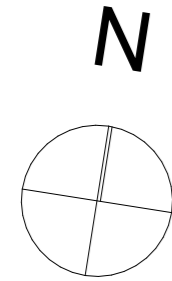


LAGEPLAN

ELEKTROLEGENDE

- Aus-Schalter
- Serien-Schalter
- Wechsel-Schalter
- Doppel-Wechsel-Schalter
- Kreuz-Schalter
- Dimmer
- Zeit-Schalter
- Klingel-Taster
- Licht-Taster
- Unterverteiler
- Deckendose
- Steckdose 1fach
- Steckdose 2fach
- Steckdose 3fach
- Steckdose geschalten
- CEE 5pol
- 230V-Auslass
- 400V-Auslass
- Raumthermostat
- Lüfter
- Motorantrieb
- WRL-Regler
- Zutrittskontrolle
- Leerrohr
- Rauchmelder
- Türöffner
- Sprechanlage (Innen)
- Sprechanlage (Aussen)
- Telefon-Dose
- TV-Dose
- Licht-Auslass (Decke)
- Licht-Auslass (Wand)
- Licht-Auslass (Direkt-Wand)
- Wandleuchte
- Deckenleuchte
- Scheinwerfer
- FR-Balken 1/36 oder 1/58

ALLGEMEINE LEGENDE


- Stahlbetonwand
- Ziegelwand
- SBZ Ziegelmantelsteine
- Gipskartonwand
- Wärmedämmung
- Glas
- Stahlsäule
- Wohnraumlüftung
- FBH-Verteiler

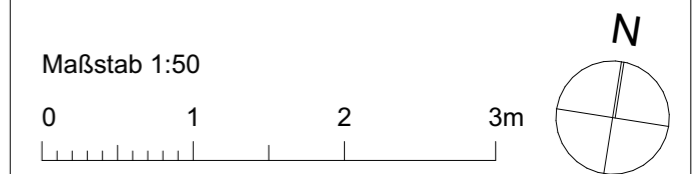


W12	H3
Wohnräume	62,38 m ²
Nebenträume	25,38 m ²
SUMME	87,76 m²
Balkon	20,27 m ²
Keller	12,74 m ²

Gezeichnet **CKR/JAK**

Datum **18.05.2022**

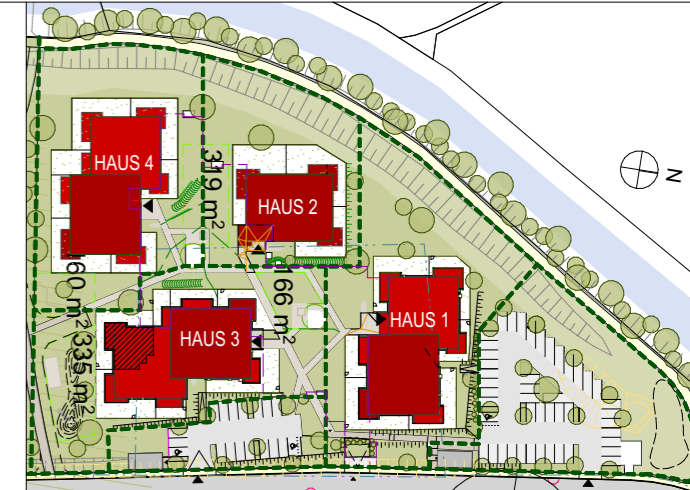

LAGEPLAN

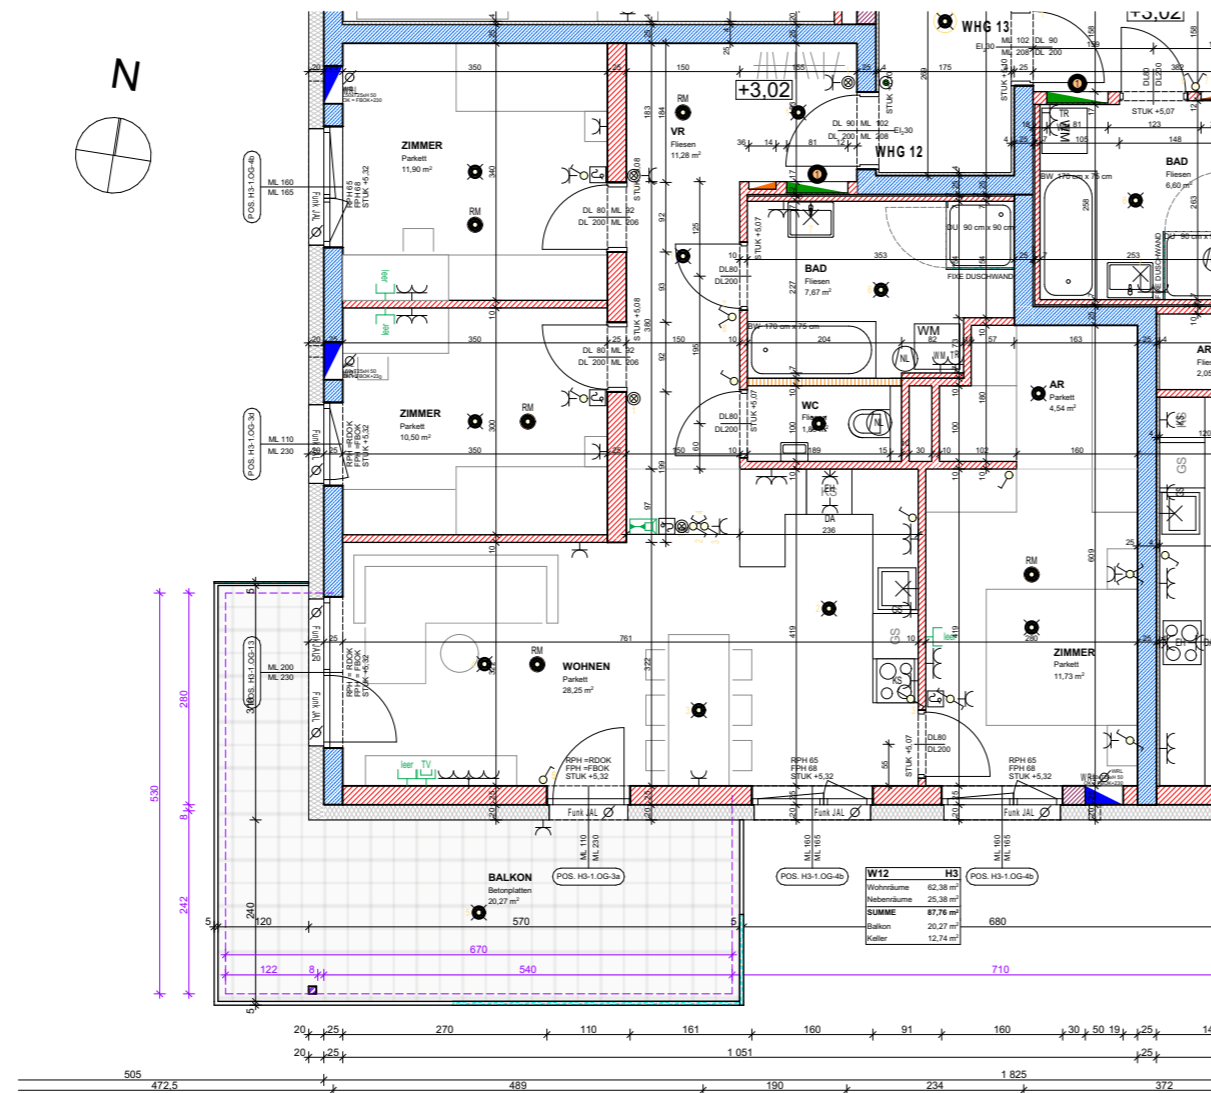


ELEKTROLEGENDE

	Aus-Schalter		Lüfter
	Serien-Schalter		Motorantrieb
	Wechsel-Schalter		WRL-Regler
	Doppel-Wechsel-Schalter		Zutrittskontrolle
	Kreuz-Schalter		Leerrohr
	Dimmer		Rauchmelder
	Zeit-Schalter		Türöffner
	Klingel-Taster		Sprechanlage (Innen)
	Licht-Taster		Sprechanlage (Aussen)
	Unterverteiler		Telefon-Dose
	Deckendose		TV-Dose
	Steckdose 1fach		Licht-Auslass (Decke)
	Steckdose 2fach		Licht-Auslass (Wand)
	Steckdose 3fach		Licht-Auslass (Direkt-Wand)
	Steckdose geschalten		Wandleuchte
	CEE 5pol		Deckenleuchte
	230V-Auslass		Scheinwerfer
	400V-Auslass		FR-Balken 1/36 oder 1/58
	Raumthermostat		

ALLGEMEINE LEGENDE

	Stahlbetonwand		Glas
	Ziegelwand		Stahlsäule
	SBZ Ziegelmantelsteine		Wohnraumlüftung
	Gipskartonwand		FBH-Verteiler
	Wärmedämmung		

Maßstab 1:100

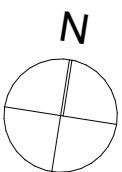

Gezeichnet **CKR/JAK**

Datum **18.05.2022**