


WOHNBAU ASTEN IPFBACH - AREAL C


HAUS 3 - EG - WOHNUNG 1

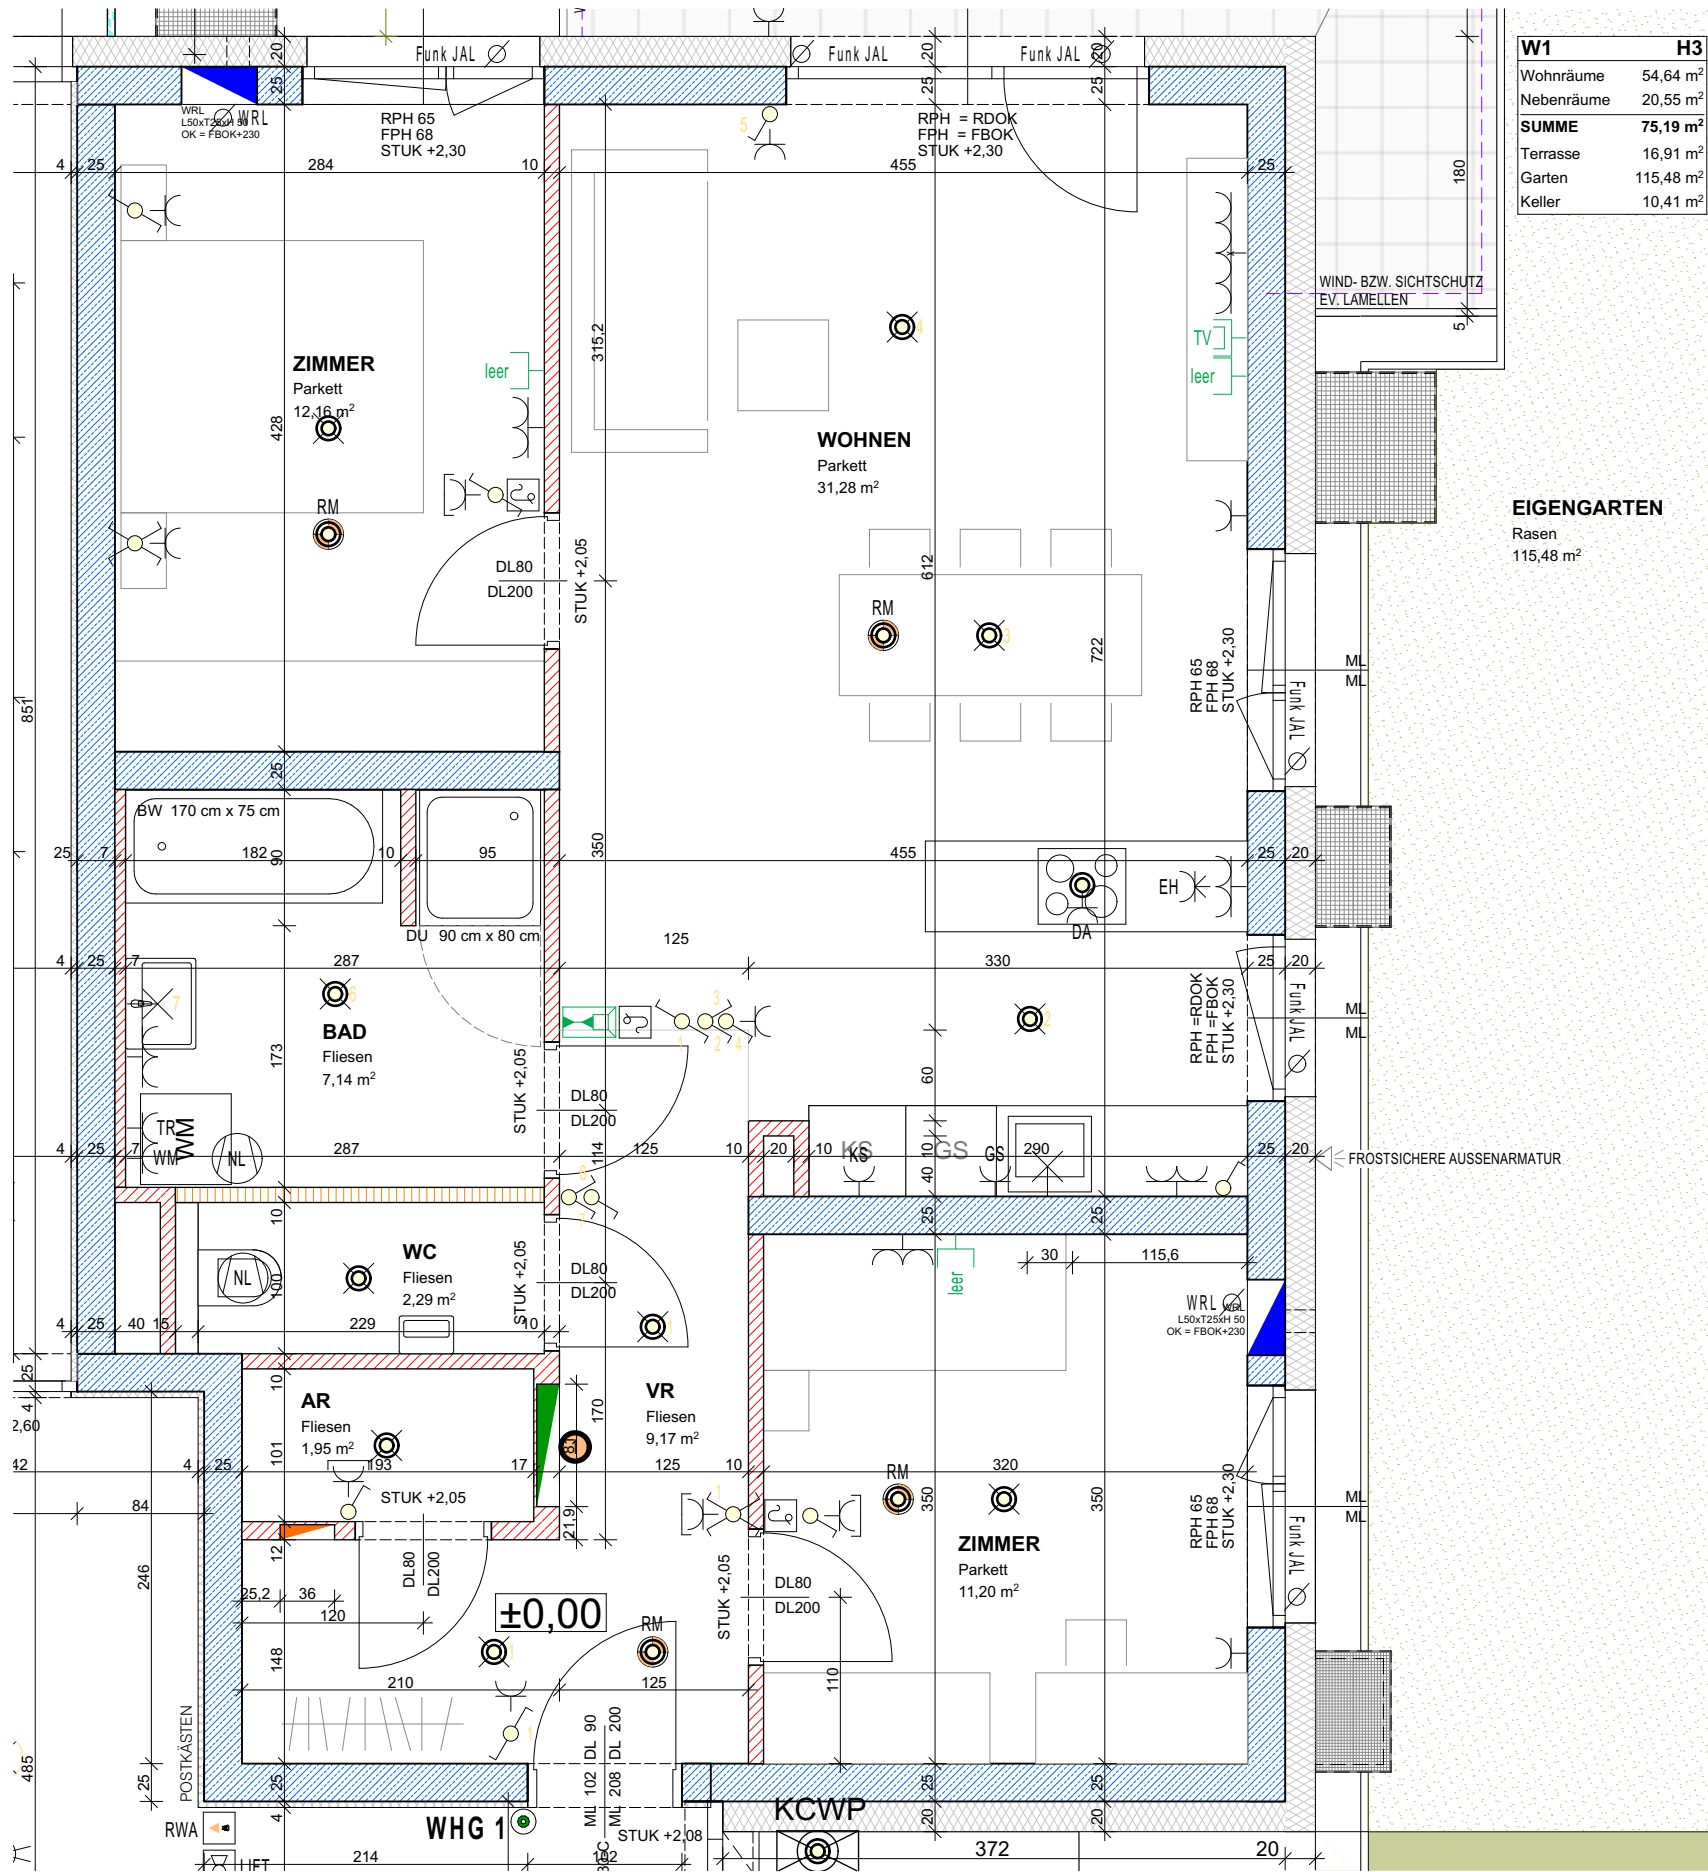

Norbert Haderer Ziviltechniker GmbH
4020 Linz Annagasse 2
fon 0732/78 10 28 fax -14
e-mail office@haderer.or.at



W1	H3
Wohnräume	54,64 m ²
Nebenräume	20,55 m ²
SUMME	75,19 m²
Terrasse	16,91 m ²
Garten	115,48 m ²
Keller	10,41 m ²

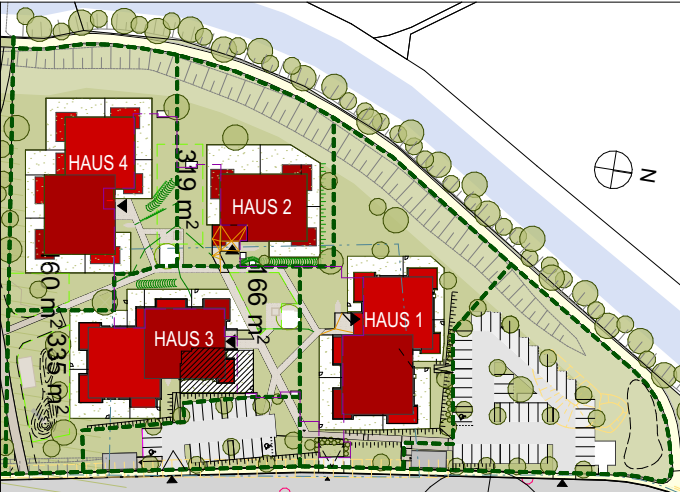

LAGEPLAN


ELEKTROLEGENDE

	Aus - Schalter		Lüfter
	Serien-Schalter		Motorantrieb
	Wechsel-Schalter		WRL-Regler
	Doppel-Wechsel-Schalter		Zutrittskontrolle
	Kreuz-Schalter		Leerrohr
	Dimmer		Rauchmelder
	Zeit-Schalter		Türöffner
	Klingel-Taster		Sprechanlage (Innen)
	Licht-Taster		Sprechanlage (Aussen)
	Unterverteiler		Telefon-Dose
	Steckdose 1fach		TV-Dose
	Steckdose 2fach		Licht-Auslass (Decke)
	Steckdose 3fach		Licht-Auslass (Wand)
	Steckdose geschalten		Licht-Auslass (Direkt-Wand)
	CEE 5pol		Wandleuchte
	230V-Auslass		Deckenleuchte
	400V-Auslass		Scheinwerfer
	Raumthermostat		FR-Balken 1/36 oder 1/58

ALLGEMEINE LEGENDE

	Stahlbetonwand		Glas
	Ziegelwand		Stahlsäule
	SBZ Ziegelmantelsteine		Wohnraumlüftung
	Gipskartonwand		FBH-Verteiler
	Wärmedämmung		

Maßstab 1:50

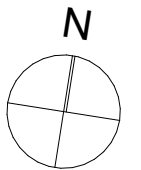

Gezeichnet CKR/JAK



Datum 18.05.2022

WOHNBAU ASTEN IPFBACH - AREAL C

HAUS 3 - EG - WOHNUNG 1



Norbert Haderer Ziviltechniker GmbH
4020 Linz Annagasse 2
fon 0732/78 10 28 fax -14
e-mail office@haderer.or.at

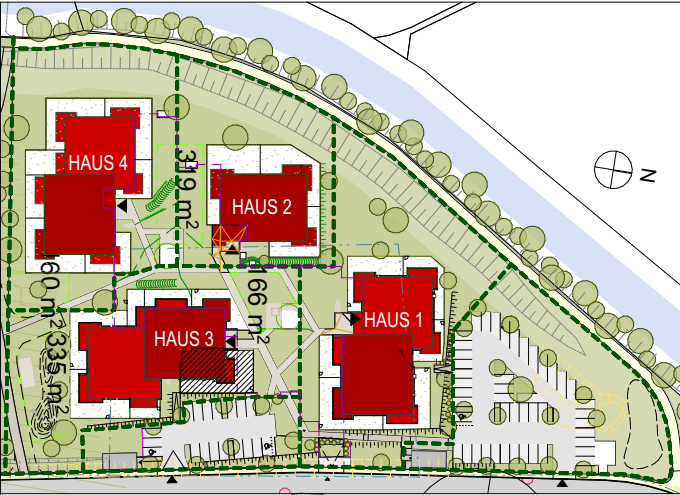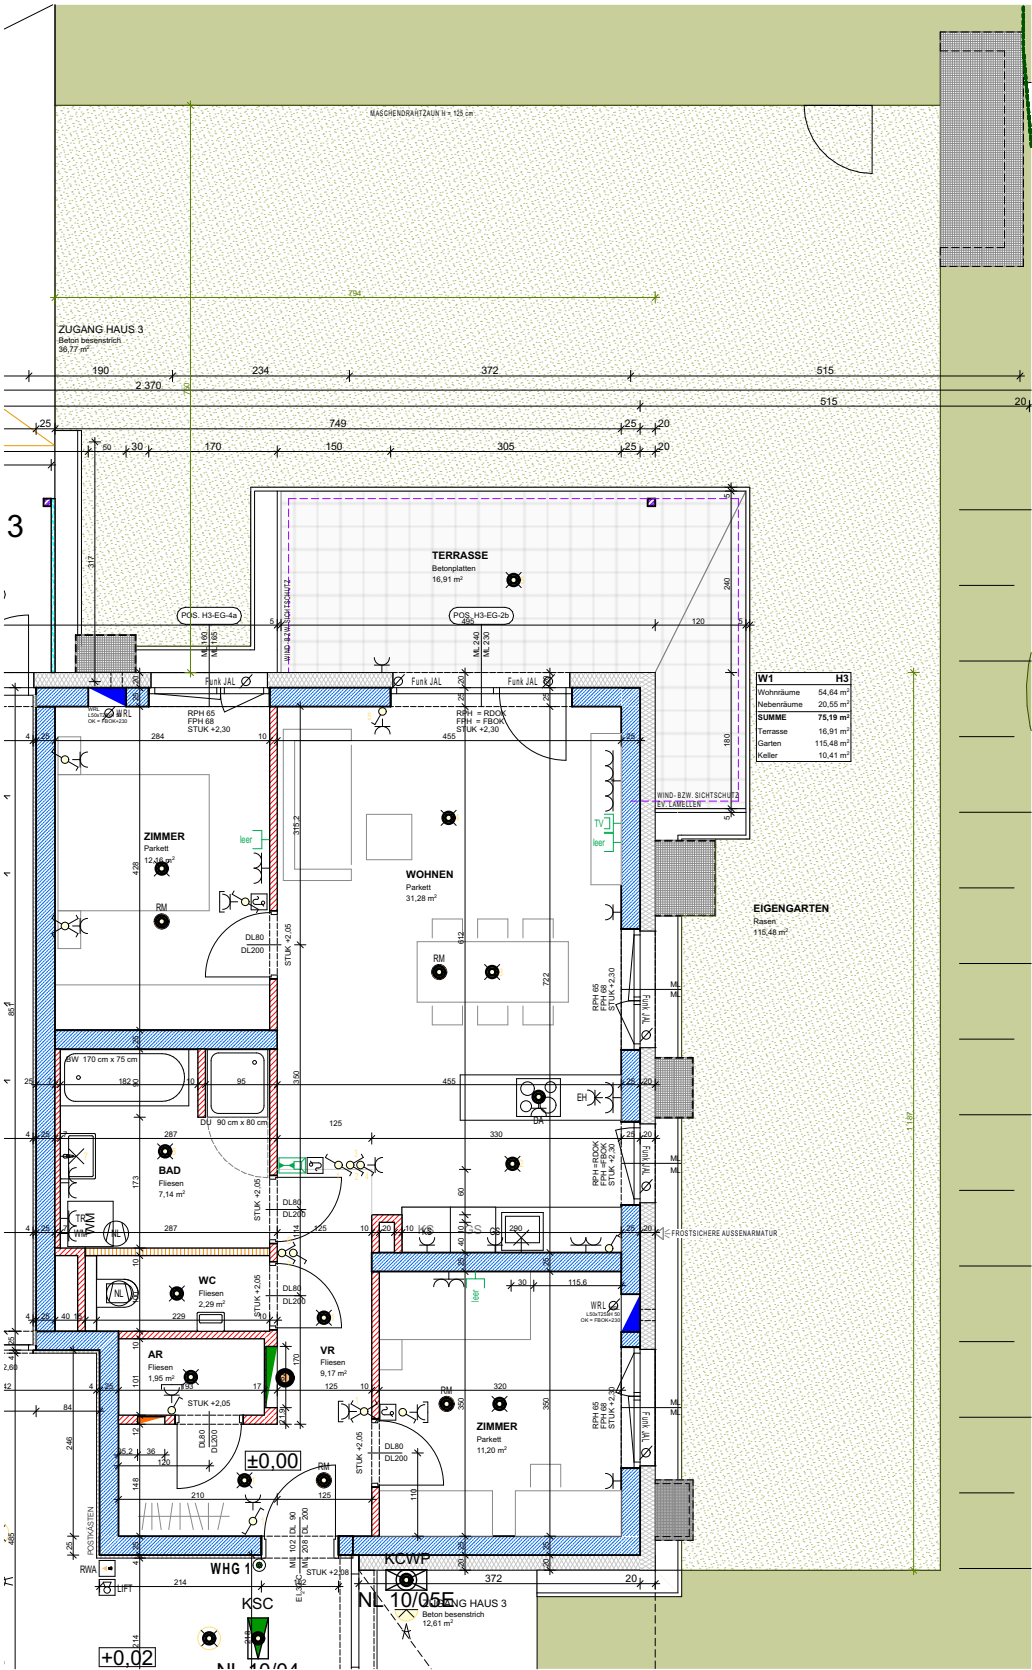

LAGEPLAN


ELEKTROLEGENDE

	Aus - Schalter		Lüfter
	Serien-Schalter		Motorantrieb
	Wechsel-Schalter		WRL-Regler
	Doppel-Wechsel-Schalter		Zutrittskontrolle
	Kreuz-Schalter		Leerrohr
	Dimmer		Rauchmelder
	Zeit-Schalter		Türöffner
	Klingel-Taster		Sprechanlage (Innen)
	Licht-Taster		Sprechanlage (Aussen)
	Unterverteiler		Telefon-Dose
	Deckendose		TV-Dose
	Steckdose 1fach		Licht-Auslass (Decke)
	Steckdose 2fach		Licht-Auslass (Wand)
	Steckdose 3fach		Licht-Auslass (Direkt-Wand)
	Steckdose geschalten		Wandleuchte
	CEE 5pol		Deckenleuchte
	230V-Auslass		Scheinwerfer
	400V-Auslass		FR-Balken 1/36 oder 1/58
	Raumthermostat		

ALLGEMEINE LEGENDE

	Stahlbetonwand		Glas
	Ziegelwand		Stahlsäule
	SBZ Ziegelmantelsteine		Wohnraumlüftung
	Gipskartonwand		FBH-Verteiler
	Wärmedämmung		

Maßstab 1:100

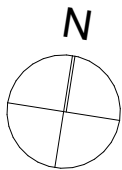

Gezeichnet CKR/JAK

Datum 18.05.2022