



WOHNBAU ASTEN IPFBACH - AREAL C
HAUS 3 - 3. OG - WOHNUNG 22 - TEIL 1

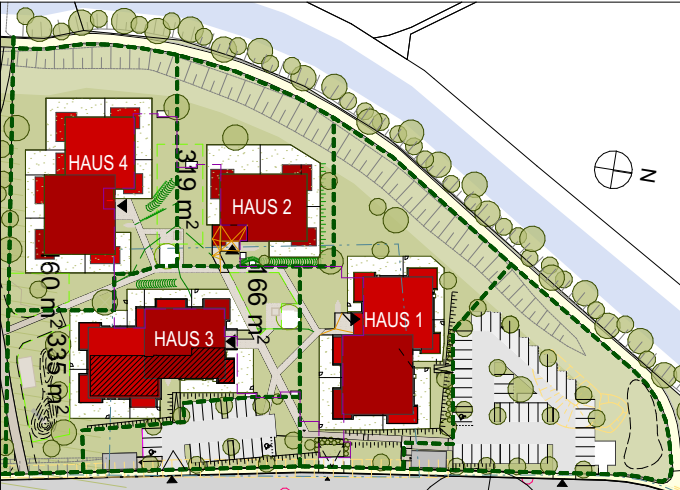

Norbert Haderer Ziviltechniker GmbH
4020 Linz Annagasse 2
fon 0732/78 10 28 fax -14
e-mail office@haderer.or.at

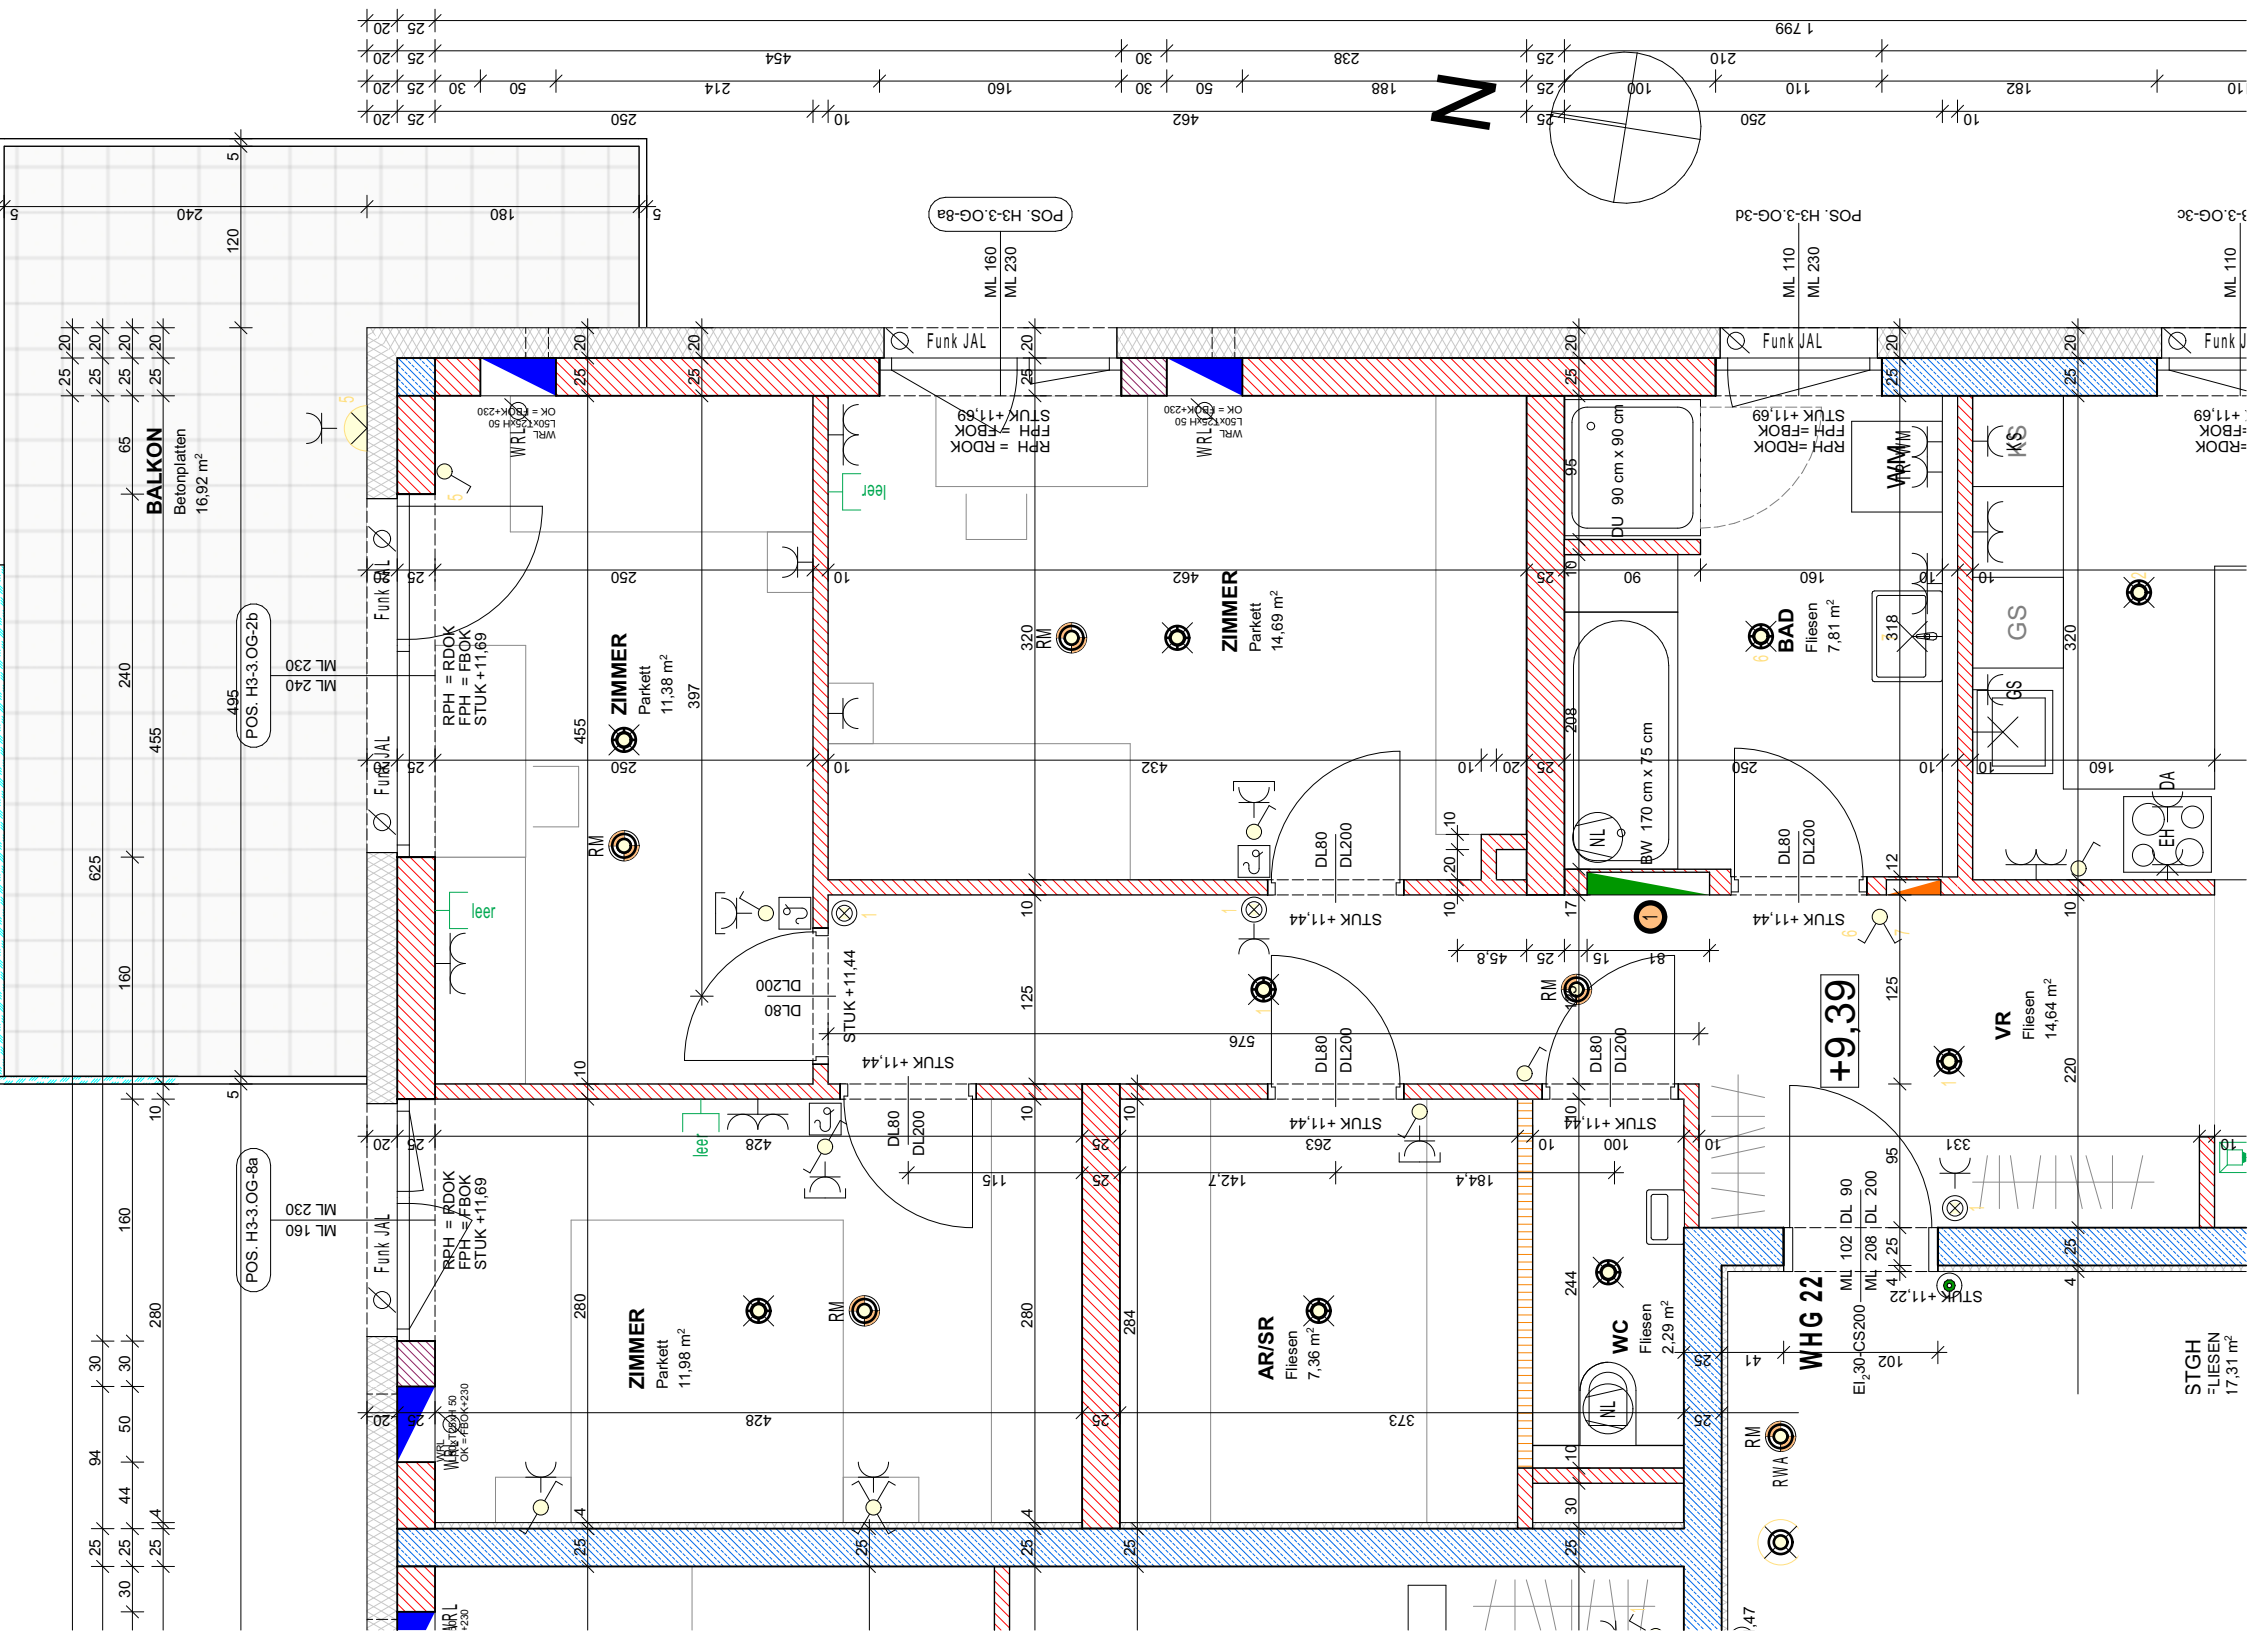

LAGEPLAN

ELEKTROLEGENDE

	Aus-Schalter		Lüfter
	Serien-Schalter		Motorantrieb
	Wechsel-Schalter		WRL-Regler
	Doppel-Wechsel-Schalter		Zutrittskontrolle
	Kreuz-Schalter		Leerrohr
	Dimmer		Rauchmelder
	Zeit-Schalter		Türöffner
	Klingel-Taster		Sprechanlage (Innen)
	Licht-Taster		Sprechanlage (Aussen)
	Unterverteiler		Telefon-Dose
	Steckdose 1fach		TV-Dose
	Steckdose 2fach		Licht-Auslass (Decke)
	Steckdose 3fach		Licht-Auslass (Wand)
	Steckdose geschalten		Licht-Auslass (Direkt-Wand)
	CEE 5pol		Wandleuchte
	230V-Auslass		Deckenleuchte
	400V-Auslass		Scheinwerfer
	Raumthermostat		FR-Balken 1/36 oder 1/58

ALLGEMEINE LEGENDE

	Stahlbetonwand		Glas
	Ziegelwand		Stahlsäule
	SBZ Ziegelmantelsteine		Wohnraumlüftung
	Gipskartonwand		FBH-Verteiler
	Wärmedämmung		

Maßstab 1:50





Gezeichnet CKR/JAK

Datum 18.05.2022

WOHNBAU ASTEN IPFBACH - AREAL C
HAUS 3 - 3. OG - WOHNUNG 22 - TEIL 2



Norbert Haderer Ziviltechniker GmbH
4020 Linz Annagasse 2
fon 0732/78 10 28 fax -14
e-mail office@haderer.or.at

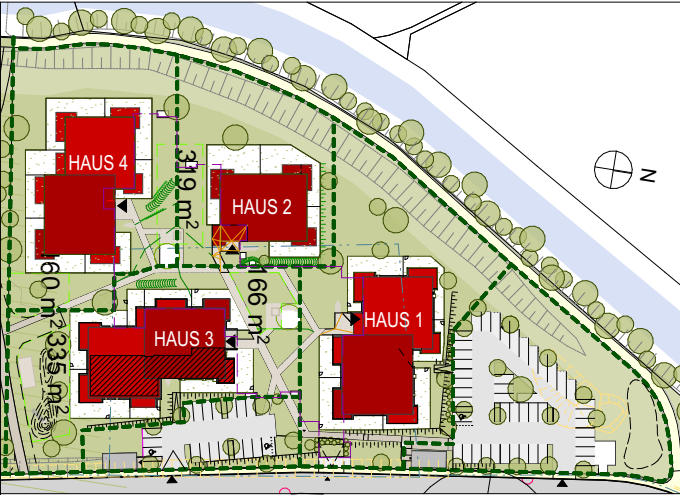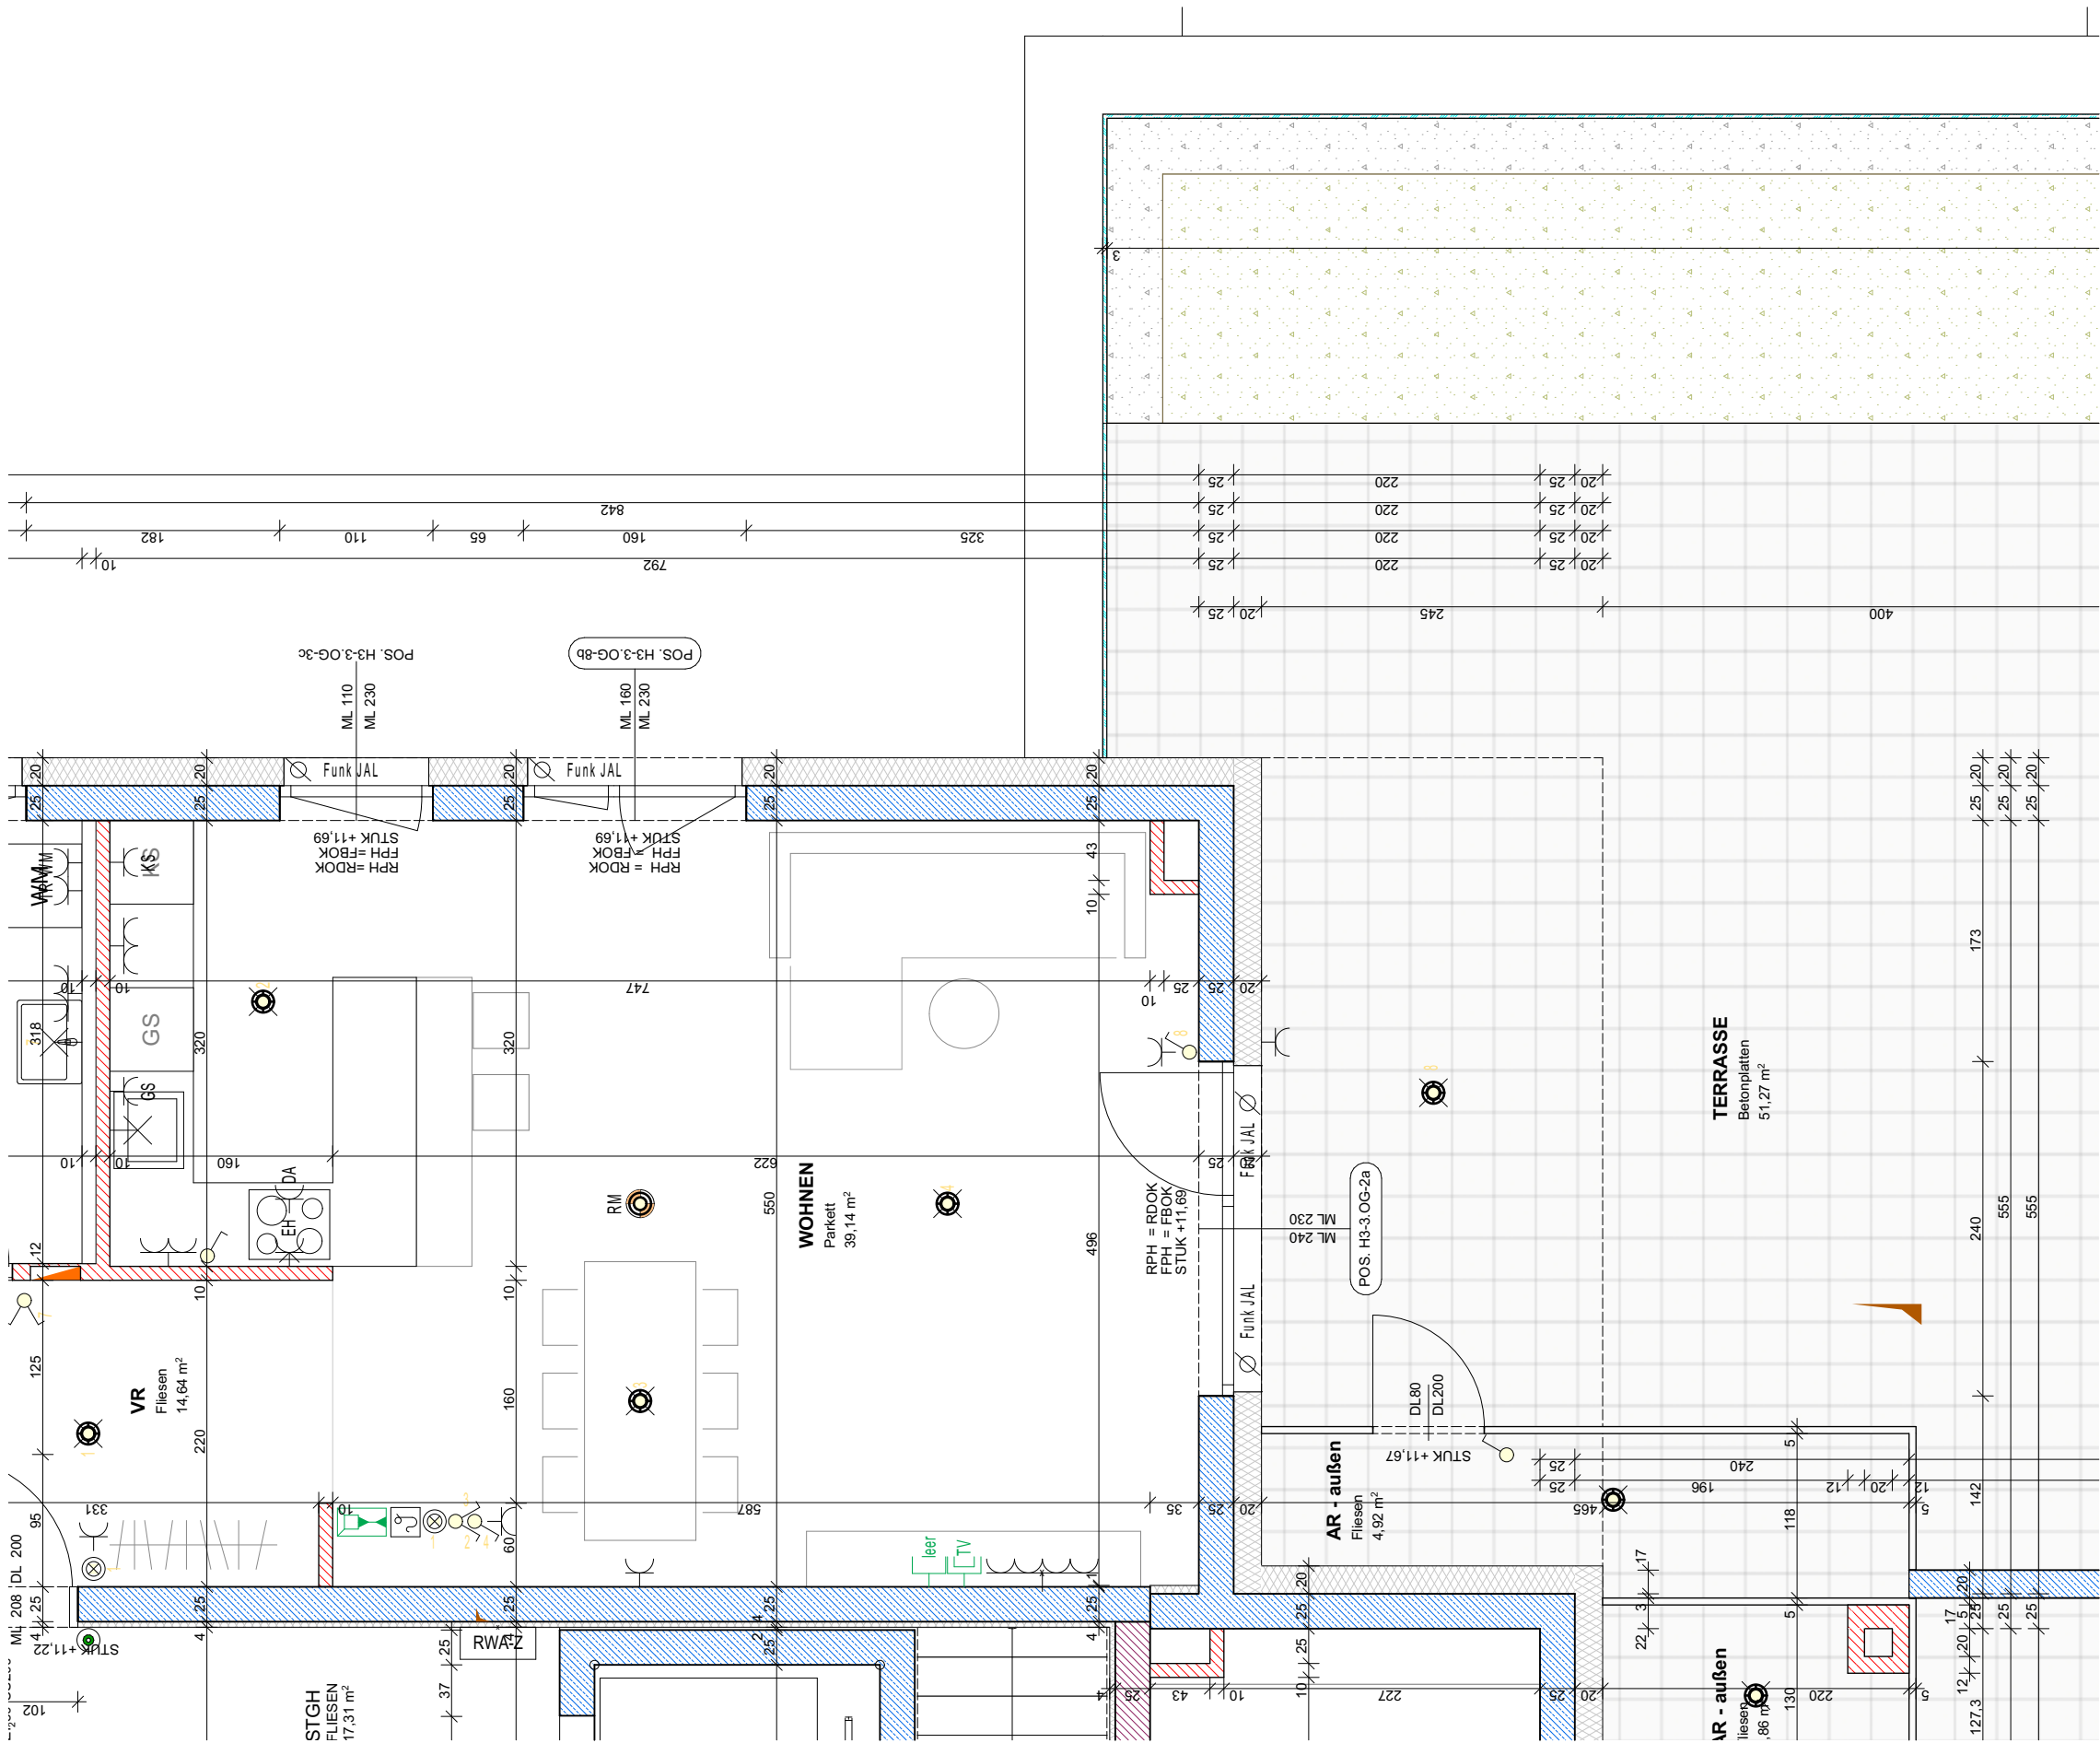

LAGEPLAN

ELEKTROLEGENDE

	Aus-Schalter		Lüfter
	Serien-Schalter		Motorantrieb
	Wechsel-Schalter		WRL-Regler
	Doppel-Wechsel-Schalter		Zutrittskontrolle
	Kreuz-Schalter		Leerrohr
	Dimmer		Rauchmelder
	Zeit-Schalter		Türöffner
	Klingel-Taster		Sprechanlage (Innen)
	Licht-Taster		Sprechanlage (Aussen)
	Unterverteiler		Telefon-Dose
	Steckdose 1fach		TV-Dose
	Steckdose 2fach		Licht-Auslass (Decke)
	Steckdose 3fach		Licht-Auslass (Wand)
	Steckdose geschaltet		Licht-Auslass (Direkt-Wand)
	CEE 5pol		Wandleuchte
	230V-Auslass		Deckenleuchte
	400V-Auslass		Scheinwerfer
	Raumthermostat		FR-Balken 1/36 oder 1/58

ALLGEMEINE LEGENDE

	Stahlbetonwand		Glas
	Ziegelwand		Stahlsäule
	SBZ Ziegelmantelsteine		Wohnraumlüftung
	Gipskartonwand		FBH-Verteiler
	Wärmedämmung		

Maßstab 1:50





Gezeichnet CKR/JAK

Datum 18.05.2022

WOHNBAU ASTEN IPFBACH - AREAL C
HAUS 3 - 3. OG - WOHNUNG 22 - TEIL 3



Norbert Haderer Ziviltechniker GmbH
4020 Linz Annagasse 2
fon 0732/78 10 28 fax -14
e-mail office@haderer.or.at

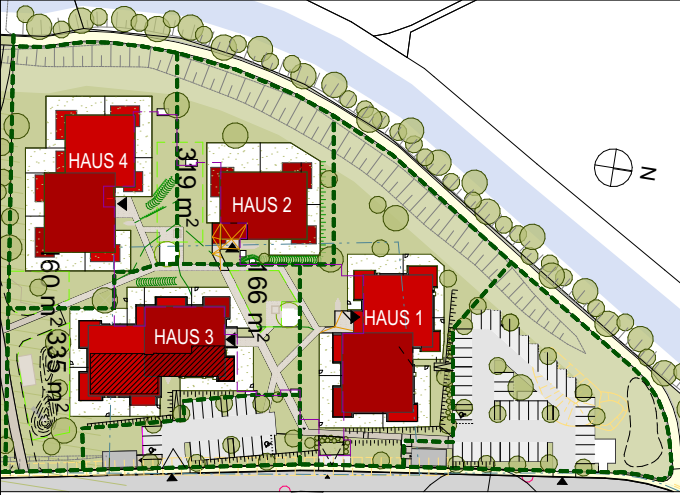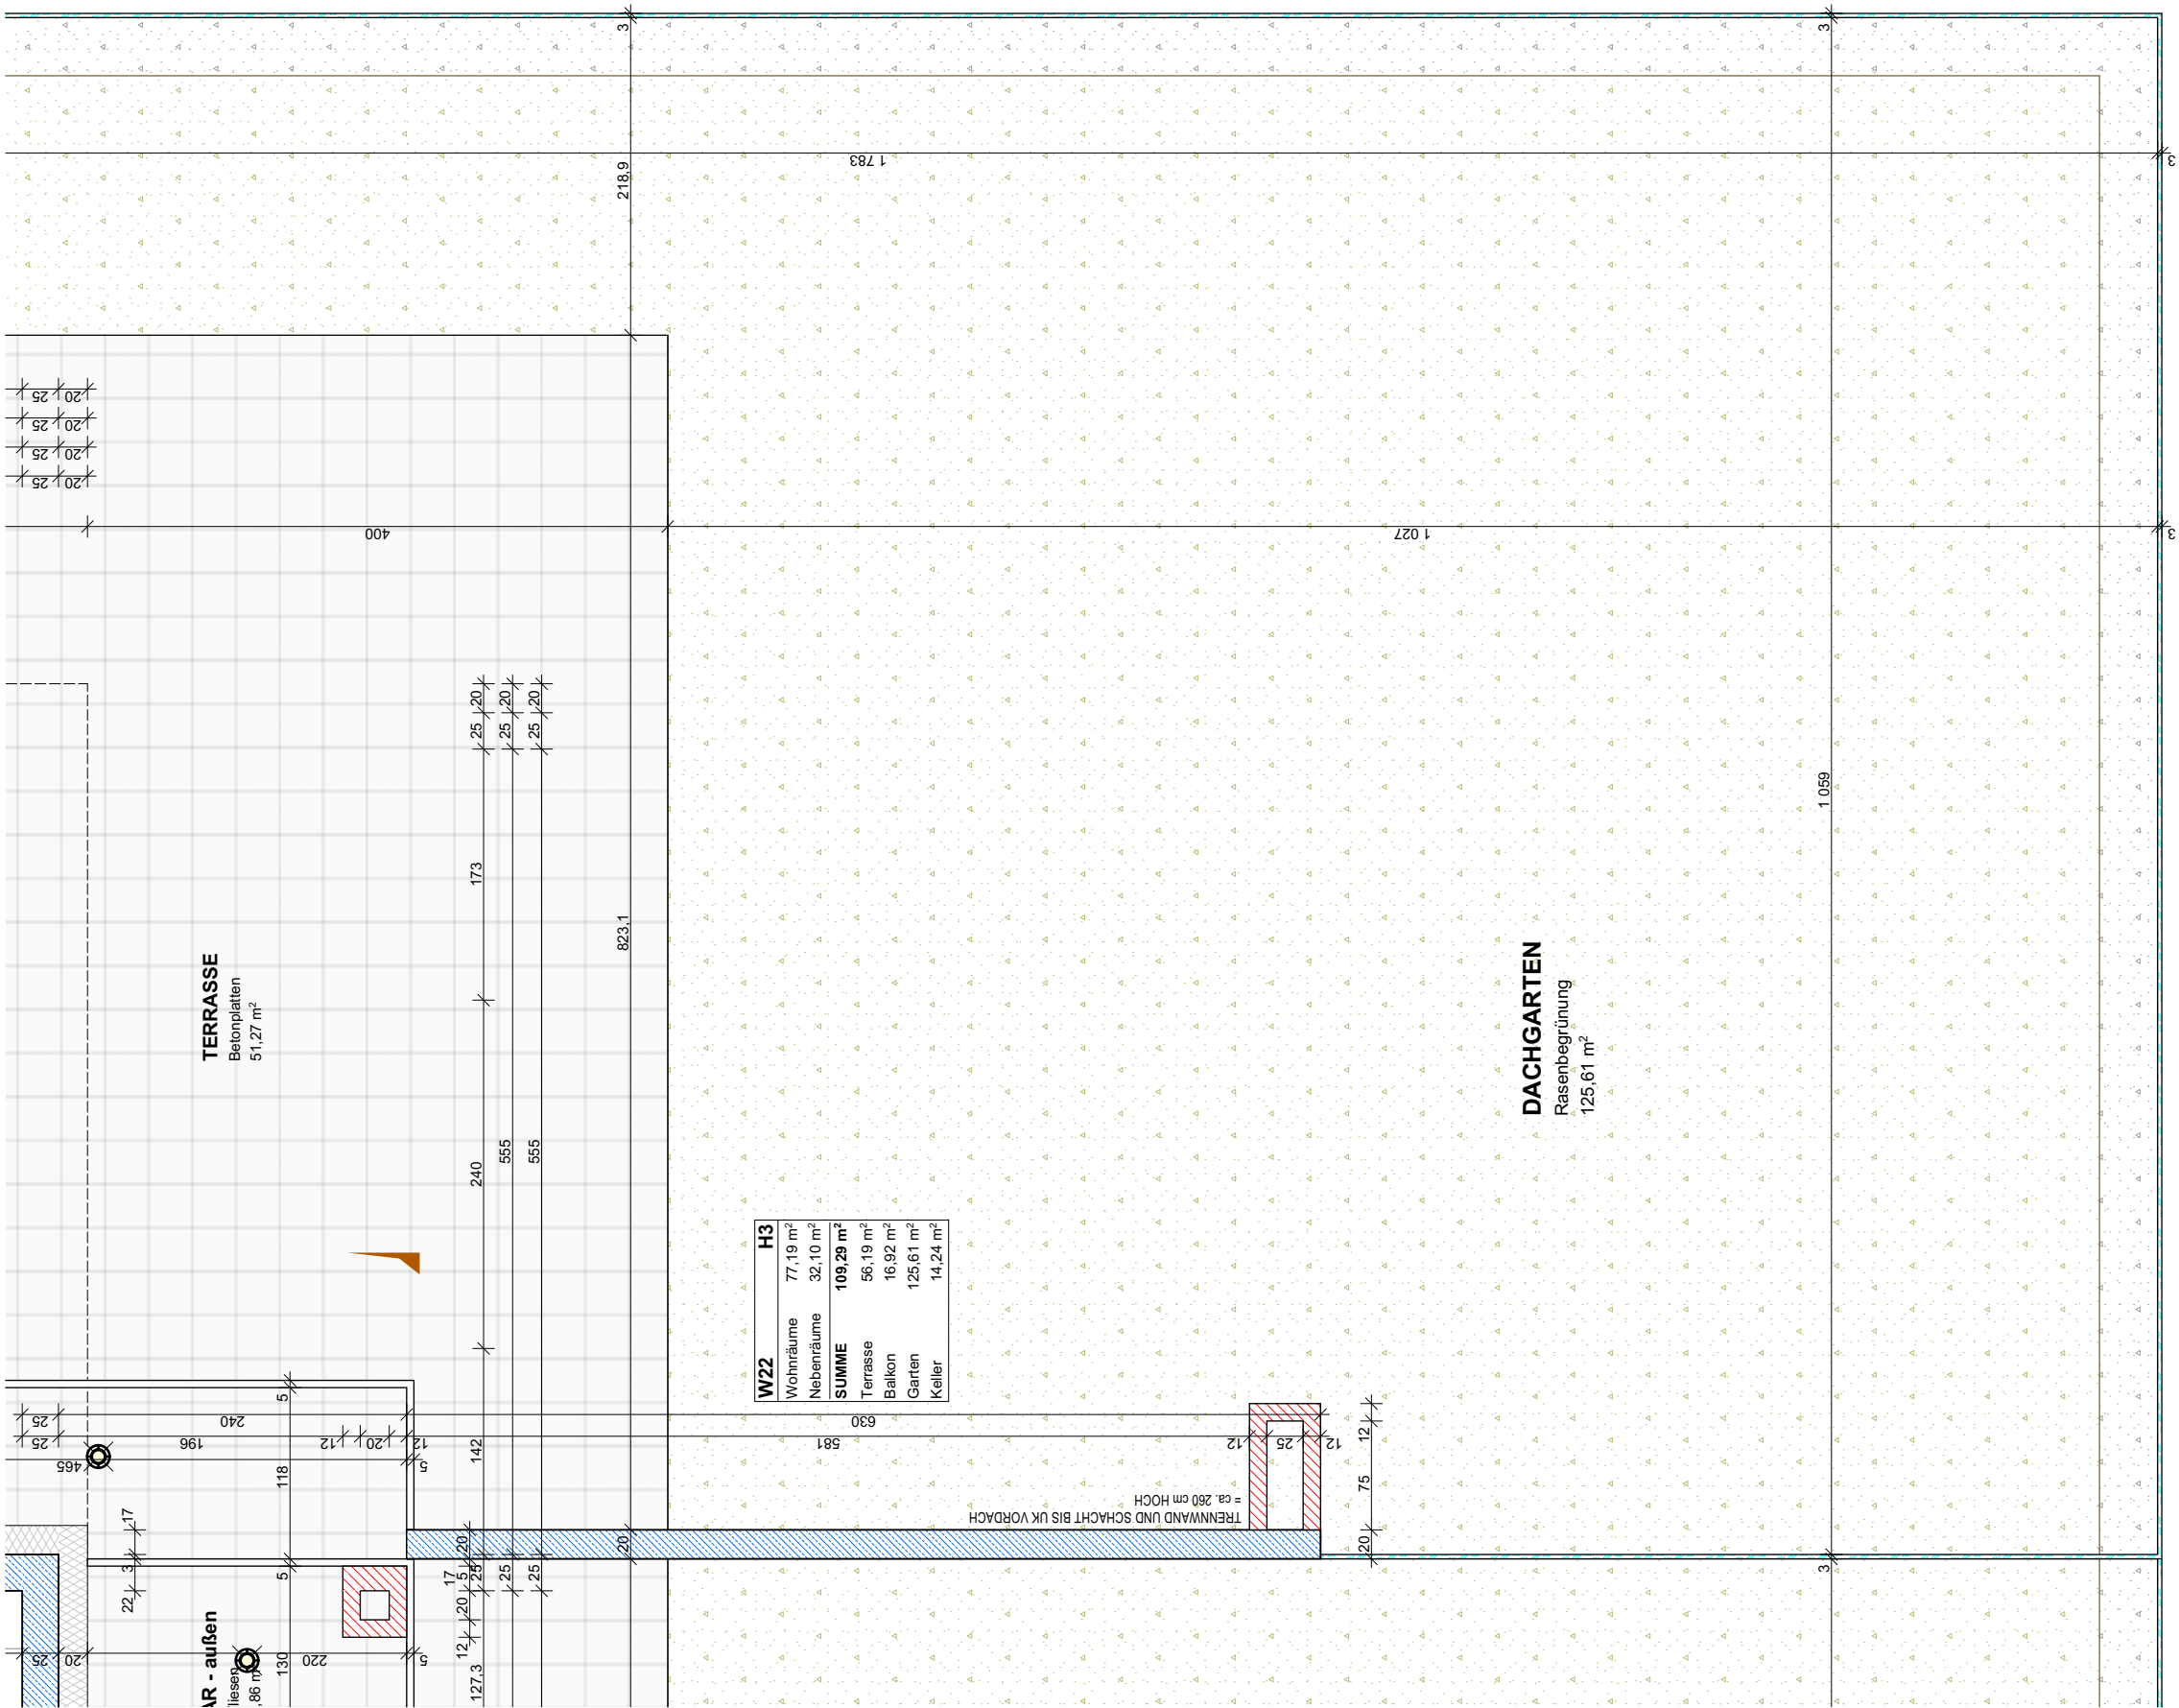

LAGEPLAN


ELEKTROLEGENDE

- | | |
|-------------------------|-----------------------------|
| Aus - Schalter | Lüfter |
| Serien-Schalter | Motorantrieb |
| Wechsel-Schalter | WRL-Regler |
| Doppel-Wechsel-Schalter | Zutrittskontrolle |
| Kreuz-Schalter | Leerrohr |
| Dimmer | Rauchmelder |
| Zeit-Schalter | Türöffner |
| Klingel-Taster | Sprechanlage (Innen) |
| Licht-Taster | Sprechanlage (Aussen) |
| Unterverteiler | Telefon-Dose |
| Deckendose | TV-Dose |
| Steckdose 1fach | Licht-Auslass (Decke) |
| Steckdose 2fach | Licht-Auslass (Wand) |
| Steckdose 3fach | Licht-Auslass (Direkt-Wand) |
| Steckdose geschalten | Wandleuchte |
| CEE 5pol | Deckenleuchte |
| 230V-Auslass | Scheinwerfer |
| 400V-Auslass | FR-Balken 1/36 oder 1/58 |
| Raumthermostat | |

ALLGEMEINE LEGENDE

- | | |
|------------------------|-----------------|
| Stahlbetonwand | Glas |
| Ziegelwand | Stahlsäule |
| SBZ Ziegelmantelsteine | Wohnraumlüftung |
| Gipskartonwand | FBH-Verteiler |
| Wärmedämmung | |

 Maßstab 1:50




Gezeichnet CKR/JAK

Datum 18.05.2022

WOHNBAU ASTEN IPFBACH - AREAL C
HAUS 3 - 3. OG - WOHNUNG 22 - TEIL 4




Norbert Haderer Ziviltechniker GmbH
4020 Linz Annagasse 2
fon 0732/78 10 28 fax -14
e-mail office@haderer.or.at

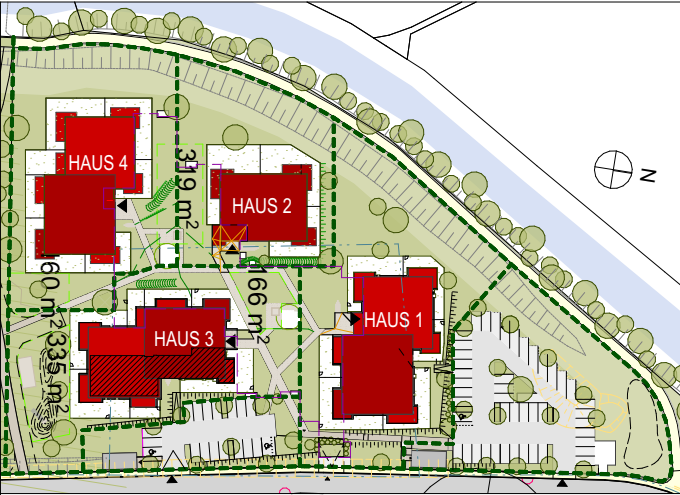

LAGEPLAN

 Maßstab 1:100



Gezeichnet CKR/JAK

Datum 18.05.2022

