

WOHNBAU ASTEN IPFBACH - AREAL C

HAUS 2 - 1. OG - WOHNUNG 5





Norbert Haderer Ziviltechniker GmbH

4020 Linz Annagasse 2

fon 0732/78 10 28 fax -14

e-mail office@haderer.or.at

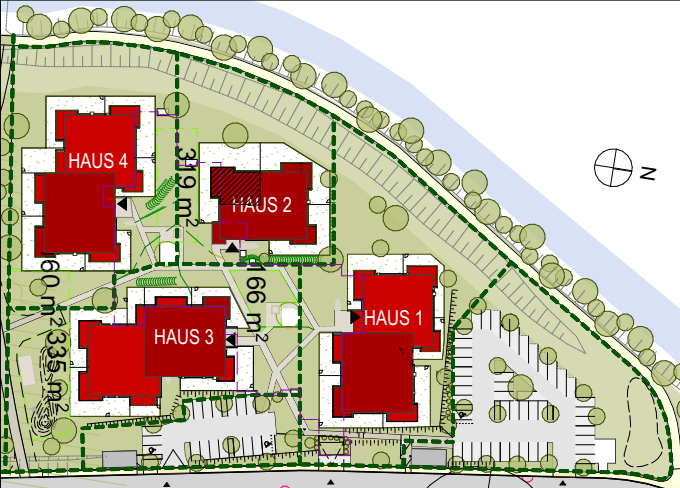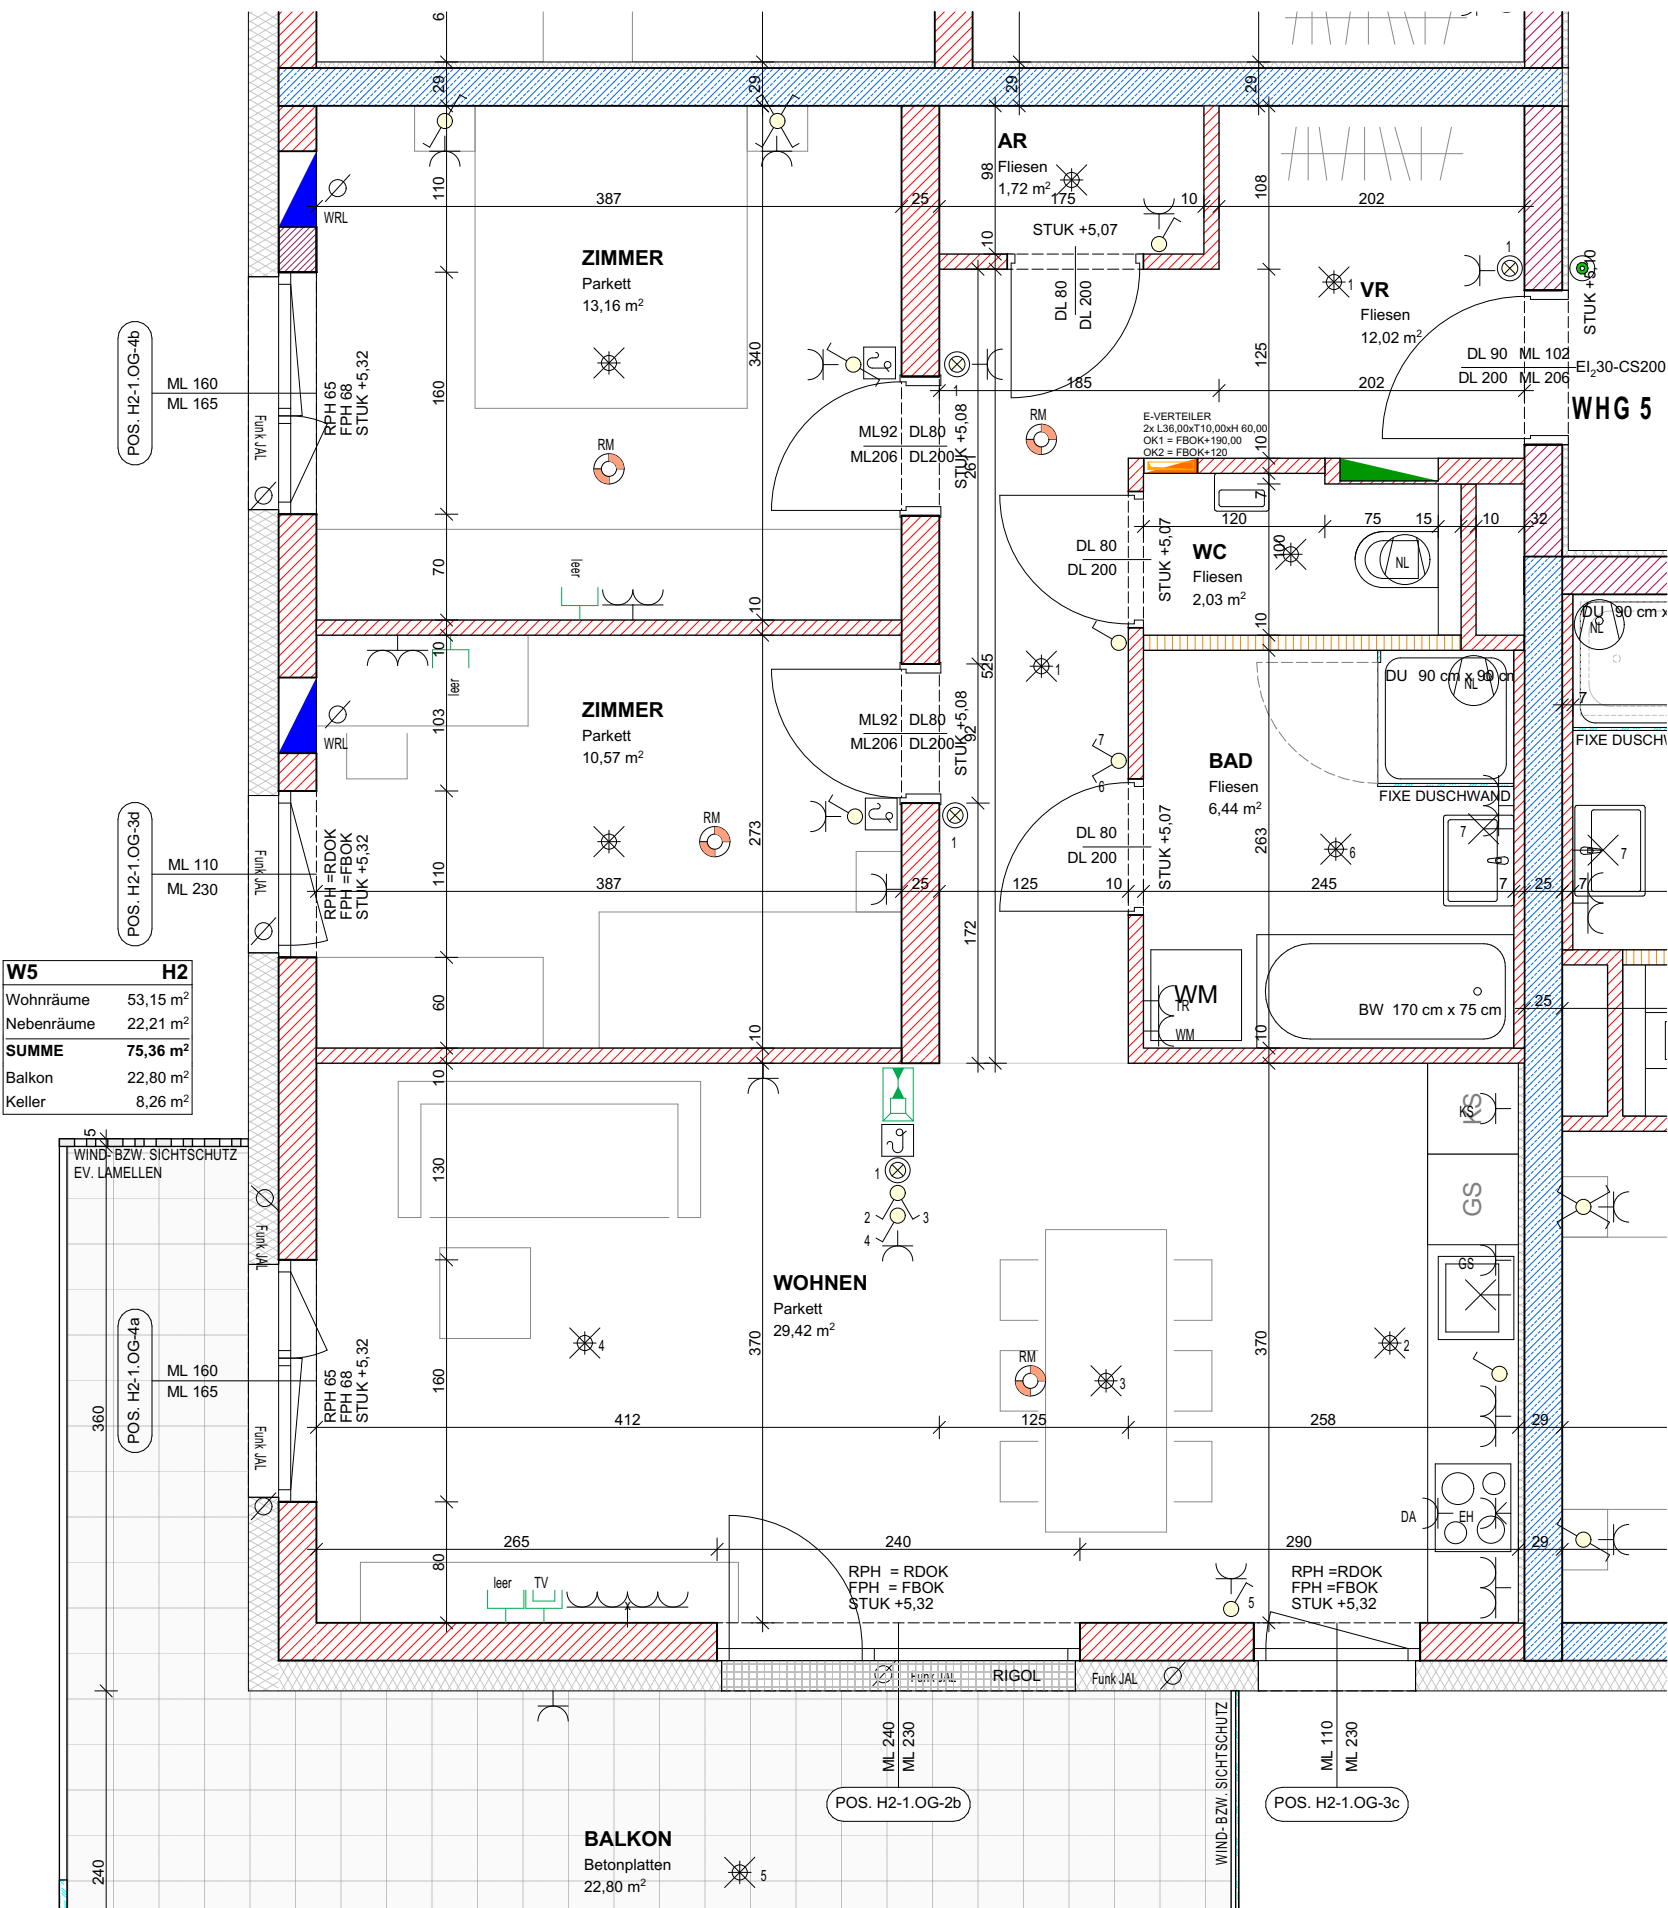

LAGEPLAN


ELEKTROLEGENDE

- |                         |                             |
|-------------------------|-----------------------------|
| Aus-Schalter            | Lüfter                      |
| Serien-Schalter         | Motorantrieb                |
| Wechsel-Schalter        | WRL-Regler                  |
| Doppel-Wechsel-Schalter | Zutrittskontrolle           |
| Kreuz-Schalter          | Leerrohr                    |
| Dimmer                  | Rauchmelder                 |
| Zeit-Schalter           | Türöffner                   |
| Klingel-Taster          | Sprechanlage (Innen)        |
| Licht-Taster            | Sprechanlage (Aussen)       |
| Unterverteiler          | Telefon-Dose                |
| Deckendose              | TV-Dose                     |
| Steckdose 1fach         | Licht-Auslass (Decke)       |
| Steckdose 2fach         | Licht-Auslass (Wand)        |
| Steckdose 3fach         | Licht-Auslass (Direkt-Wand) |
| Steckdose geschalten    | Wandleuchte                 |
| CEE 5pol                | Deckenleuchte               |
| 230V-Auslass            | Scheinwerfer                |
| 400V-Auslass            | FR-Balken 1/36 oder 1/58    |
| Raumthermostat          |                             |

ALLGEMEINE LEGENDE

- |                        |                    |
|------------------------|--------------------|
| Stahlbetonwand         | Schallschutzziegel |
| Ziegelwand             | Glas               |
| SBZ Ziegelmantelsteine | Stahlsäule         |
| Gipskartonwand         | Wohnraumlüftung    |
| Wärmedämmung           | FBH-Verteiler      |

 Maßstab 1:50



Gezeichnet CKR/JAK



Datum 11.10.2022

WOHNBAU ASTEN IPFBACH - AREAL C

HAUS 2 - 1. OG - WOHNUNG 5



Norbert Haderer Ziviltechniker GmbH  
4020 Linz Annagasse 2  
fon 0732/78 1028 fax -14  
e-mail office@haderer.or.at

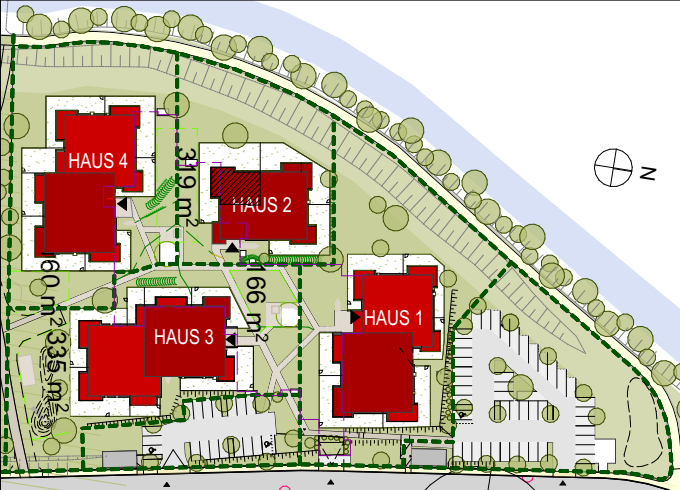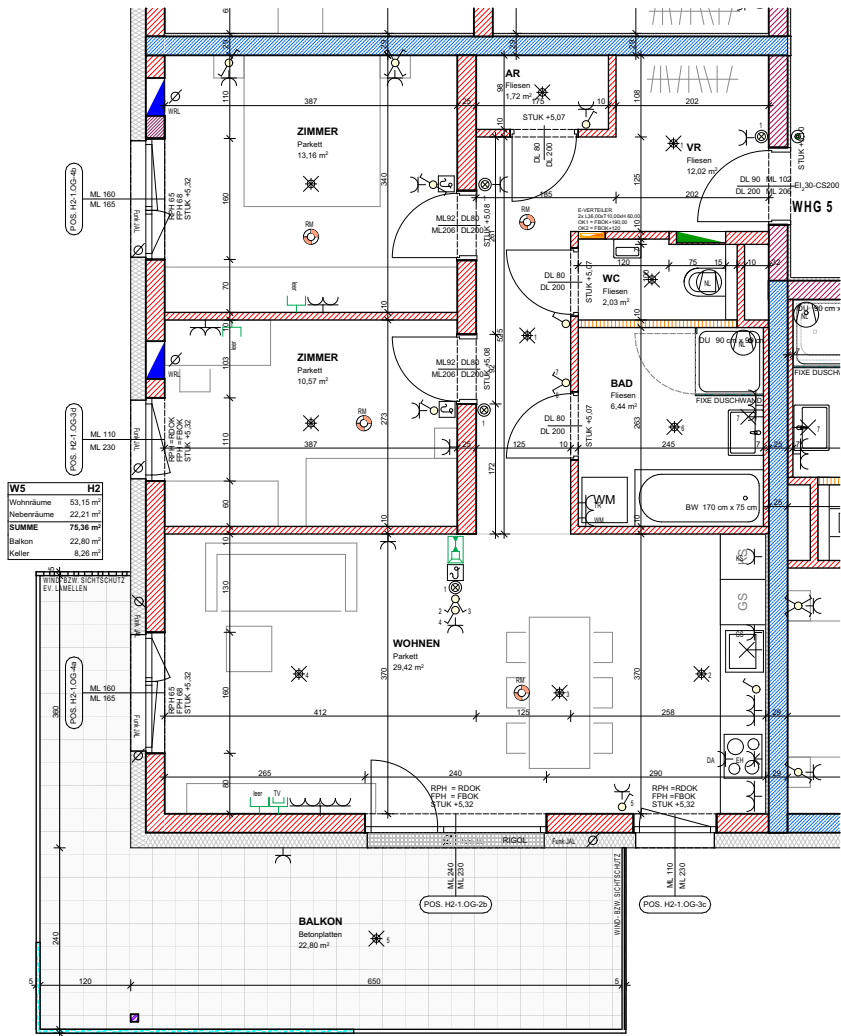

LAGEPLAN


ELEKTROLEGENDE

|  |                         |  |                             |
|--|-------------------------|--|-----------------------------|
|  | Aus - Schalter          |  | Lüfter                      |
|  | Serien-Schalter         |  | Motorantrieb                |
|  | Wechsel-Schalter        |  | WRL-Regler                  |
|  | Doppel-Wechsel-Schalter |  | Zutrittskontrolle           |
|  | Kreuz-Schalter          |  | Leerrohr                    |
|  | Dimmer                  |  | Rauchmelder                 |
|  | Zeit-Schalter           |  | Türöffner                   |
|  | Klingel-Taster          |  | Sprechanlage (Innen)        |
|  | Licht-Taster            |  | Sprechanlage (Aussen)       |
|  | Unterverteiler          |  | Telefon-Dose                |
|  | Deckendose              |  | TV-Dose                     |
|  | Steckdose 1fach         |  | Licht-Auslass (Decke)       |
|  | Steckdose 2fach         |  | Licht-Auslass (Wand)        |
|  | Steckdose 3fach         |  | Licht-Auslass (Direkt-Wand) |
|  | Steckdose geschalten    |  | Wandleuchte                 |
|  | CEE 5pol                |  | Deckenleuchte               |
|  | 230V-Auslass            |  | Scheinwerfer                |
|  | 400V-Auslass            |  | FR-Balken 1/36 oder 1/58    |
|  | Raumthermostat          |  |                             |

ALLGEMEINE LEGENDE

|  |                        |  |                    |
|--|------------------------|--|--------------------|
|  | Stahlbetonwand         |  | Schallschutzziegel |
|  | Ziegelwand             |  | Glas               |
|  | SBZ Ziegelmantelsteine |  | Stahlsäule         |
|  | Gipskartonwand         |  | Wohnraumlüftung    |
|  | Wärmedämmung           |  | FBH-Verteiler      |

 Maßstab 1:100



Gezeichnet CKR/JAK

Datum 11.10.2022