


WOHNBAU ASTEN IPFBACH - AREAL C


HAUS 4 - EG - WOHNUNG 1

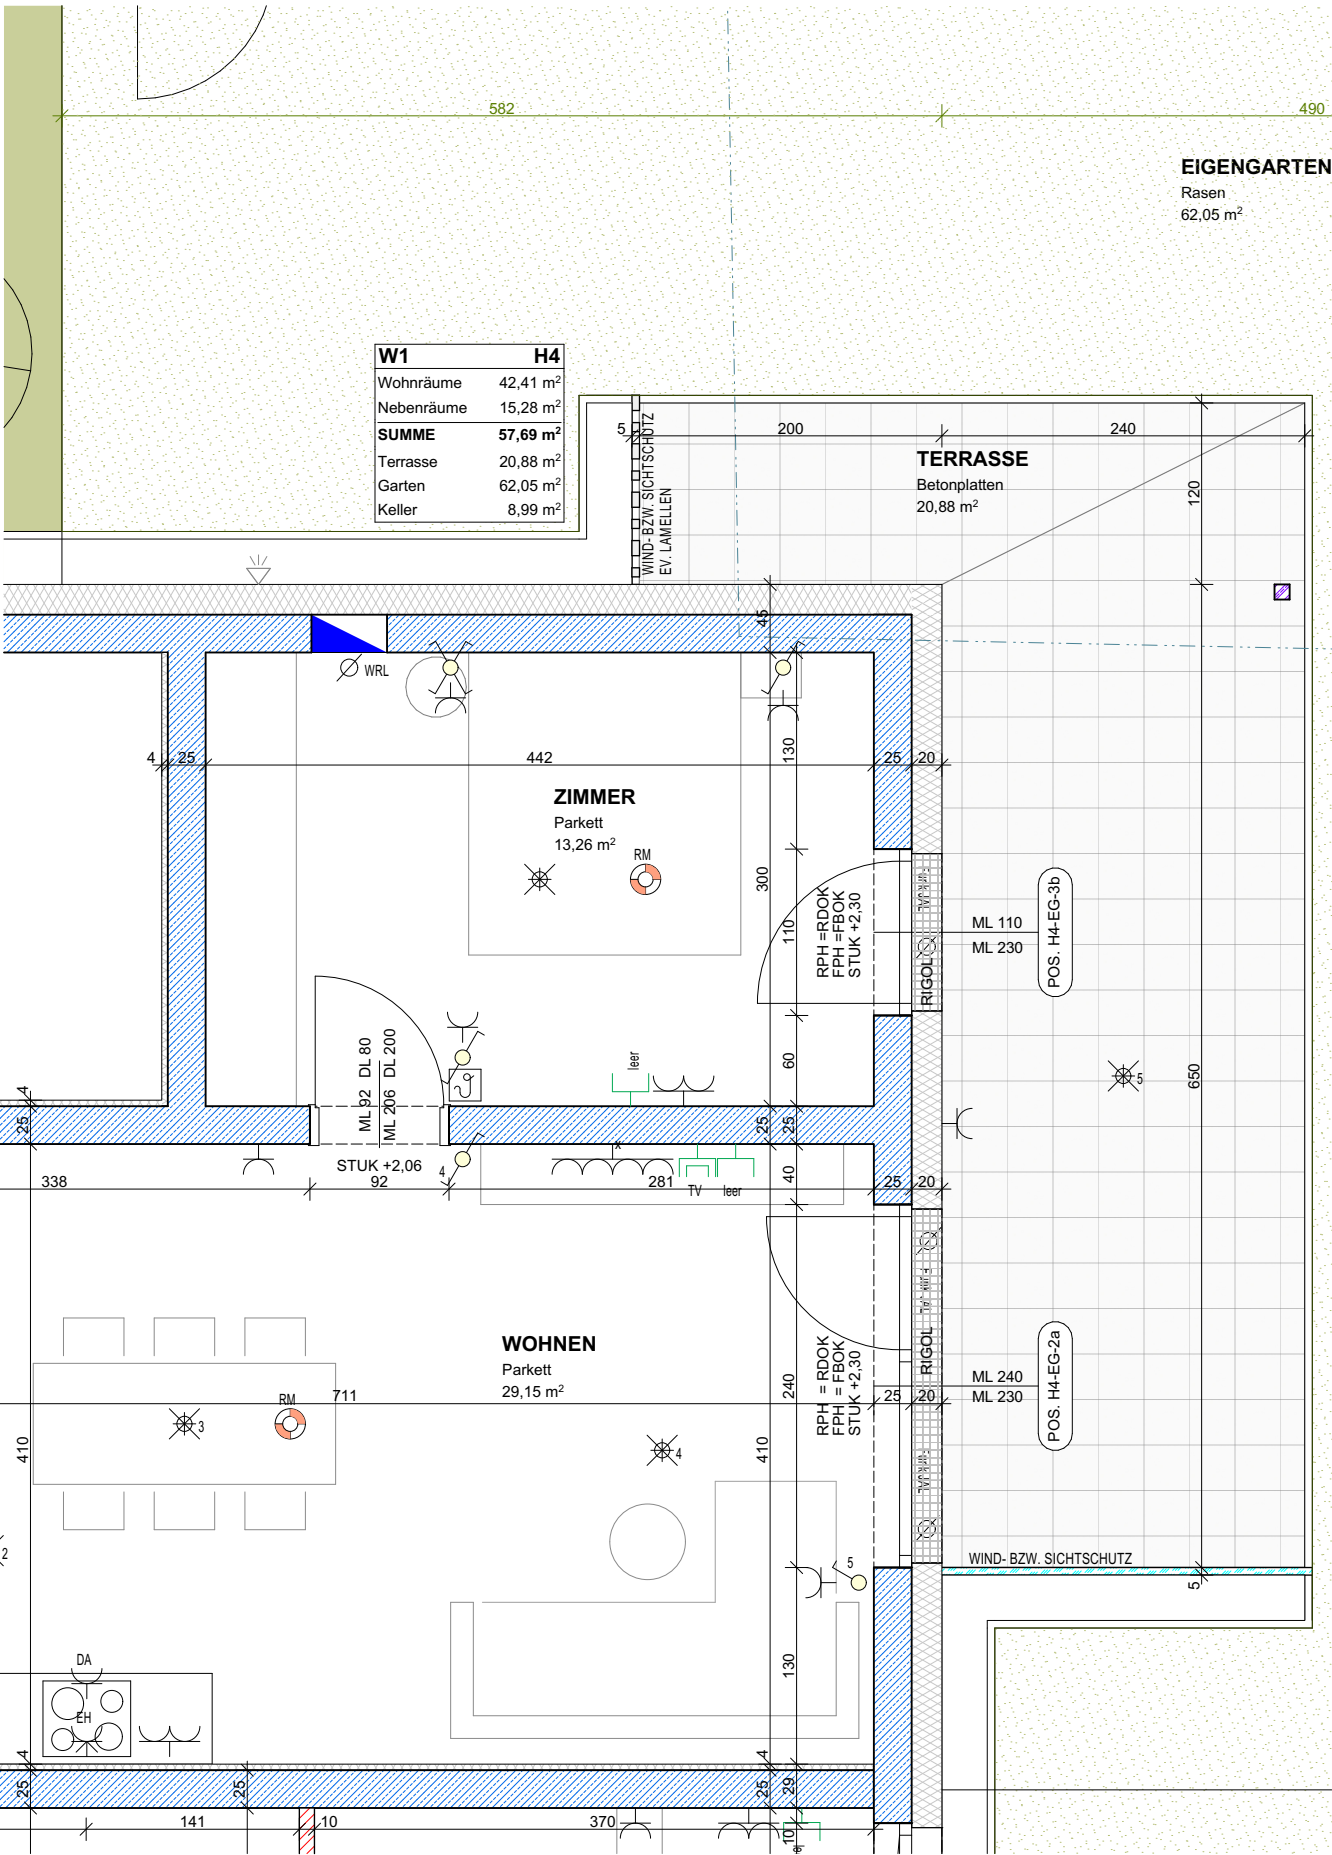

Norbert Haderer Ziviltechniker GmbH
4020 Linz Annagasse 2
fon 0732/78 10 28 fax -14
e-mail office@haderer.or.at



W1	H4
Wohnräume	42,41 m²
Nebenräume	15,28 m²
SUMME	57,69 m²
Terrasse	20,88 m²
Garten	62,05 m²
Keller	8,99 m²

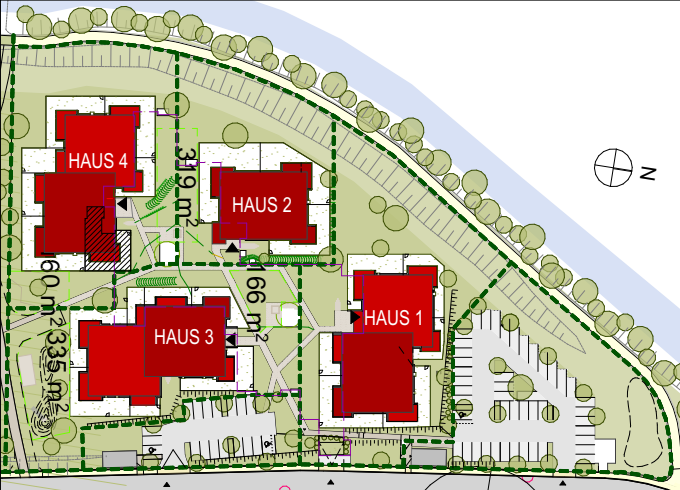

LAGEPLAN


ELEKTROLEGENDE

- | | |
|-------------------------|-----------------------------|
| Aus - Schalter | Lüfter |
| Serien-Schalter | Motorantrieb |
| Wechsel-Schalter | WRL-Regler |
| Doppel-Wechsel-Schalter | Zutrittskontrolle |
| Kreuz-Schalter | Leerrohr |
| Dimmer | Rauchmelder |
| Zeit-Schalter | Türöffner |
| Klingel-Taster | Sprechanlage (Innen) |
| Licht-Taster | Sprechanlage (Aussen) |
| Unterverteiler | Telefon-Dose |
| Deckendose | TV-Dose |
| Steckdose 1fach | Licht-Auslass (Decke) |
| Steckdose 2fach | Licht-Auslass (Wand) |
| Steckdose 3fach | Licht-Auslass (Direkt-Wand) |
| Steckdose geschalten | Wandleuchte |
| CEE 5pol | Deckenleuchte |
| 230V-Auslass | Scheinwerfer |
| 400V-Auslass | FR-Balken 1/36 oder 1/58 |
| Raumthermostat | |

ALLGEMEINE LEGENDE

- | | |
|------------------------|--------------------|
| Stahlbetonwand | Schallschutzziegel |
| Ziegelwand | Glas |
| SBZ Ziegelmantelsteine | Stahlsäule |
| Gipskartonwand | Wohnraumlüftung |
| Wärmedämmung | FBH-Verteiler |

Maßstab 1:50

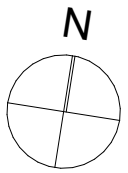

Gezeichnet CKR/JAK



Datum 11.10.2022

WOHNBAU ASTEN IPFBACH - AREAL C

HAUS 4 - EG - WOHNUNG 1



Norbert Haderer Ziviltechniker GmbH
4020 Linz Annagasse 2
fon 0732/78 10 28 fax -14
e-mail office@haderer.or.at

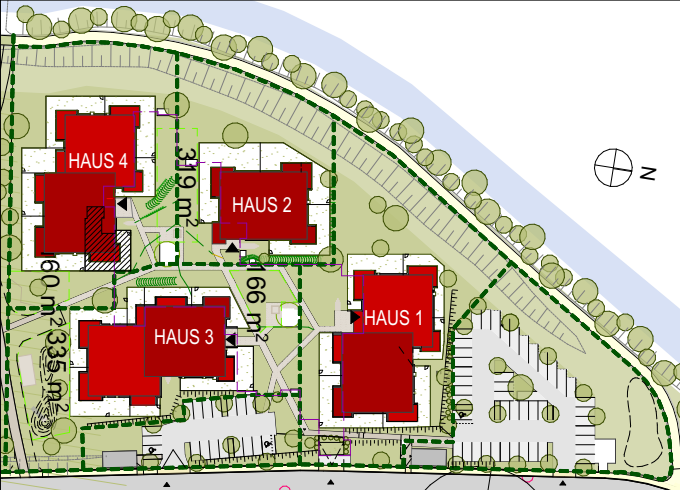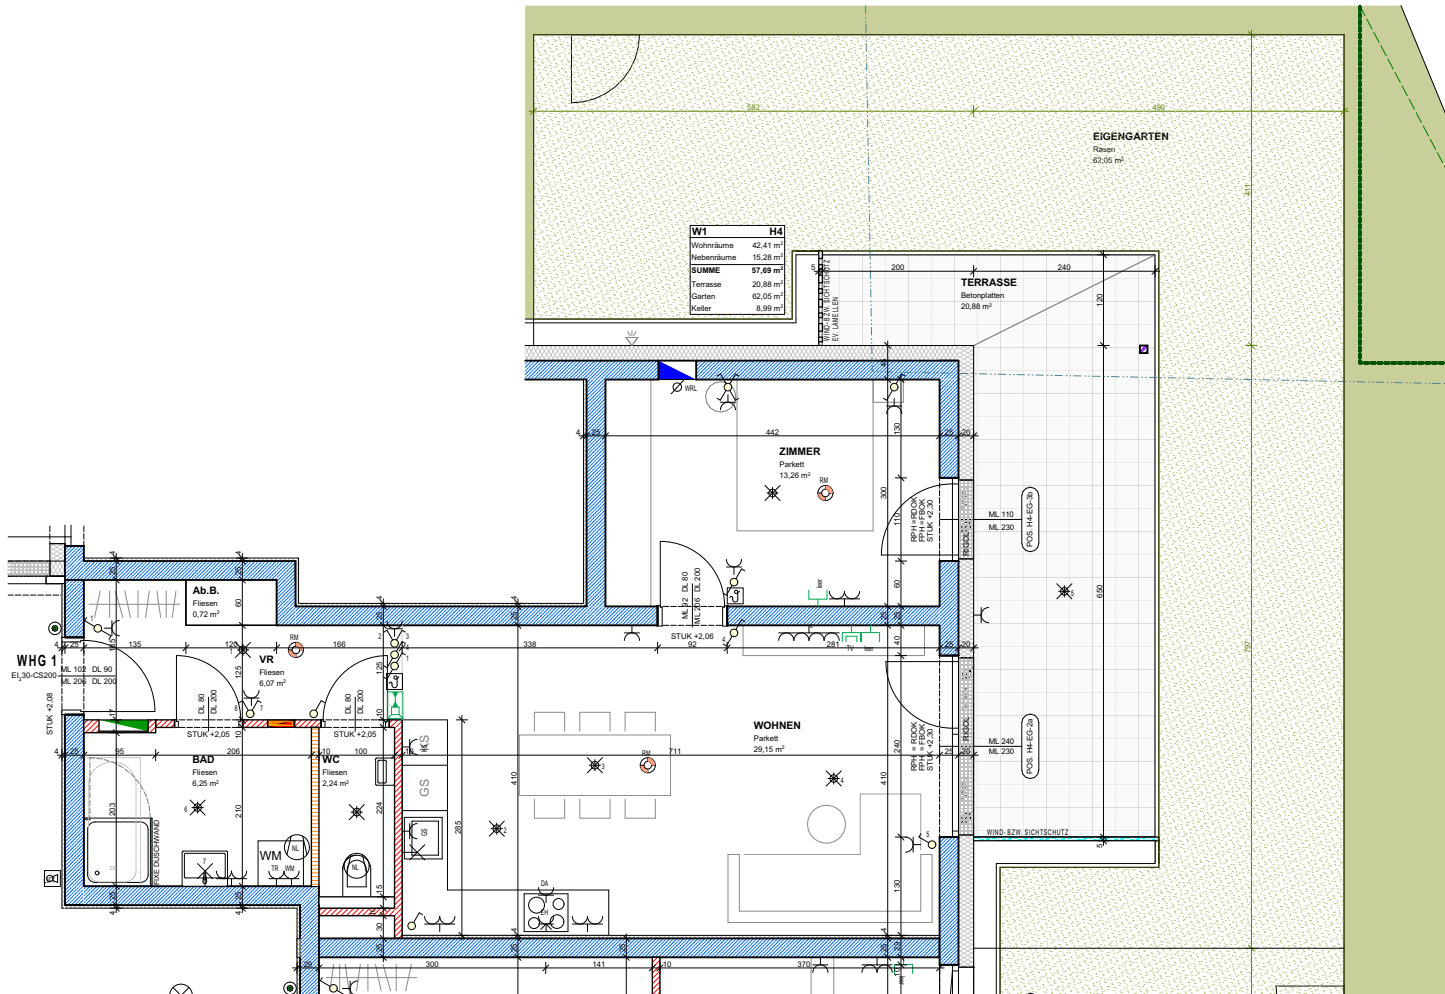

LAGEPLAN


ELEKTROLEGENDE

	Aus - Schalter		Lüfter
	Serien-Schalter		Motorantrieb
	Wechsel-Schalter		WRL-Regler
	Doppel-Wechsel-Schalter		Zutrittskontrolle
	Kreuz-Schalter		Leerrohr
	Dimmer		Rauchmelder
	Zeit-Schalter		Türöffner
	Klingel-Taster		Sprechanlage (Innen)
	Licht-Taster		Sprechanlage (Aussen)
	Unterverteiler		Telefon-Dose
	Deckendose		TV-Dose
	Steckdose 1fach		Licht-Auslass (Decke)
	Steckdose 2fach		Licht-Auslass (Wand)
	Steckdose 3fach		Licht-Auslass (Direkt-Wand)
	Steckdose geschalten		Wandleuchte
	CEE 5pol		Deckenleuchte
	230V-Auslass		Scheinwerfer
	400V-Auslass		FR-Balken 1/36 oder 1/58
	Raumthermostat		

ALLGEMEINE LEGENDE

	Stahlbetonwand		Schallschutzziegel
	Ziegelwand		Glas
	SBZ Ziegelmantelsteine		Stahlsäule
	Gipskartonwand		Wohnraumlüftung
	Wärmedämmung		FBH-Verteiler

Maßstab 1:100

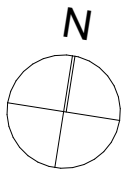

Gezeichnet CKR/JAK

Datum 11.10.2022