



WOHNBAU ASTEN IPFBACH - AREAL C
HAUS 4 - 2. OG - WOHNUNG 15



Norbert Haderer Ziviltechniker GmbH
4020 Linz Annagasse 2
fon 0732/78 10 28 fax -14
e-mail office@haderer.or.at

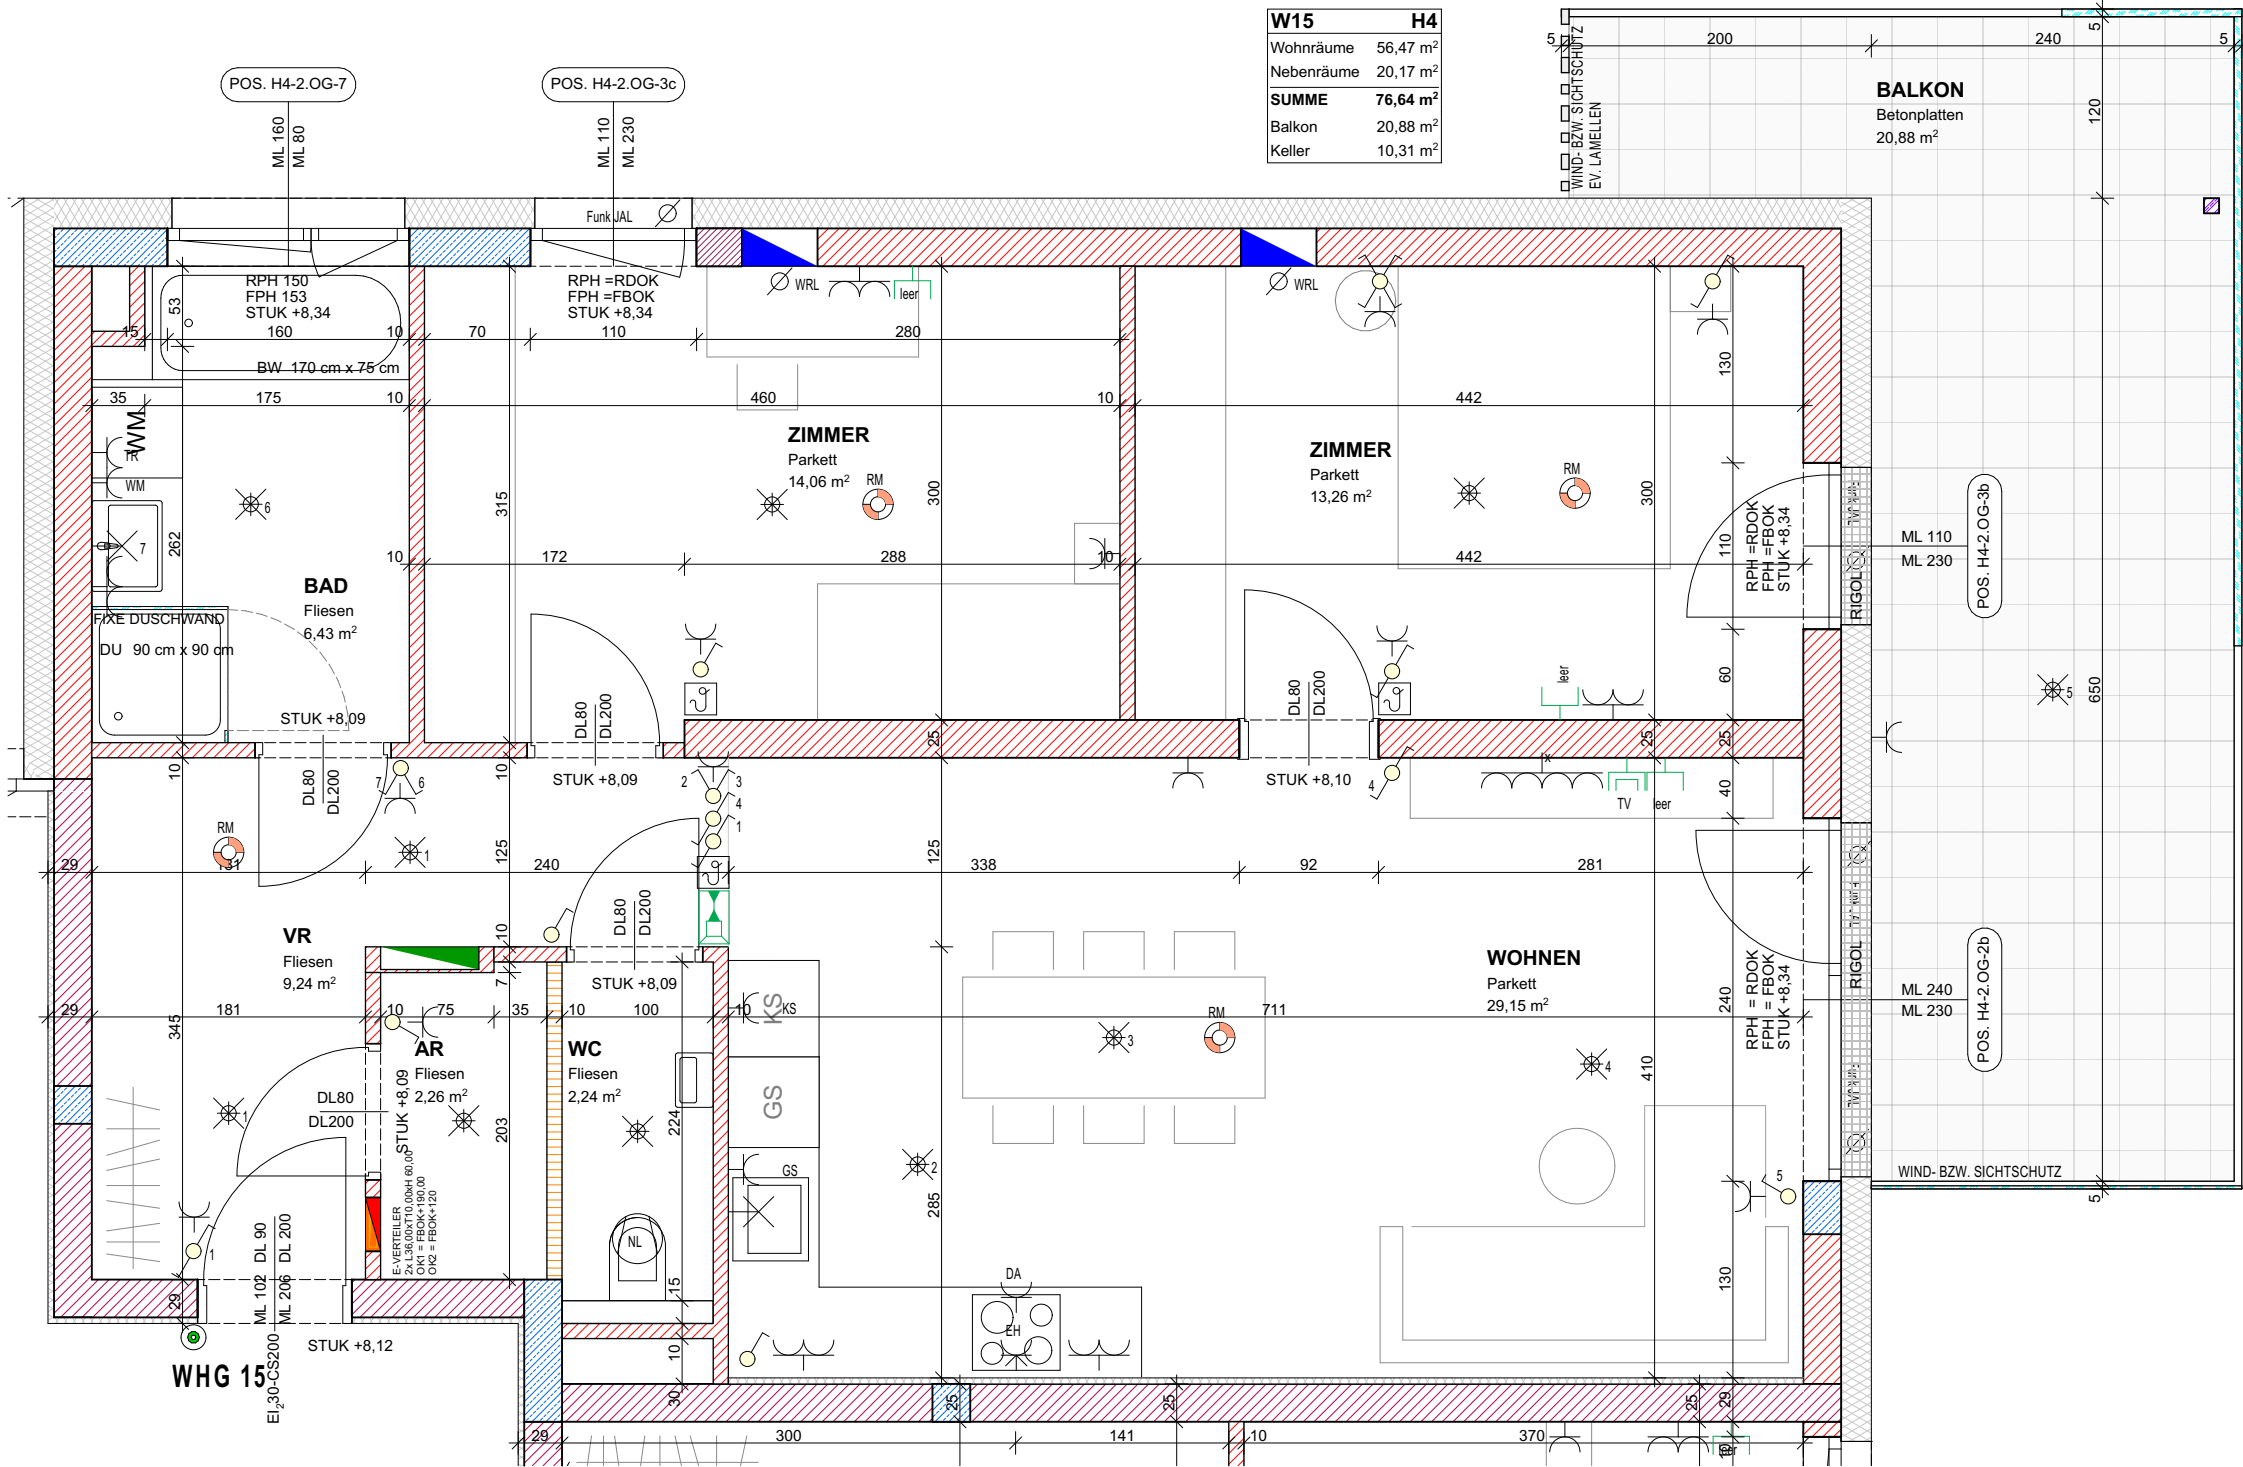

W15	H4
Wohnräume	56,47 m ²
Nebenräume	20,17 m ²
SUMME	76,64 m²
Balkon	20,88 m ²
Keller	10,31 m ²

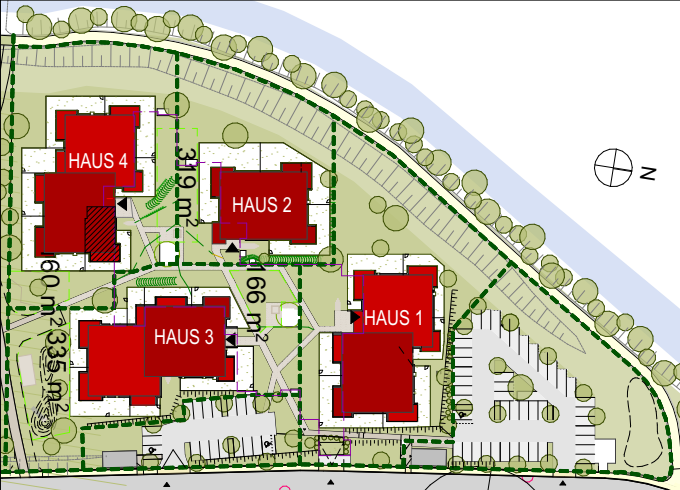

LAGEPLAN


ELEKTROLEGENDE

- | | |
|-------------------------|-----------------------------|
| Aus-Schalter | Lüfter |
| Serien-Schalter | Motorantrieb |
| Wechsel-Schalter | WRL-Regler |
| Doppel-Wechsel-Schalter | Zutrittskontrolle |
| Kreuz-Schalter | Leerrohr |
| Dimmer | Rauchmelder |
| Zeit-Schalter | Türöffner |
| Klingel-Taster | Sprechanlage (Innen) |
| Licht-Taster | Sprechanlage (Aussen) |
| Unterverteiler | Telefon-Dose |
| Deckendose | TV-Dose |
| Steckdose 1fach | Licht-Auslass (Decke) |
| Steckdose 2fach | Licht-Auslass (Wand) |
| Steckdose 3fach | Licht-Auslass (Direkt-Wand) |
| Steckdose geschalten | Wandleuchte |
| CEE 5pol | Deckenleuchte |
| 230V-Auslass | Scheinwerfer |
| 400V-Auslass | FR-Balken 1/36 oder 1/58 |
| Raumthermostat | |

ALLGEMEINE LEGENDE

- | | |
|------------------------|--------------------|
| Stahlbetonwand | Schallschutzziegel |
| Ziegelwand | Glas |
| SBZ Ziegelmantelsteine | Stahlsäule |
| Gipskartonwand | Wohnraumlüftung |
| Wärmedämmung | FBH-Verteiler |

Maßstab 1:50

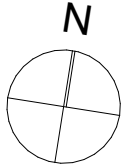

Gezeichnet CKR/JAK

Datum 11.10.2022