

WOHNBAU ASTEN IPFBACH - AREAL C

HAUS 3 - 2. OG - WOHNUNG 18




Norbert Haderer Ziviltechniker GmbH


4020 Linz Annagasse 2

fon 0732/78 1028 fax -14

e-mail office@haderer.or.at

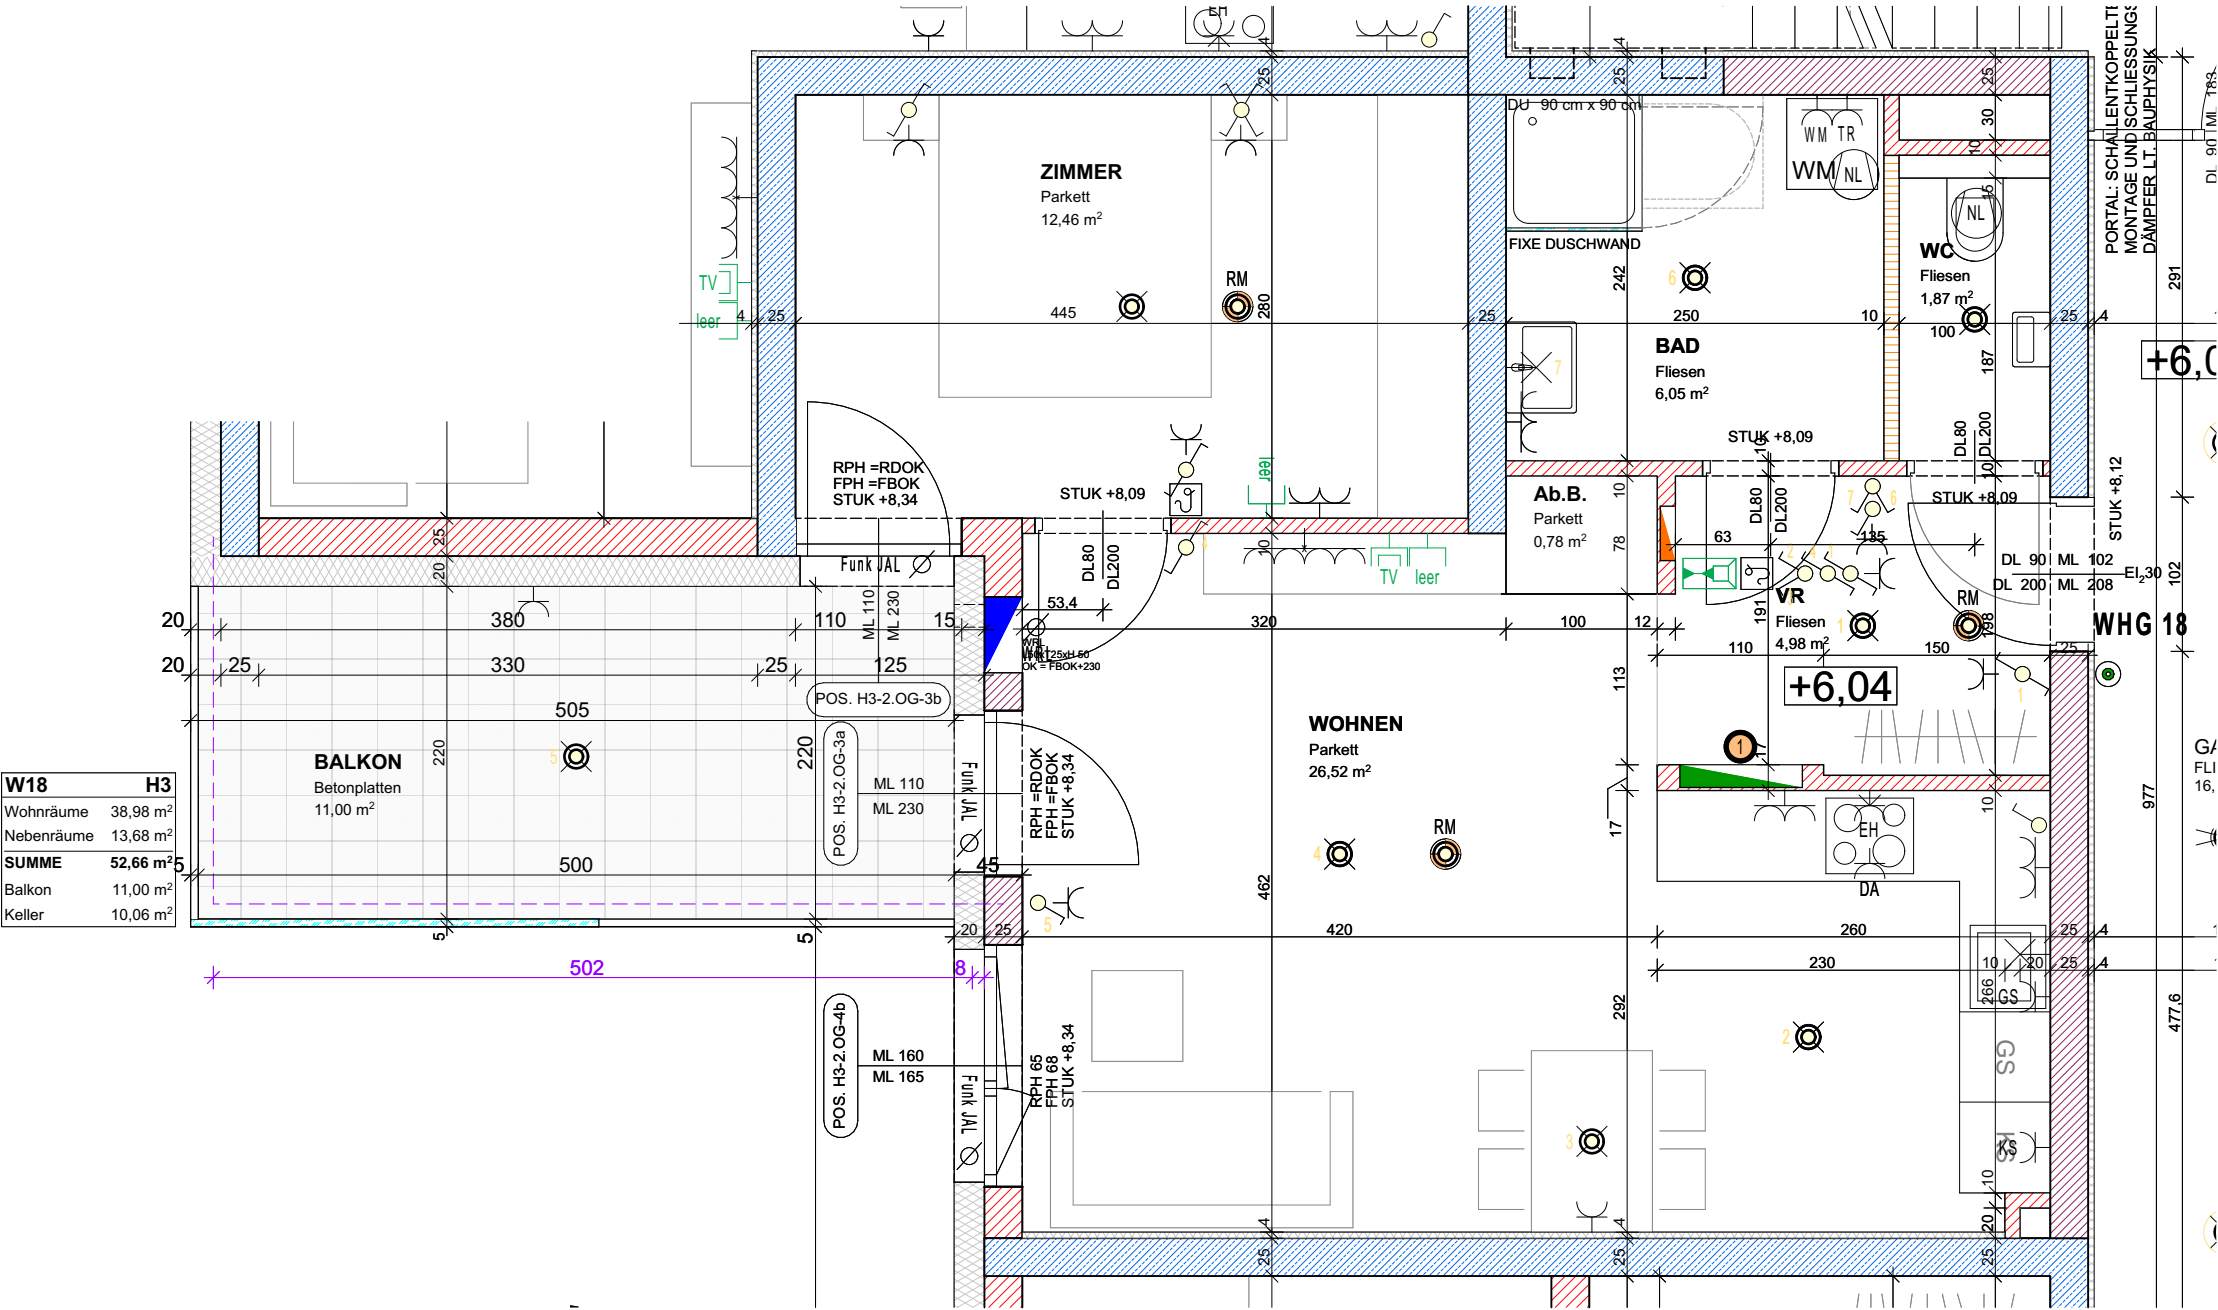

W18	H3
Wohnräume	38,98 m ²
Nebenräume	13,68 m ²
SUMME	52,66 m ²
Balkon	11,00 m ²
Keller	10,06 m ²

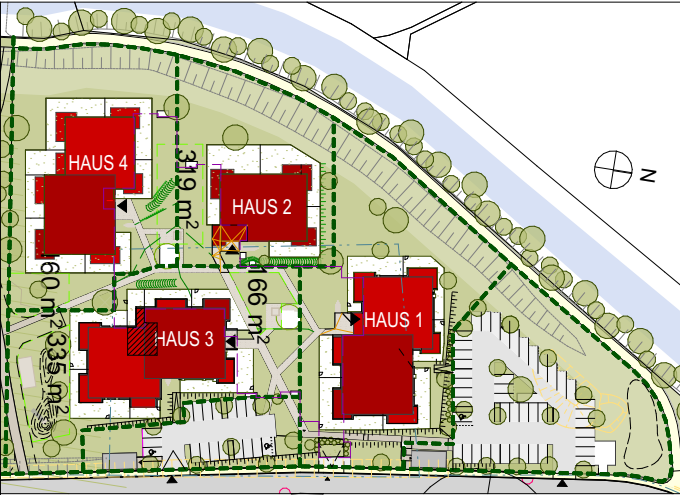

LAGEPLAN


ELEKTROLEGENDE

	Aus-Schalter		Lüfter
	Serien-Schalter		Motorantrieb
	Wechsel-Schalter		WRL-Regler
	Doppel-Wechsel-Schalter		Zutrittskontrolle
	Kreuz-Schalter		Leerrohr
	Dimmer		Rauchmelder
	Zeit-Schalter		Türöffner
	Klingel-Taster		Sprechanlage (Innen)
	Licht-Taster		Sprechanlage (Aussen)
	Unterverteiler		Telefon-Dose
	Steckdose 1fach		TV-Dose
	Steckdose 2fach		Licht-Auslass (Decke)
	Steckdose 3fach		Licht-Auslass (Wand)
	Steckdose geschalten		Licht-Auslass (Direkt-Wand)
	CEE 5pol		Wandleuchte
	230V-Auslass		Deckenleuchte
	400V-Auslass		Scheinwerfer
	Raumthermostat		FR-Balken 1/36 oder 1/58

ALLGEMEINE LEGENDE

	Stahlbetonwand		Glas
	Ziegelwand		Stahlsäule
	SBZ Ziegelmantelsteine		Wohnraumlüftung
	Gipskartonwand		FBH-Verteiler
	Wärmedämmung		

Maßstab 1:50

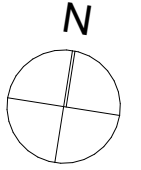

Gezeichnet CKR/JAK

Datum 18.05.2022