

WOHNBAU ASTEN IPFBACH - AREAL C

HAUS 3 - 2. OG - WOHNUNG 21




Norbert Haderer Ziviltechniker GmbH

4020 Linz Annagasse 2

fon 0732/78 10 28 fax -14

e-mail office@haderer.or.at

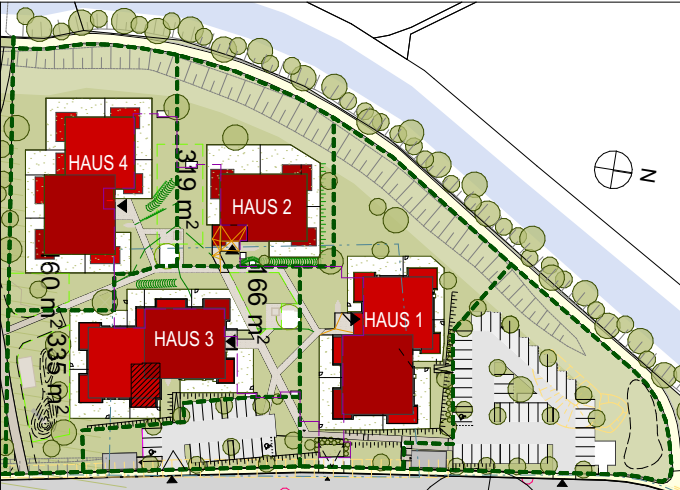

LAGEPLAN


ELEKTROLEGENDE

- | | | | |
|--|-------------------------|--|-----------------------------|
| | Aus-Schalter | | Lüfter |
| | Serien-Schalter | | Motorantrieb |
| | Wechsel-Schalter | | WRL-Regler |
| | Doppel-Wechsel-Schalter | | Zutrittskontrolle |
| | Kreuz-Schalter | | Leerrohr |
| | Dimmer | | Rauchmelder |
| | Zeit-Schalter | | Türöffner |
| | Klingel-Taster | | Sprechanlage (Innen) |
| | Licht-Taster | | Sprechanlage (Aussen) |
| | Unterverteiler | | Telefon-Dose |
| | Deckendose | | TV-Dose |
| | Steckdose 1fach | | Licht-Auslass (Decke) |
| | Steckdose 2fach | | Licht-Auslass (Wand) |
| | Steckdose 3fach | | Licht-Auslass (Direkt-Wand) |
| | Steckdose geschalten | | Wandleuchte |
| | CEE 5pol | | Deckenleuchte |
| | 230V-Auslass | | Scheinwerfer |
| | 400V-Auslass | | FR-Balken 1/36 oder 1/58 |
| | Raumthermostat | | |

ALLGEMEINE LEGENDE

- | | | | |
|--|------------------------|--|-----------------|
| | Stahlbetonwand | | Glas |
| | Ziegelwand | | Stahlsäule |
| | SBZ Ziegelmantelsteine | | Wohnraumlüftung |
| | Gipskartonwand | | FBH-Verteiler |
| | Wärmedämmung | | |

Maßstab 1:50

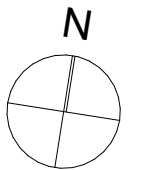

Gezeichnet CKR/JAK

Datum 18.05.2022