


WOHNBAU SANDLEITEN PREGARTEN



Wohnung 06 - 1. Obergeschoß - 1:50

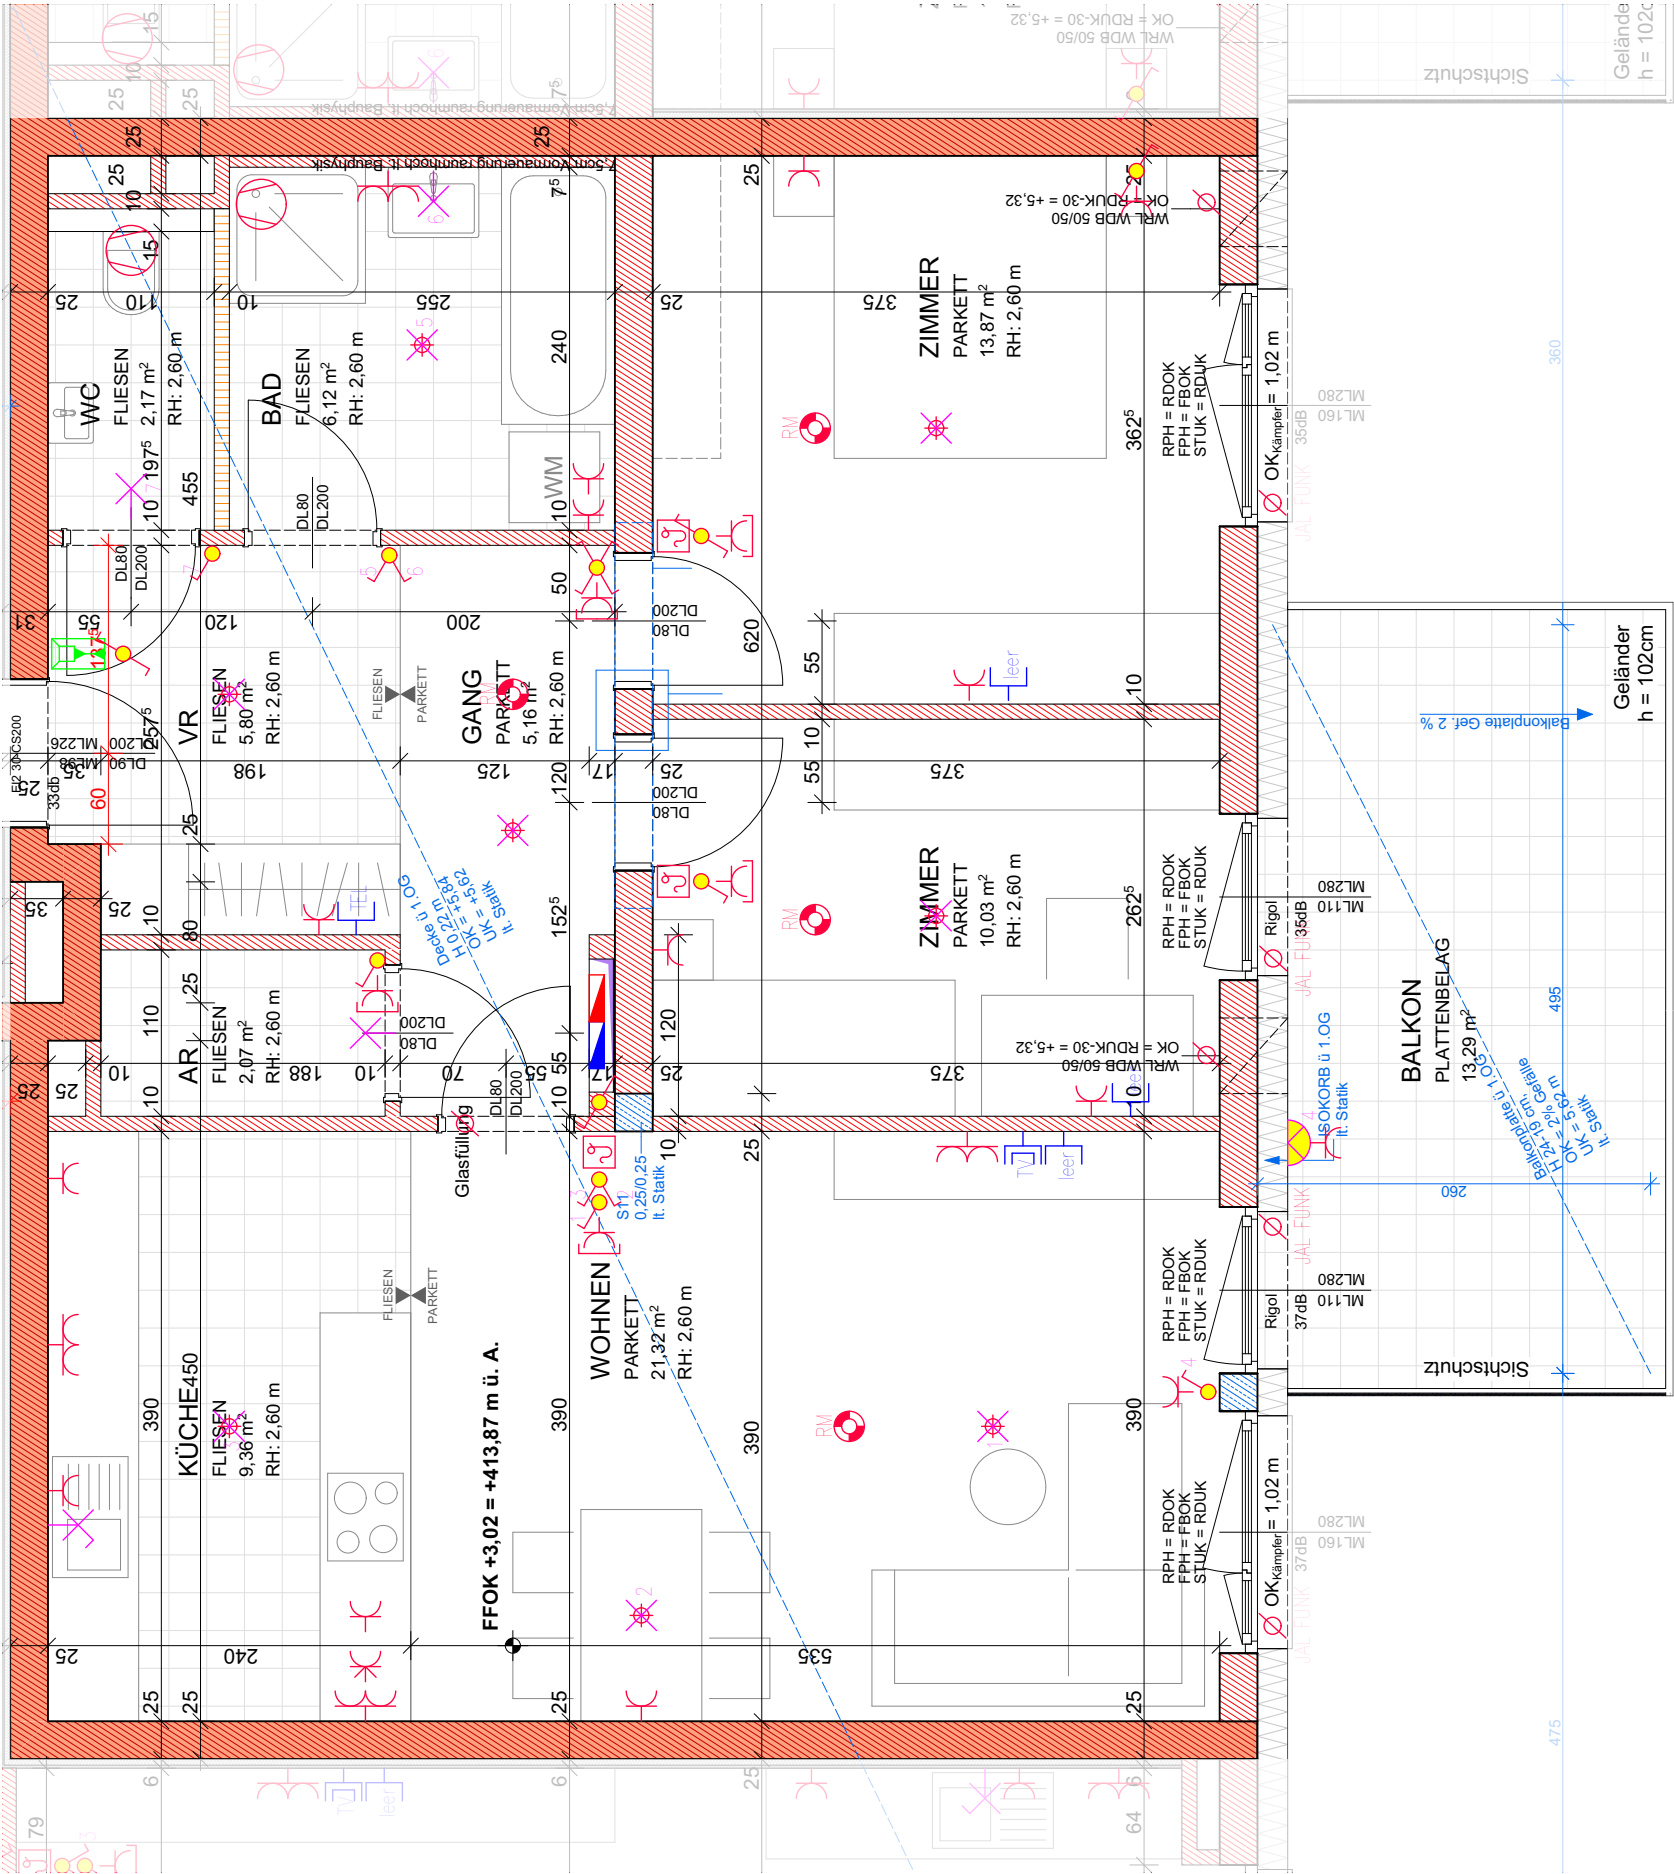

Norbert Haderer Ziviltechniker GmbH
4020 Linz Annagasse 2
fon 0732/78 1028 fax -14
e-mail office@haderer.or.at



Wohnräume	75.90 m²
Wohnnutzfläche	75.90 m²
Balkon	13.29 m²
Keller	8.55 m²

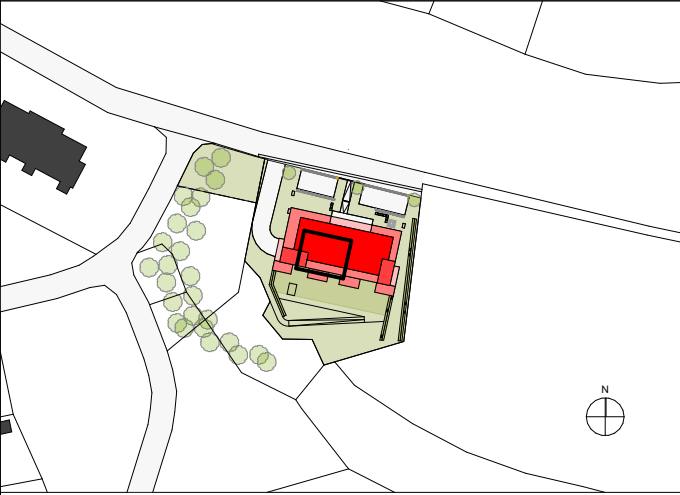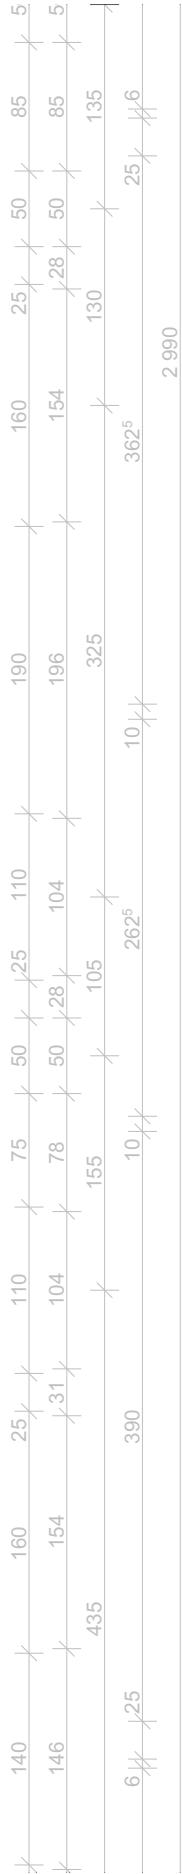

LAGEPLAN 1:2000

ELEKTROLEGENDE

Aus - Schalter	EDV-Einfachdose	Telefon-Dose
Serien-Schalter	EDV-Doppeldose	TV-Dose
Wechsel-Schalter	Druckknopfmelder	Licht-Auslass(Decke)
Doppel-Wechsel-Schalter	Rauchentlüftungs-Taster	Licht-Auslass(Wand)
Kreuz-Schalter	Rauchmelder	Licht-Auslass(Direkt-Wand)
Dimmer	Lautsprecher	Wandleuchte
Zeit-Schalter	Blitzleuchte	Deckenleuchte
Zeitimpuls-Schalter	Türöffner	Scheinwerfer
Klingel-Taster	Klingel	FR-Balken 1/36 o 1/58
Licht-Taster	Sprechanlage Video (Innen)	
2pol-Aus-Schalter	Sprechanlage Video (Aussen)	
Bew-Melder	Fingerprint	Fluchtweg-Tür
Bew-Melder 360 Grad	Zimmerterminal	Fluchtwegleuchte mit Richtungsleiste
Jalousien-Taster	Zug-Taster	Sicherheitsleuchte Einbau
Schlüssel-Schalter	Ruf-Taster	Sicherheitsleuchte Aufbau
Steckdose 1fach	Rufempfänger	Brüstungskanal
Steckdose 2fach	Anwesenheitslampe	Kabelwanne
Steckdose 3fach	Miniterminal	Klemmdose
Steckdose 4fach	UHR	Unterverteiler
Steckdose geschaltet	Hupe	Verteiler
CEE 5pol	Kamera	Erdungsdraht Ø10
230V-Auslass	Klemmdose	Erdungsfahne Ø10
400V-Auslass	Motorantrieb	Erdungsverbindung Ø10
Raumthermostat	WRL-Regler	Deckendose
Aussenfühler	Bodendose	Leerrohr
Lichtfühler	Zutrittskontrolle	vorbereitung E-Tür
Windfühler		
Lüfter		

ALLGEMEINE LEGENDE

Stahlbetonwand	Glas
Ziegelwand	Stahlsäule
Schallschutzziegel	E-Verteiler: UV + MV
Gipskartonwand	FBH-Verteiler
Wärmedämmung	

Grundriss im Maßstab 1:50



WOHNBAU SANDLEITEN PREGARTEN

Wohnung 06 - 1. Obergeschoß - 1:100



Norbert Haderer Ziviltechniker GmbH
4020 Linz Annagasse 2
fon 0732/78 1028 fax -14
e-mail office@haderer.or.at

