

Wohnbau WSG Schärding Kainzbauernweg

Haus 1 | Erdgeschoß | Wohnung 2





Norbert Haderer Ziviltechniker GmbH

4020 Linz Annagasse 2

fon 0732/78 1028 fax -14

e-mail office@haderer.or.at

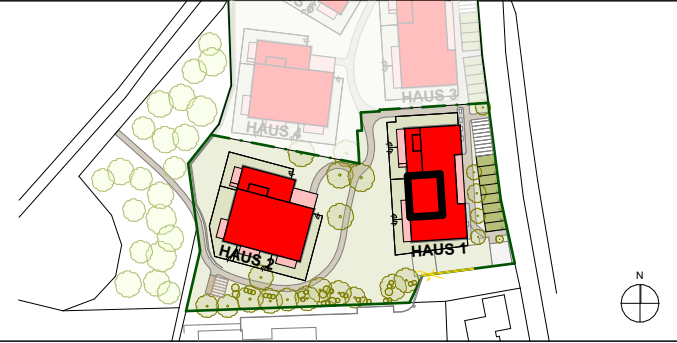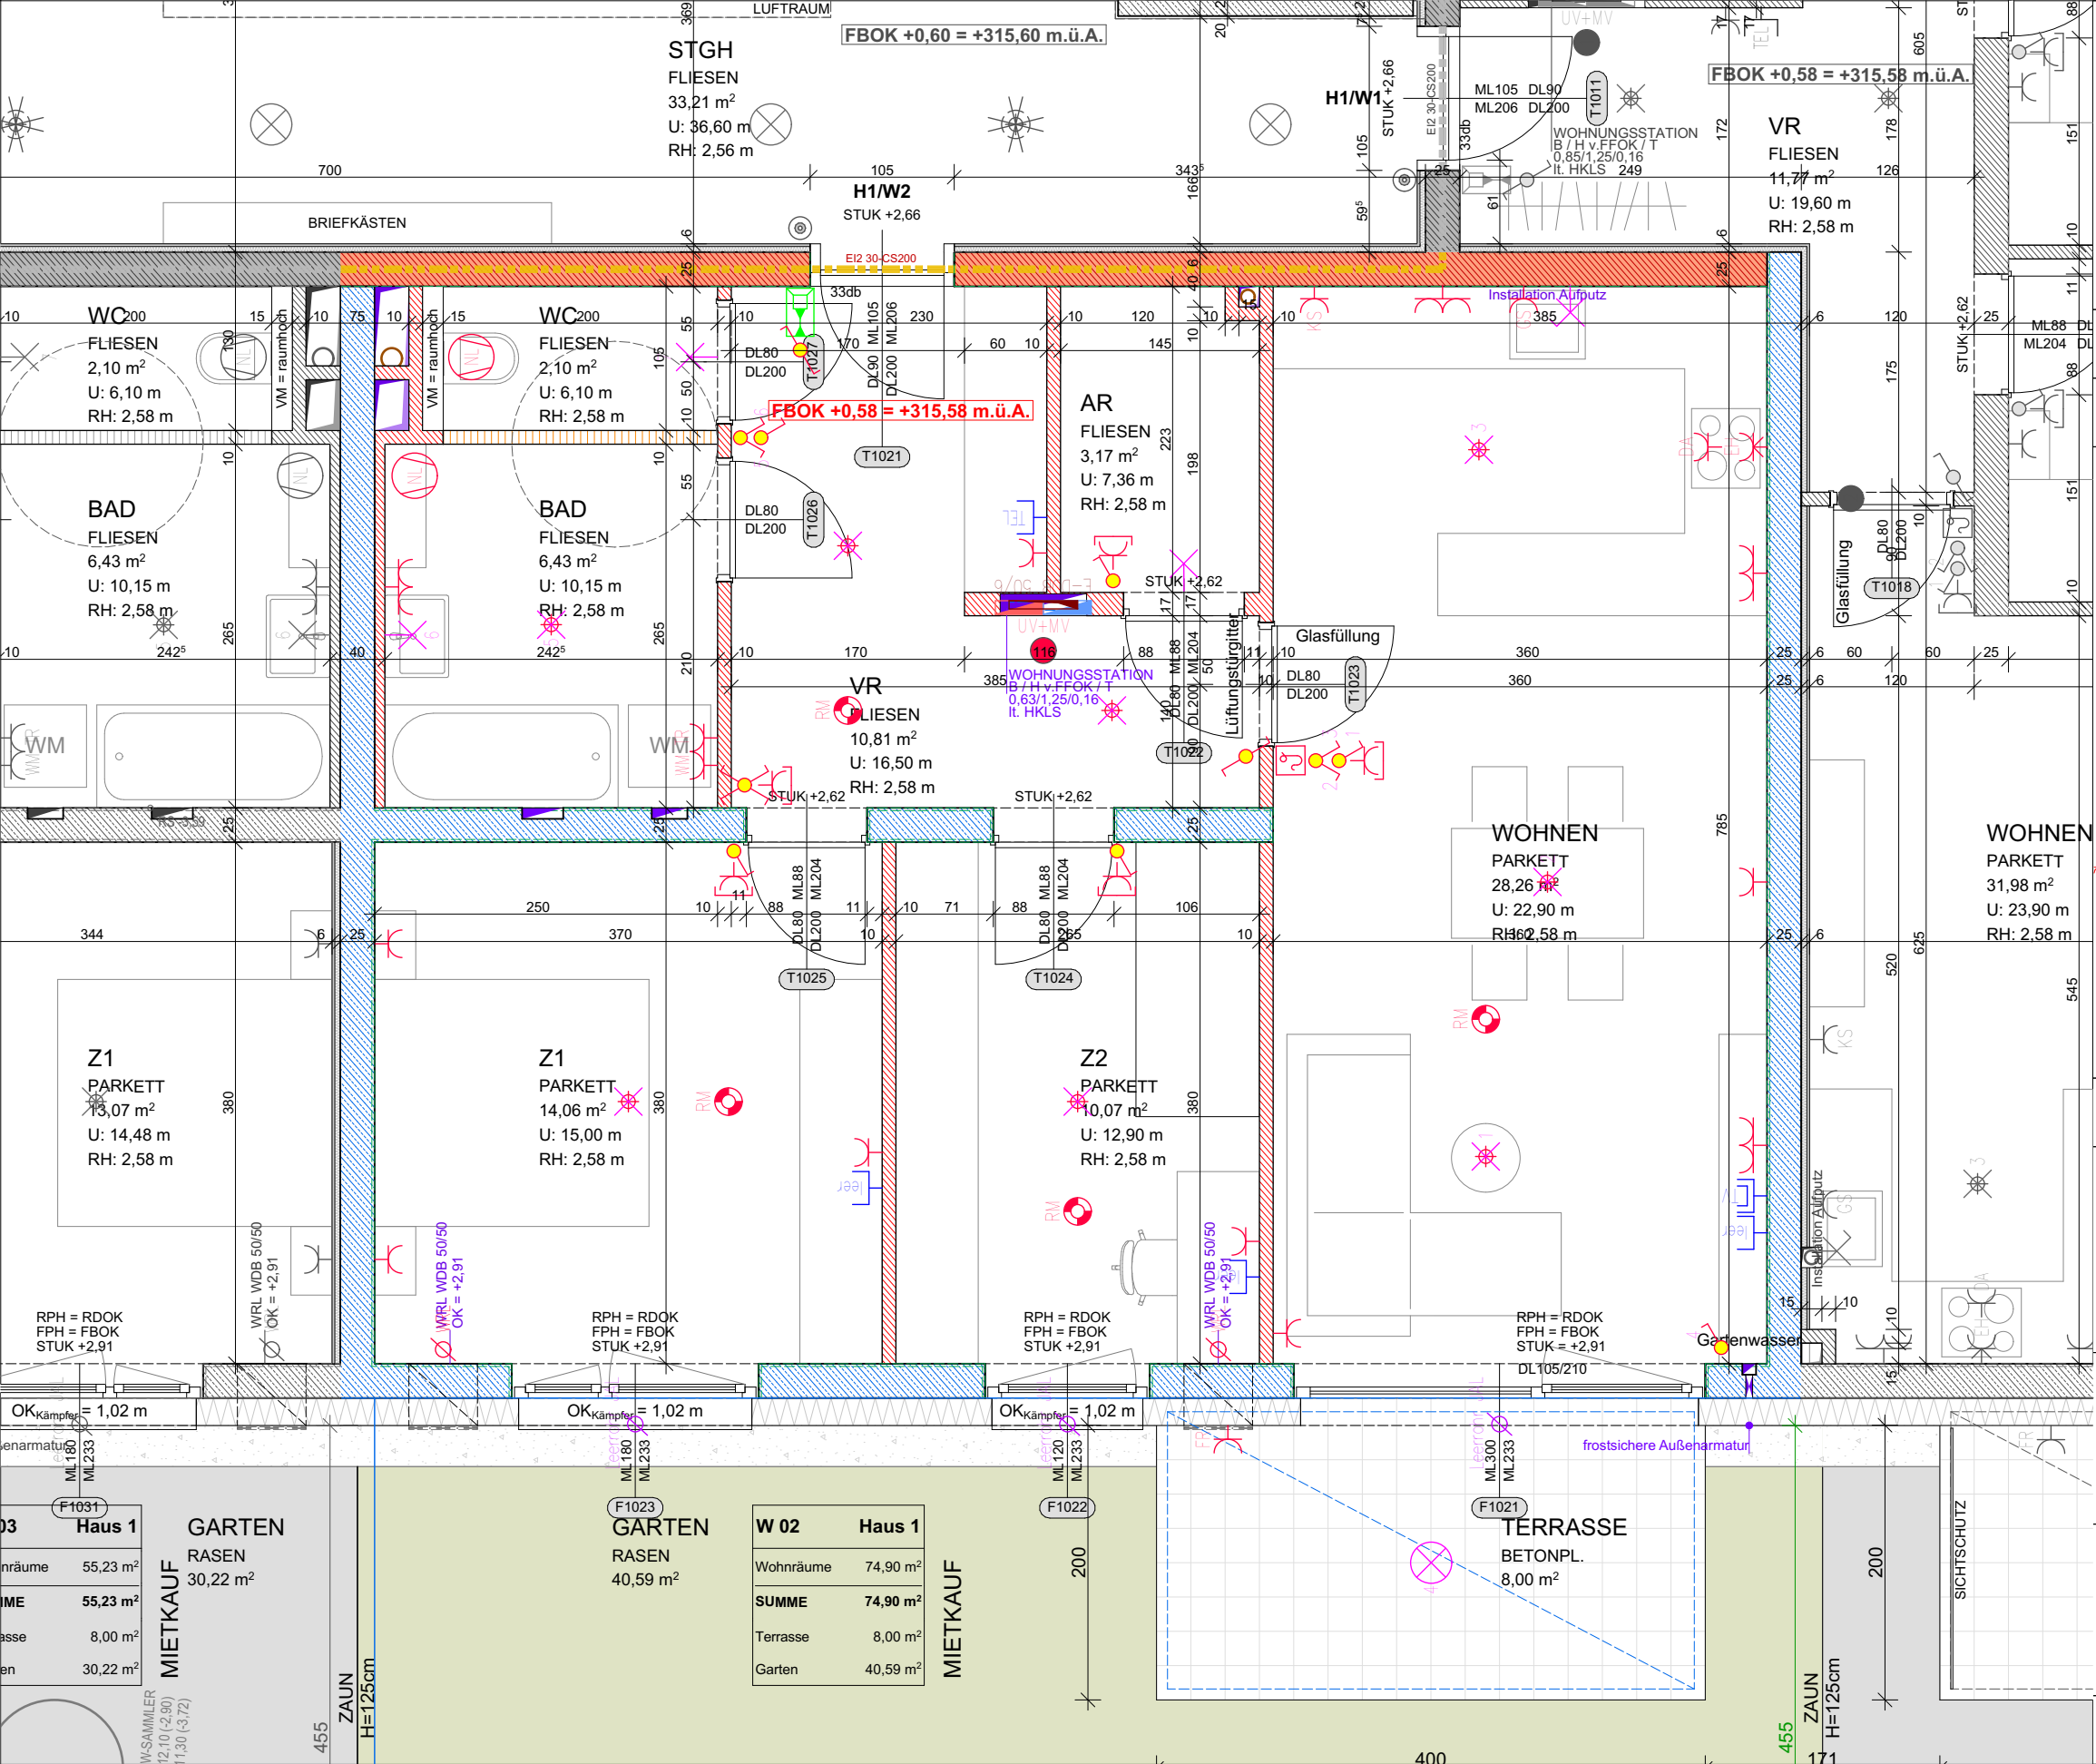


LAGEPLAN 1:2000

ELEKTROLEGENDE		
Aus-Schalter	EDV-Einfachdose	Telefon-Dose
Serien-Schalter	EDV-Doppeldose	TV-Dose
Wechsel-Schalter	Druckknopfmelder	Licht-Auslass (Decke)
Doppel-Wechsel-Schalter	Rauchentlüftungs-Taster	Licht-Auslass (Wand)
Kreuz-Schalter	Rauchmelder	Licht-Auslass (Direkt-Wand)
Dimmer	Lautsprecher	Wandleuchte
Zeit-Schalter	Blitzleuchte	Deckenleuchte
Zeitimpuls-Schalter	Türöffner	Scheinwerfer
Klingel-Taster	Klingel	FR-Balken 1/36 o. 1/58
Licht-Taster	Sprechanlage Video (Innen)	Fluchtweg-Tür
2pol-Aus-Schalter	Sprechanlage Video (Aussen)	Fluchtwegleuchte mit Richtungsleiste
Bew-Melder	Fingerprint	Zimmerterminal
Bew-Melder 360 Grad	Zug-Taster	Ruf-Taster
Jalousien-Taster	Ruf-Taster	Kriech-Taster
Schlüssel-Schalter	Rufempfänger	Sicherheitsleuchte Einbau
Steckdose 1fach	Anwesenheitslampe	Sicherheitsleuchte Aufbau
Steckdose 2fach	Miniterminal	Brüstungskanal
Steckdose 3fach	UHR	Kabelwanne
Steckdose 4fach	Hupe	Klemmdose
Steckdose geschaltet	Kamera	Unterverteiler
CEE 5pol	Klemmdose	Verteiler
230V-Auslass	Motorantrieb	Erdungsdraht Ø10
400V-Auslass	WRL-Regler	Erdungsfahne Ø10
Raumthermostat	Bodendose	Erdungsverbindung Ø10
Aussenfühler	Zutrittskontrolle	Deckendose
Lichtfühler		Leerrohr
Windfühler		vorbereitung E-Tür
Lüfter		

ALLGEMEINE LEGENDE	
Stahlbetonwand	Glas
Ziegelwand	Stahl
Schallschutzziegel	E-Verteiler UV
Gipskartonwand	E-Verteiler MV
Wärmedämmung	FBH-Verteiler

Vorbehaltlich ev. Abweichungen der dargestellten Grundrisse
Für die Möbelleistung unbedingt Naturmaß nehmen
Die dargestellten Raumgrößen sind Rohbaumaße (ohne Putz)
Fenstermaße -> Rohbauöffnung
Türmaße -> lichter Durchgang und Rohbaumauerlichte
Einrichtung ist symbolisch dargestellt
Planstand Ausführungsplanung

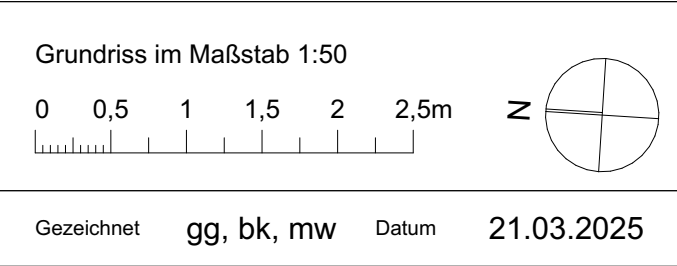

Wohnbau WSG Schärding Kainzbauernweg

Haus 1 | Erdgeschoß | Wohnung 2





Norbert Haderer Ziviltechniker GmbH

4020 Linz Annagasse 2

fon 0732/78 1028 fax -14

e-mail office@haderer.or.at

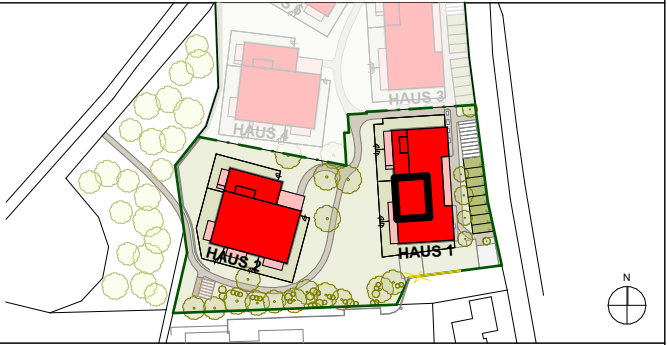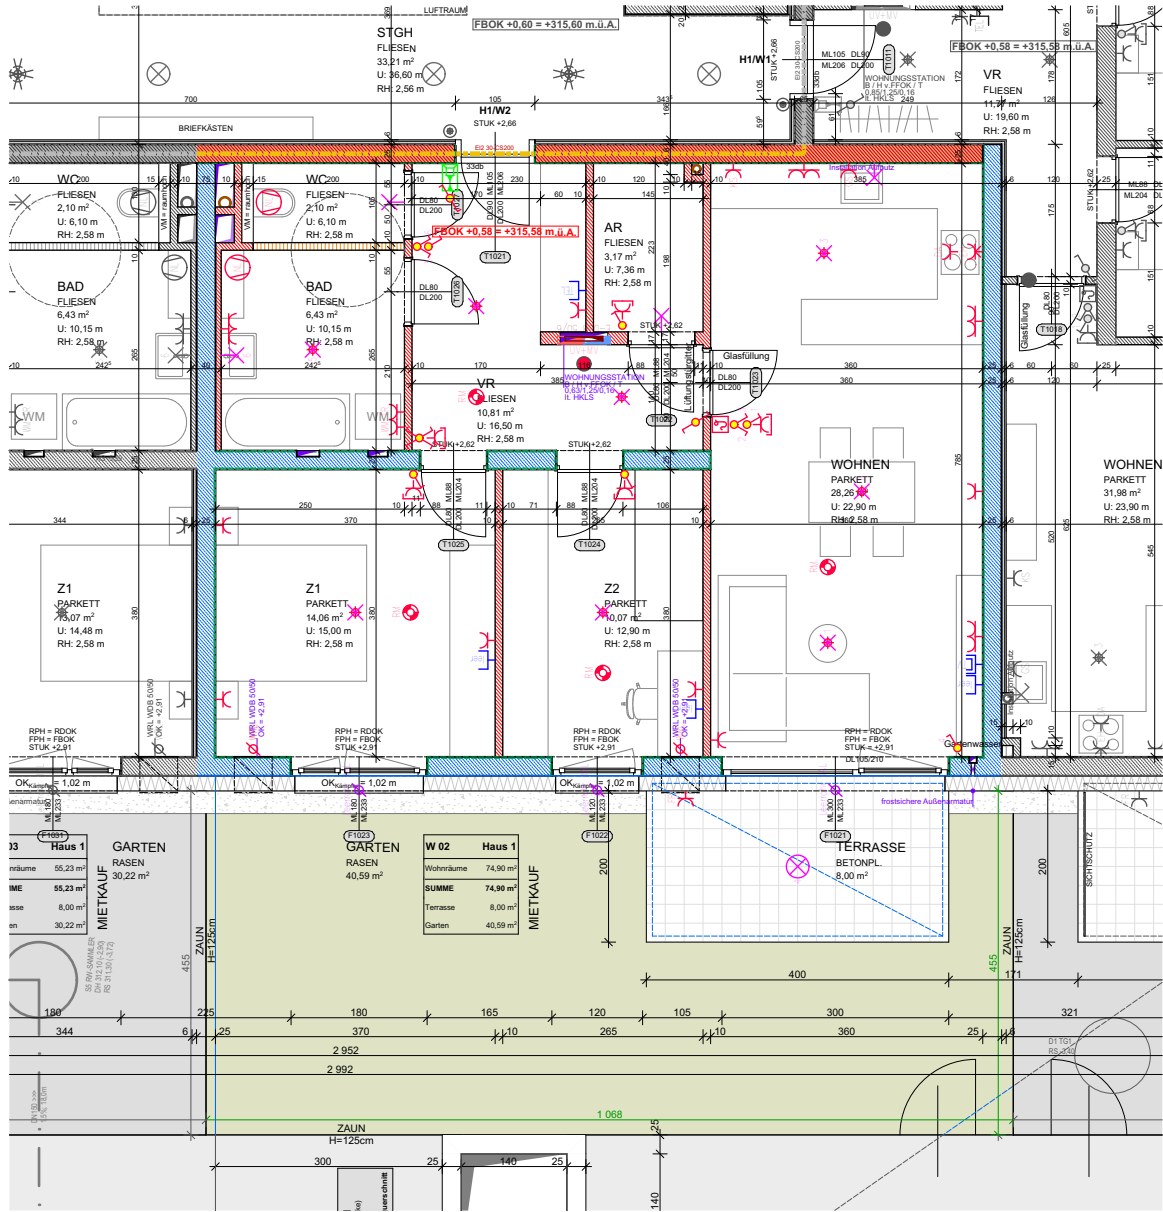

LAGEPLAN 1:2000

ELEKTROLEGENDE

	Aus – Schalter		EDV-Einfachdose		Telefon-Dose
	Serien-Schalter		EDV-Doppeldose		TV-Dose
	Wechsel-Schalter		Druckknopfmelder		Licht-Auslass(Decke)
	Doppel-Wechsel-Schalter		Rauchentlüftung-Taster		Licht-Auslass(Wand)
	Kreuz-Schalter		Rauchmelder		Licht-Auslass(Direkt-Wand)
	Dimmer		Lautsprecher		Wandleuchte
	Zeit-Schalter		Blitzleuchte		Deckenleuchte
	Zeitimpuls-Schalter		Türöffner		Scheinwerfer
	Klingel-Taster		Klingel		FR-Balken 1/36 o.1/58
	Licht-Taster		Sprechanlage Video (Innen)		
	2pol-Aus-Schalter		Sprechanlage Video (Aussen)		
	Bew-Melder		Fingerprint		
	Bew-Melder 360 Grad		Zimmerterminal		Fluchtweg-Tür
	Jalousien-Taster		Zug-Taster		Fluchtwegleuchte mit Richtungsfeile
	Schlüssel-Schalter		Ruf-Taster		Sicherheitsleuchte Einbau
	Steckdose 1fach		Kriech-Taster		Sicherheitsleuchte Aufbau
	Steckdose 2fach		Rufempfänger		Brüstungskanal
	Steckdose 3fach		Anwesenheitslampe		Kabelwanne
	Steckdose 4fach		Miniterminal		Klemmdose
	Steckdose geschaltet		UHR		Unterverteiler
	CEE 5pol		Hupe		Verteiler
	230V-Auslass		Kamera		Erdungsdraht Ø10
	400V-Auslass		Klemmdose		Erdungsfahne Ø10
	Raumthermostat		Motorantrieb		Erdungsverbindung Ø10
	Aussenfühler		WRL-Regler		Deckendose
	Lichtfühler		Bodendose		Leerrohr
	Windfühler		Zutrittskontrolle		vorbereitung E-Tür
	Lüfter				

ALLGEMEINE LEGENDE

	Stahlbetonwand		Glas
	Ziegelwand		Stahl
	Schallschutzziegel		E-Verteiler UV
	Gipskartonwand		E-Verteiler MV
	Wärmedämmung		FBH-Verteiler

Vorbehaltlich ev. Abweichungen der dargestellten Grundrisse

Für die Möbelstellung unbedingt Naturmaß nehmen

Die dargestellten Raumgrößen sind Rohbaumaße (ohne Putz)

Fenstermaße -> Rohbauöffnung

Türmaße -> lichter Durchgang und Rohbaumauerlichte

Einrichtung ist symbolisch dargestellt

Planstand Ausführungsplanung

Grundriss im Maßstab 1:100



Gezeichnet gg, bk, mw Datum 21.03.2025