

Wohnbau WSG Schärding Kainzbauernweg

Haus 1 | Erdgeschoß | Wohnung 3





Norbert Haderer Ziviltechniker GmbH

4020 Linz Annagasse 2

fon 0732/78 1028 fax -14

e-mail office@haderer.or.at

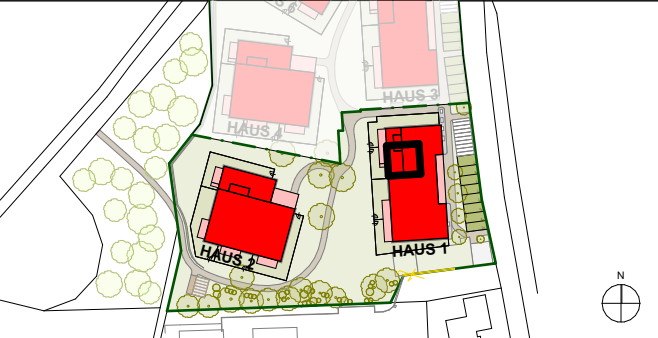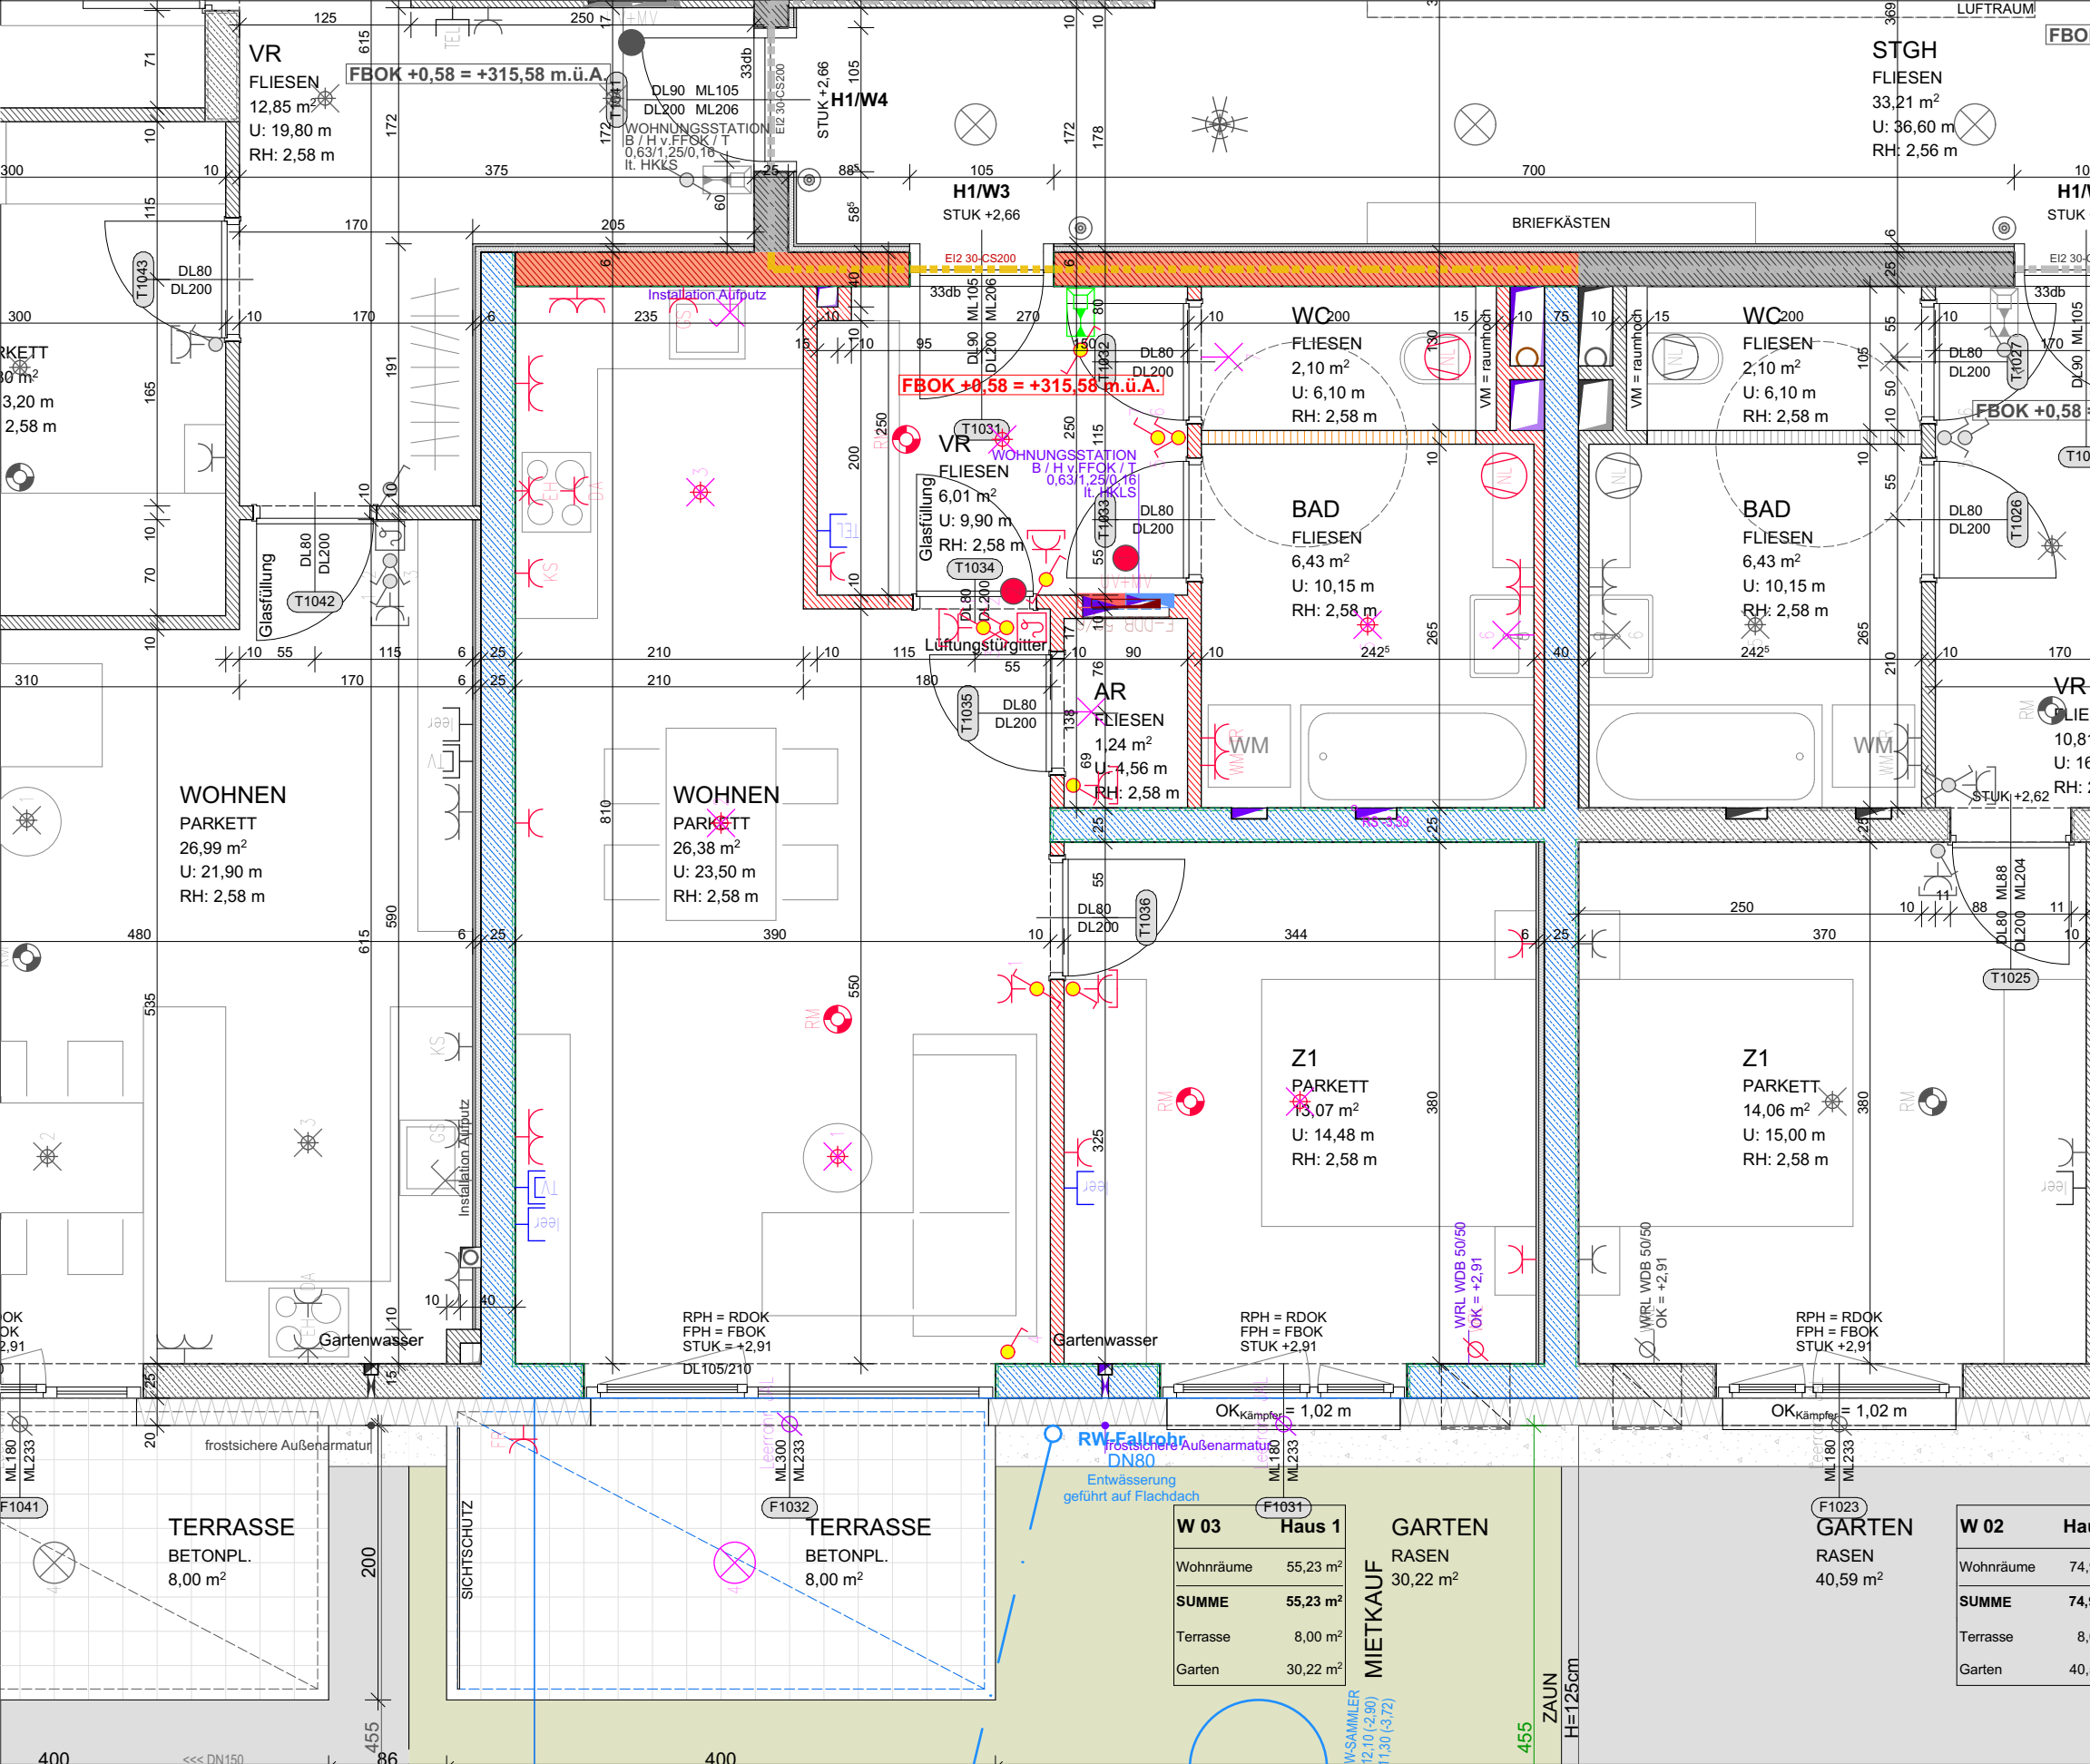

LAGEPLAN 1:2000

ELEKTROLEGENDE

- | | | |
|-----------------------------|-----------------------------|-------------------------------------|
| Aus - Schalter | EDV - Einfachdose | Telefon - Dose |
| Serien - Schalter | EDV - Doppeldose | TV - Dose |
| Wechsel - Schalter | Druckknopfmelder | Licht - Auslass (Decke) |
| Doppel - Wechsel - Schalter | Rauchentlüftungs - Taster | Licht - Auslass (Wand) |
| Kreuz - Schalter | Rauchmelder | Licht - Auslass (Direkt-Wand) |
| Dimmer | Lautsprecher | Wandleuchte |
| Zeit - Schalter | Blitzleuchte | Deckenleuchte |
| Zeitimpuls - Schalter | Türöffner | Scheinwerfer |
| Klingel - Taster | Klingel | FR - Balken 1/36 o. 1/58 |
| Licht - Taster | Sprechanlage Video (Innen) | |
| 2pol - Aus - Schalter | Sprechanlage Video (Aussen) | |
| Bew - Melder | Fingerprint | Fluchtweg - Tür |
| Bew - Melder 360 Grad | Zimmerterminal | Fluchtwegleuchte mit Richtungsfeile |
| Jalousien - Taster | Zug - Taster | |
| Schlüssel - Schalter | Ruf - Taster | Sicherheitsleuchte Einbau |
| Steckdose 1fach | Kriech - Taster | Sicherheitsleuchte Aufbau |
| Steckdose 2fach | Rufempfänger | Brüstungskanal |
| Steckdose 3fach | Anwesenheitslampe | Kabelwanne |
| Steckdose 4fach | Miniterminal | Klemmdose |
| Steckdose geschaltet | UHR | Unterverteiler |
| CEE 5pol | Hupe | Verteiler |
| 230V - Auslass | Kamera | Erdungsdraht Ø10 |
| 400V - Auslass | Klemmdose | Erdungsfahne Ø10 |
| Raumthermostat | Motorantrieb | Erdungsverbinding Ø10 |
| Aussenfühler | WRL - Regler | Deckendose |
| Lichtfühler | Bodendose | Leerrohr |
| Windfühler | Zutrittskontrolle | vorbereitung E - Tür |
| Lüfter | | |

ALLGEMEINE LEGENDE

- | | |
|--------------------|----------------|
| Stahlbetonwand | Glas |
| Ziegelwand | Stahl |
| Schallschutzziegel | E-Verteiler UV |
| Gipskartonwand | E-Verteiler MV |
| Wärmedämmung | FBH-Verteiler |

Vorbehaltlich ev. Abweichungen der dargestellten Grundrisse

Für die Möbelstellung unbedingt Naturmaße nehmen

Die dargestellten Raumgrößen sind Rohbaumaße (ohne Putz)

Fenstermaße -> Rohbauöffnung

Türmaße -> lichter Durchgang und Rohbaumauerlichte

Einrichtung ist symbolisch dargestellt

Planstand Ausführungsplanung



Grundriss im Maßstab 1:50



Gezeichnet gg, bk, mw Datum 21.03.2025



Norbert Haderer Ziviltechniker GmbH
4020 Linz Annagasse 2
fon 0732/78 1028 fax -14
e-mail office@haderer.or.at

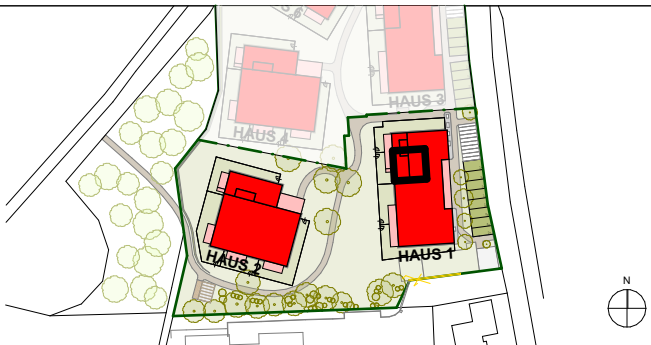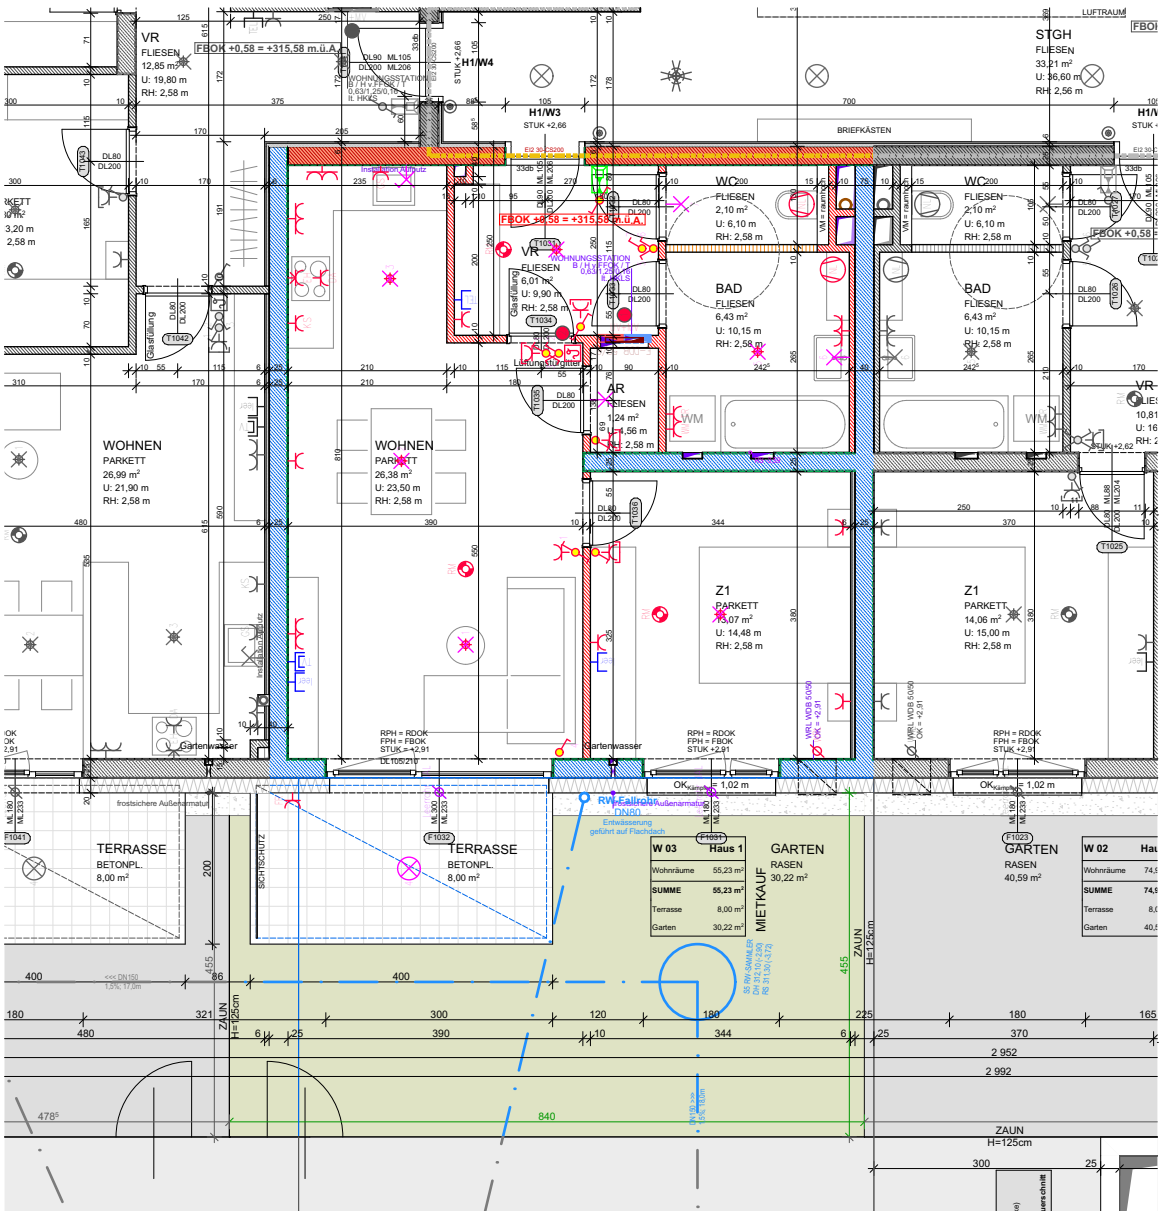

LAGEPLAN 1:2000

ELEKTROLEGENDE

Aus - Schalter	EDV-Einfachdose	Telefon-Dose
Serien-Schalter	EDV-Doppeldose	TV-Dose
Wechsel-Schalter	Druckknopfmelder	Licht-Auslass(Decke)
Doppel-Wechsel-Schalter	Rauchentlüftungs-Taster	Licht-Auslass(Wand)
Kreuz-Schalter	Rauchmelder	Licht-Auslass(Direkt-Wand)
Dimmer	Lautsprecher	Wandleuchte
Zeit-Schalter	Blitzleuchte	Deckenleuchte
Zeitimpuls-Schalter	Türöffner	Scheinwerfer
Klingel-Taster	Klingel	FR-Balken 1/36 o.1/58
Licht-Taster	Sprechanlage Video (Innen)	
2pol-Aus-Schalter	Sprechanlage Video (Aussen)	
Bew-Melder	Fingerprint	Fluchtweg-Tür
Bew-Melder 360 Grad	Zimmerterminal	Fluchtwegleuchte mit Richtungsfeile
Jalousien-Taster	Zug-Taster	
Schlüssel-Schalter	Ruf-Taster	Sicherheitsleuchte Einbau
Steckdose 1fach	Kriech-Taster	Sicherheitsleuchte Aufbau
Steckdose 2fach	Rufempfänger	Brüstungskanal
Steckdose 3fach	Anwesenheitslampe	Kabelwanne
Steckdose 4fach	Miniterminal	Klemmdose
Steckdose geschaltet	UHR	Unterverteiler
CEE 5pol	Hupe	Verteiler
230V-Auslass	Kamera	Erdschleifdraht Ø10
400V-Auslass	Klemmdose	Erdschleifdraht Ø10
Raumthermostat	Motorantrieb	Erdschleifverbindung Ø10
Aussenfühler	WRL-Regler	Deckendose
Lichtfühler	Bodendose	Leerrohr
Windfühler	Zutrittskontrolle	vorbereitung E-Tür
Lüfter		

ALLGEMEINE LEGENDE

Stahlbetonwand	Glas
Ziegelwand	Stahl
Schallschutzziegel	E-Verteiler UV
Gipskartonwand	E-Verteiler MV
Wärmedämmung	FBH-Verteiler

Vorbehaltlich ev. Abweichungen der dargestellten Grundrisse
Für die Möbelstellung unbedingt Naturmaß nehmen
Die dargestellten Raumgrößen sind Rohbaumaße (ohne Putz)
Fenstermaße -> Rohbauöffnung
Türmaße -> lichter Durchgang und Rohbaumauerlichte
Einrichtung ist symbolisch dargestellt
Planstand Ausführungsplanung

Grundriss im Maßstab 1:100

