

Wohnbau WSG Schärding Kainzbauernweg

Haus 1 | 1. Obergeschoß | Wohnung 5




Norbert Haderer Ziviltechniker GmbH

4020 Linz Annagasse 2

fon 0732/78 1028 fax -14

e-mail office@haderer.or.at

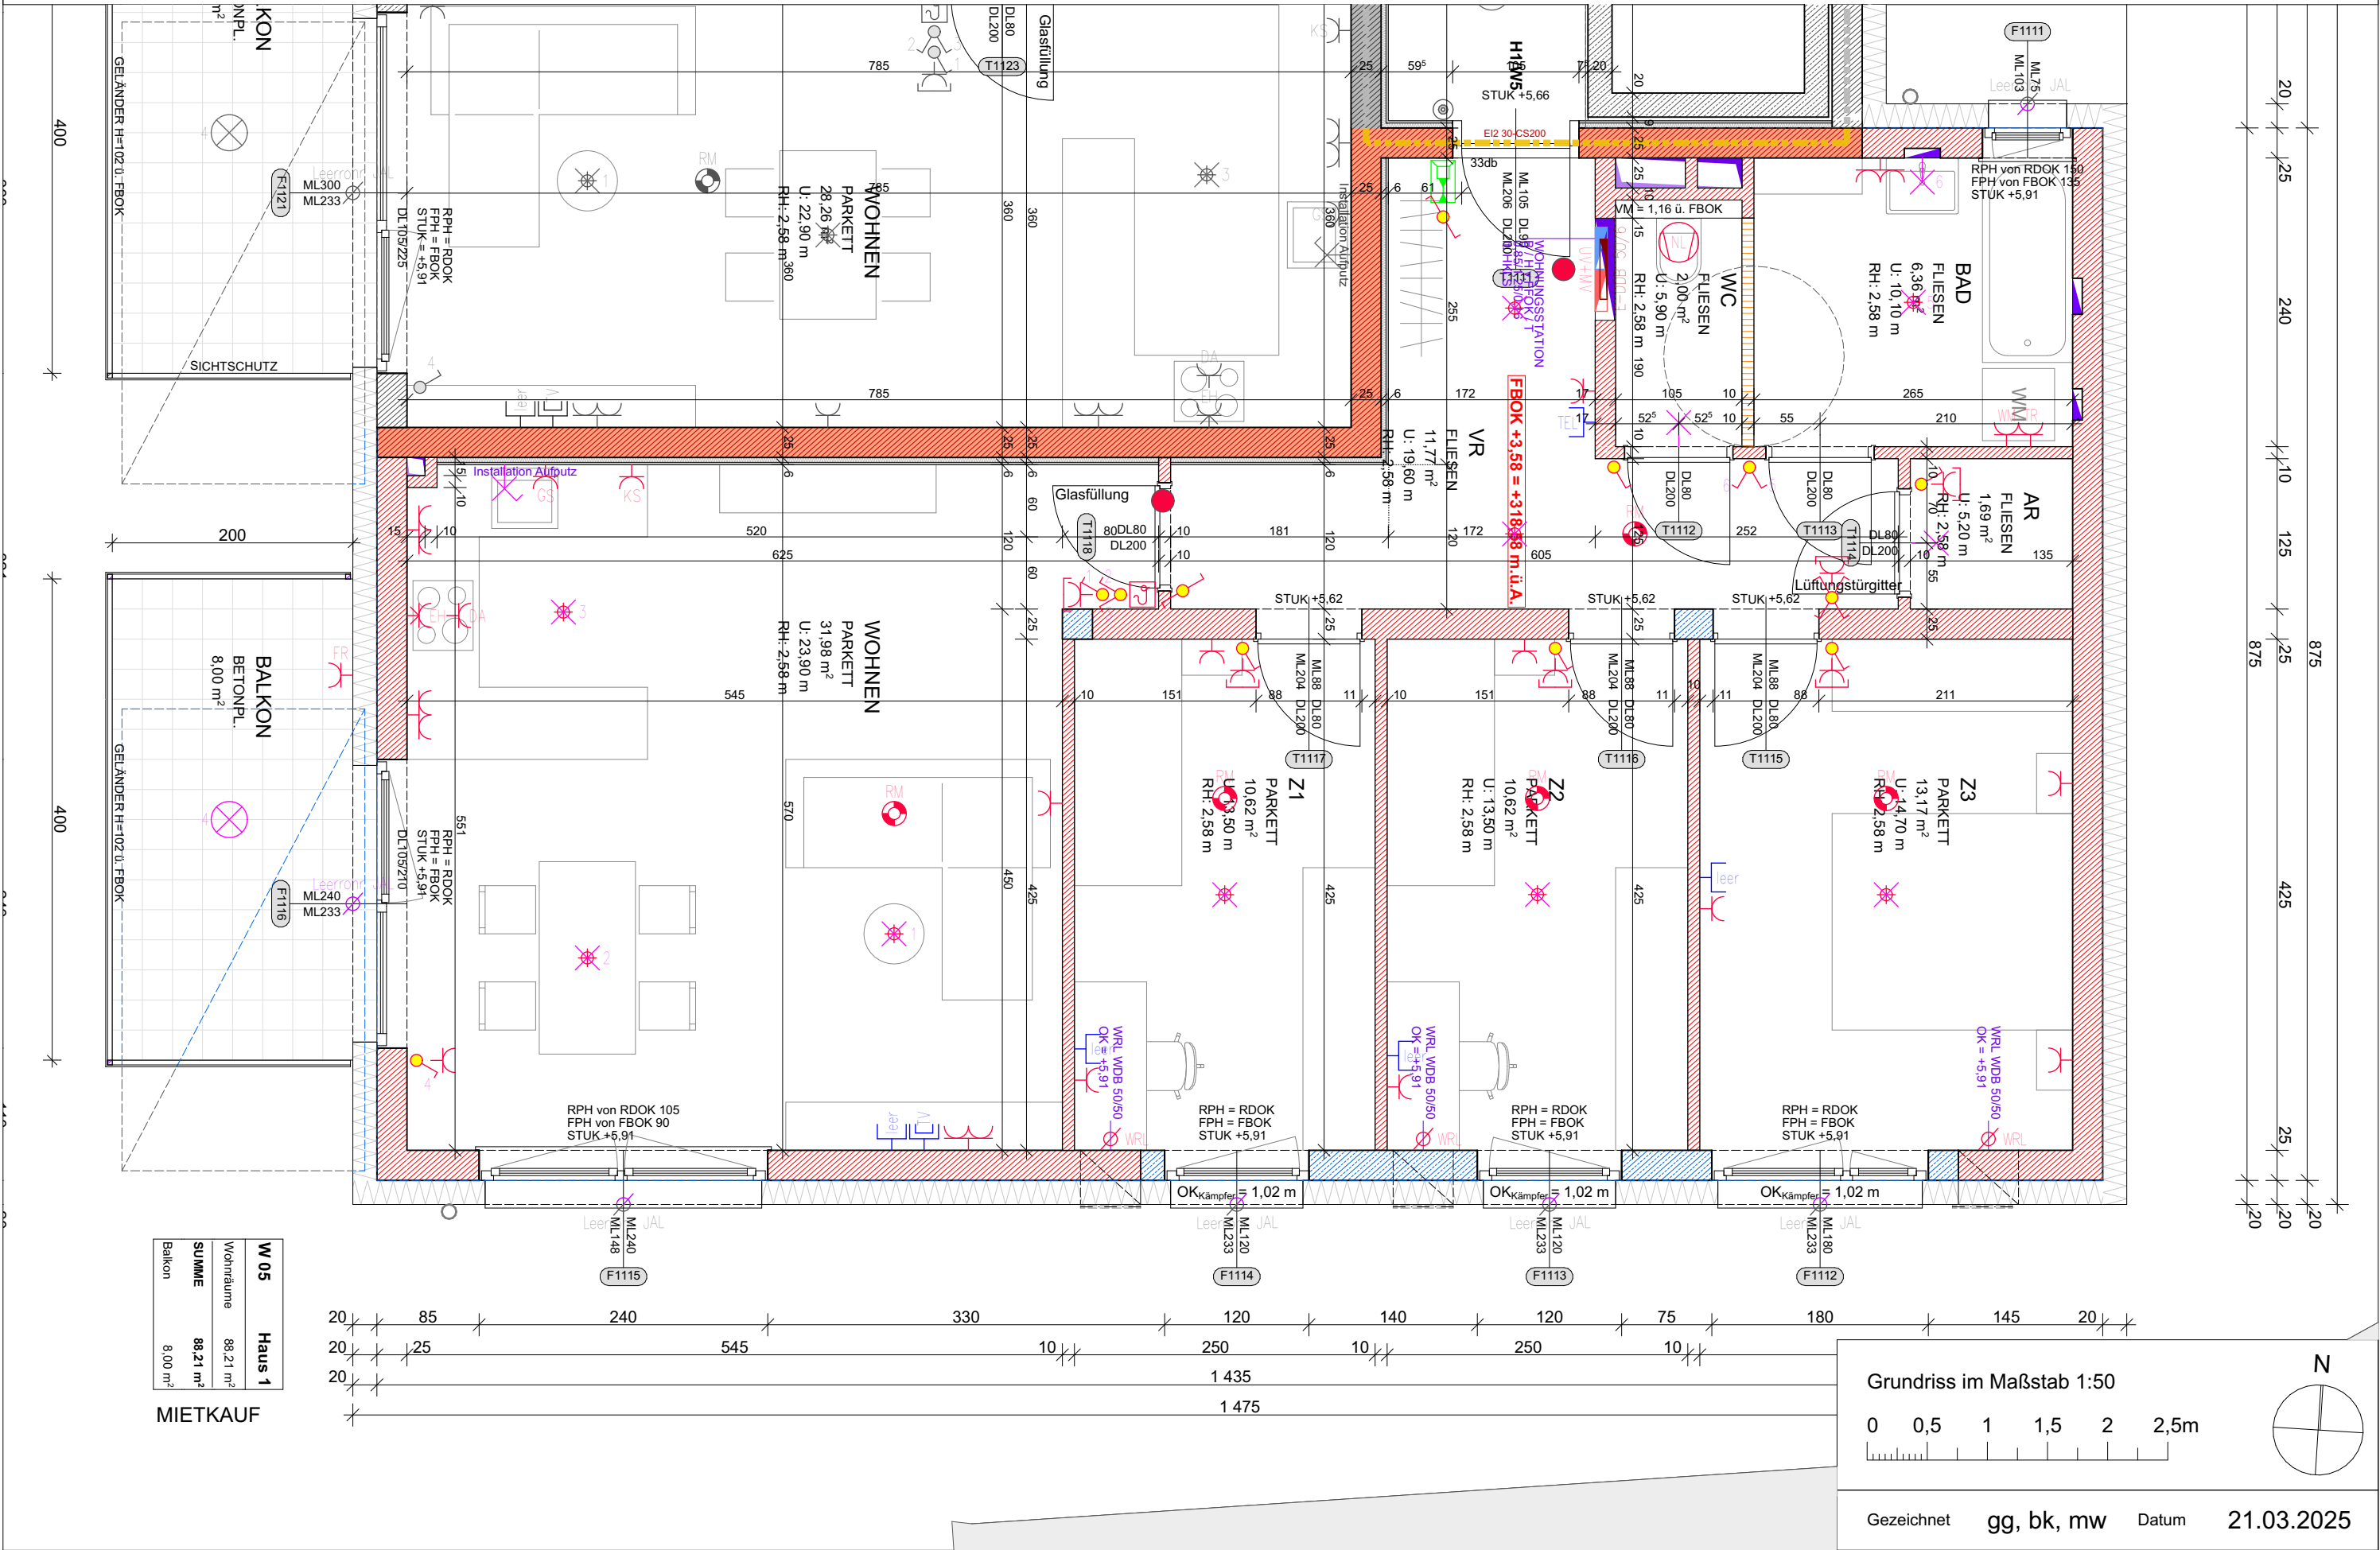

Wohnbau WSG Schärding Kainzbauernweg

Haus 1 | 1. Obergeschoß | Wohnung 5



Norbert Haderer Ziviltechniker GmbH

4020 Linz Annagasse 2

fon 0732/781028 fax -14

e-mail office@haderer.or.at



LAGEPLAN 1:2000

ELEKTROLEGENDE

Aus – Schalter	EDV – Einfachdose	Telefon – Dose
Serien – Schalter	EDV – Doppeldose	TV – Dose
Wechsel – Schalter	Druckknopfmelder	Licht – Auslass (Decke)
Doppel – Wechsel – Schalter	Rauchentlüftungs – Taster	Licht – Auslass (Wand)
Kreuz – Schalter	Lautsprecher	Licht – Auslass (Direkt-Wand)
Dimmer	Blitzleuchte	Wandleuchte
Zeit – Schalter	Türöffner	Deckenleuchte
Zeitimpuls – Schalter	Klingel	Scheinwerfer
Klingel – Taster	Sprechanlage Video (Innen)	FR – Balken 1/36 o.1/58
Licht – Taster	Sprechanlage Video (Aussen)	
2pol – Aus – Schalter	Fingerprint	Fluchtweg – Tür
Bew – Melder	Zimmerterminal	Fluchtwegleuchte mit Richtungsfeile
Bew – Melder 360 Grad	Zug – Taster	Sicherheitsleuchte Einbau
Jalousien – Taster	Ruf – Taster	Sicherheitsleuchte Aufbau
Schlüssel – Schalter	Kriech – Taster	Brüstungskanal
Steckdose 1fach	Rufempfänger	Kabelwanne
Steckdose 2fach	Anwesenheitslampe	Klemmdose
Steckdose 3fach	Miniterminal	Unterverteiler
Steckdose 4fach	UHR	Verteiler
Steckdose geschaltet	Hupe	Erdschleifdraht Ø10
CEE 5pol	Kamera	Erdschleifdraht Ø10
230V – Auslass	Klemmdose	Erdschleifdraht Ø10
400V – Auslass	Motorantrieb	Deckendose
Raumthermostat	WRL – Regler	Leerrohr
Aussenfühler	Bodendose	vorbereitung E – Tür
Lichtfühler	Zutrittskontrolle	
Windfühler		
Lüfter		

ALLGEMEINE LEGENDE

Stahlbetonwand	Glas
Ziegelwand	Stahl
Schallschutzziegel	E-Verteiler UV
Gipskartonwand	E-Verteiler MV
Wärmedämmung	FBH-Verteiler

Vorbehaltlich ev. Abweichungen der dargestellten Grundrisse

Für die Möbelstellung unbedingt Naturmaß nehmen

Die dargestellten Raumgrößen sind Rohbaumaße (ohne Putz)


 
Fenstermaße -> Rohbauöffnung

Türmaße -> lichter Durchgang und Rohbaumauerlichte

Einrichtung ist symbolisch dargestellt

Planstand Ausführungsplanung

Grundriss im Maßstab 1:100

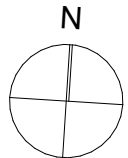

Gezeichnet gg, bk, mw Datum 21.03.2025