

Wohnbau WSG Schärding Kainzbauernweg

Haus 1 | 2. Obergeschoß | Wohnung 11





Norbert Haderer Ziviltechniker GmbH

4020 Linz Annagasse 2

fon 0732/78 1028 fax -14

e-mail office@haderer.or.at

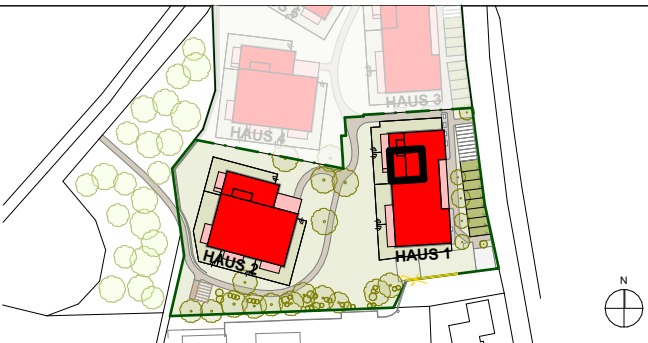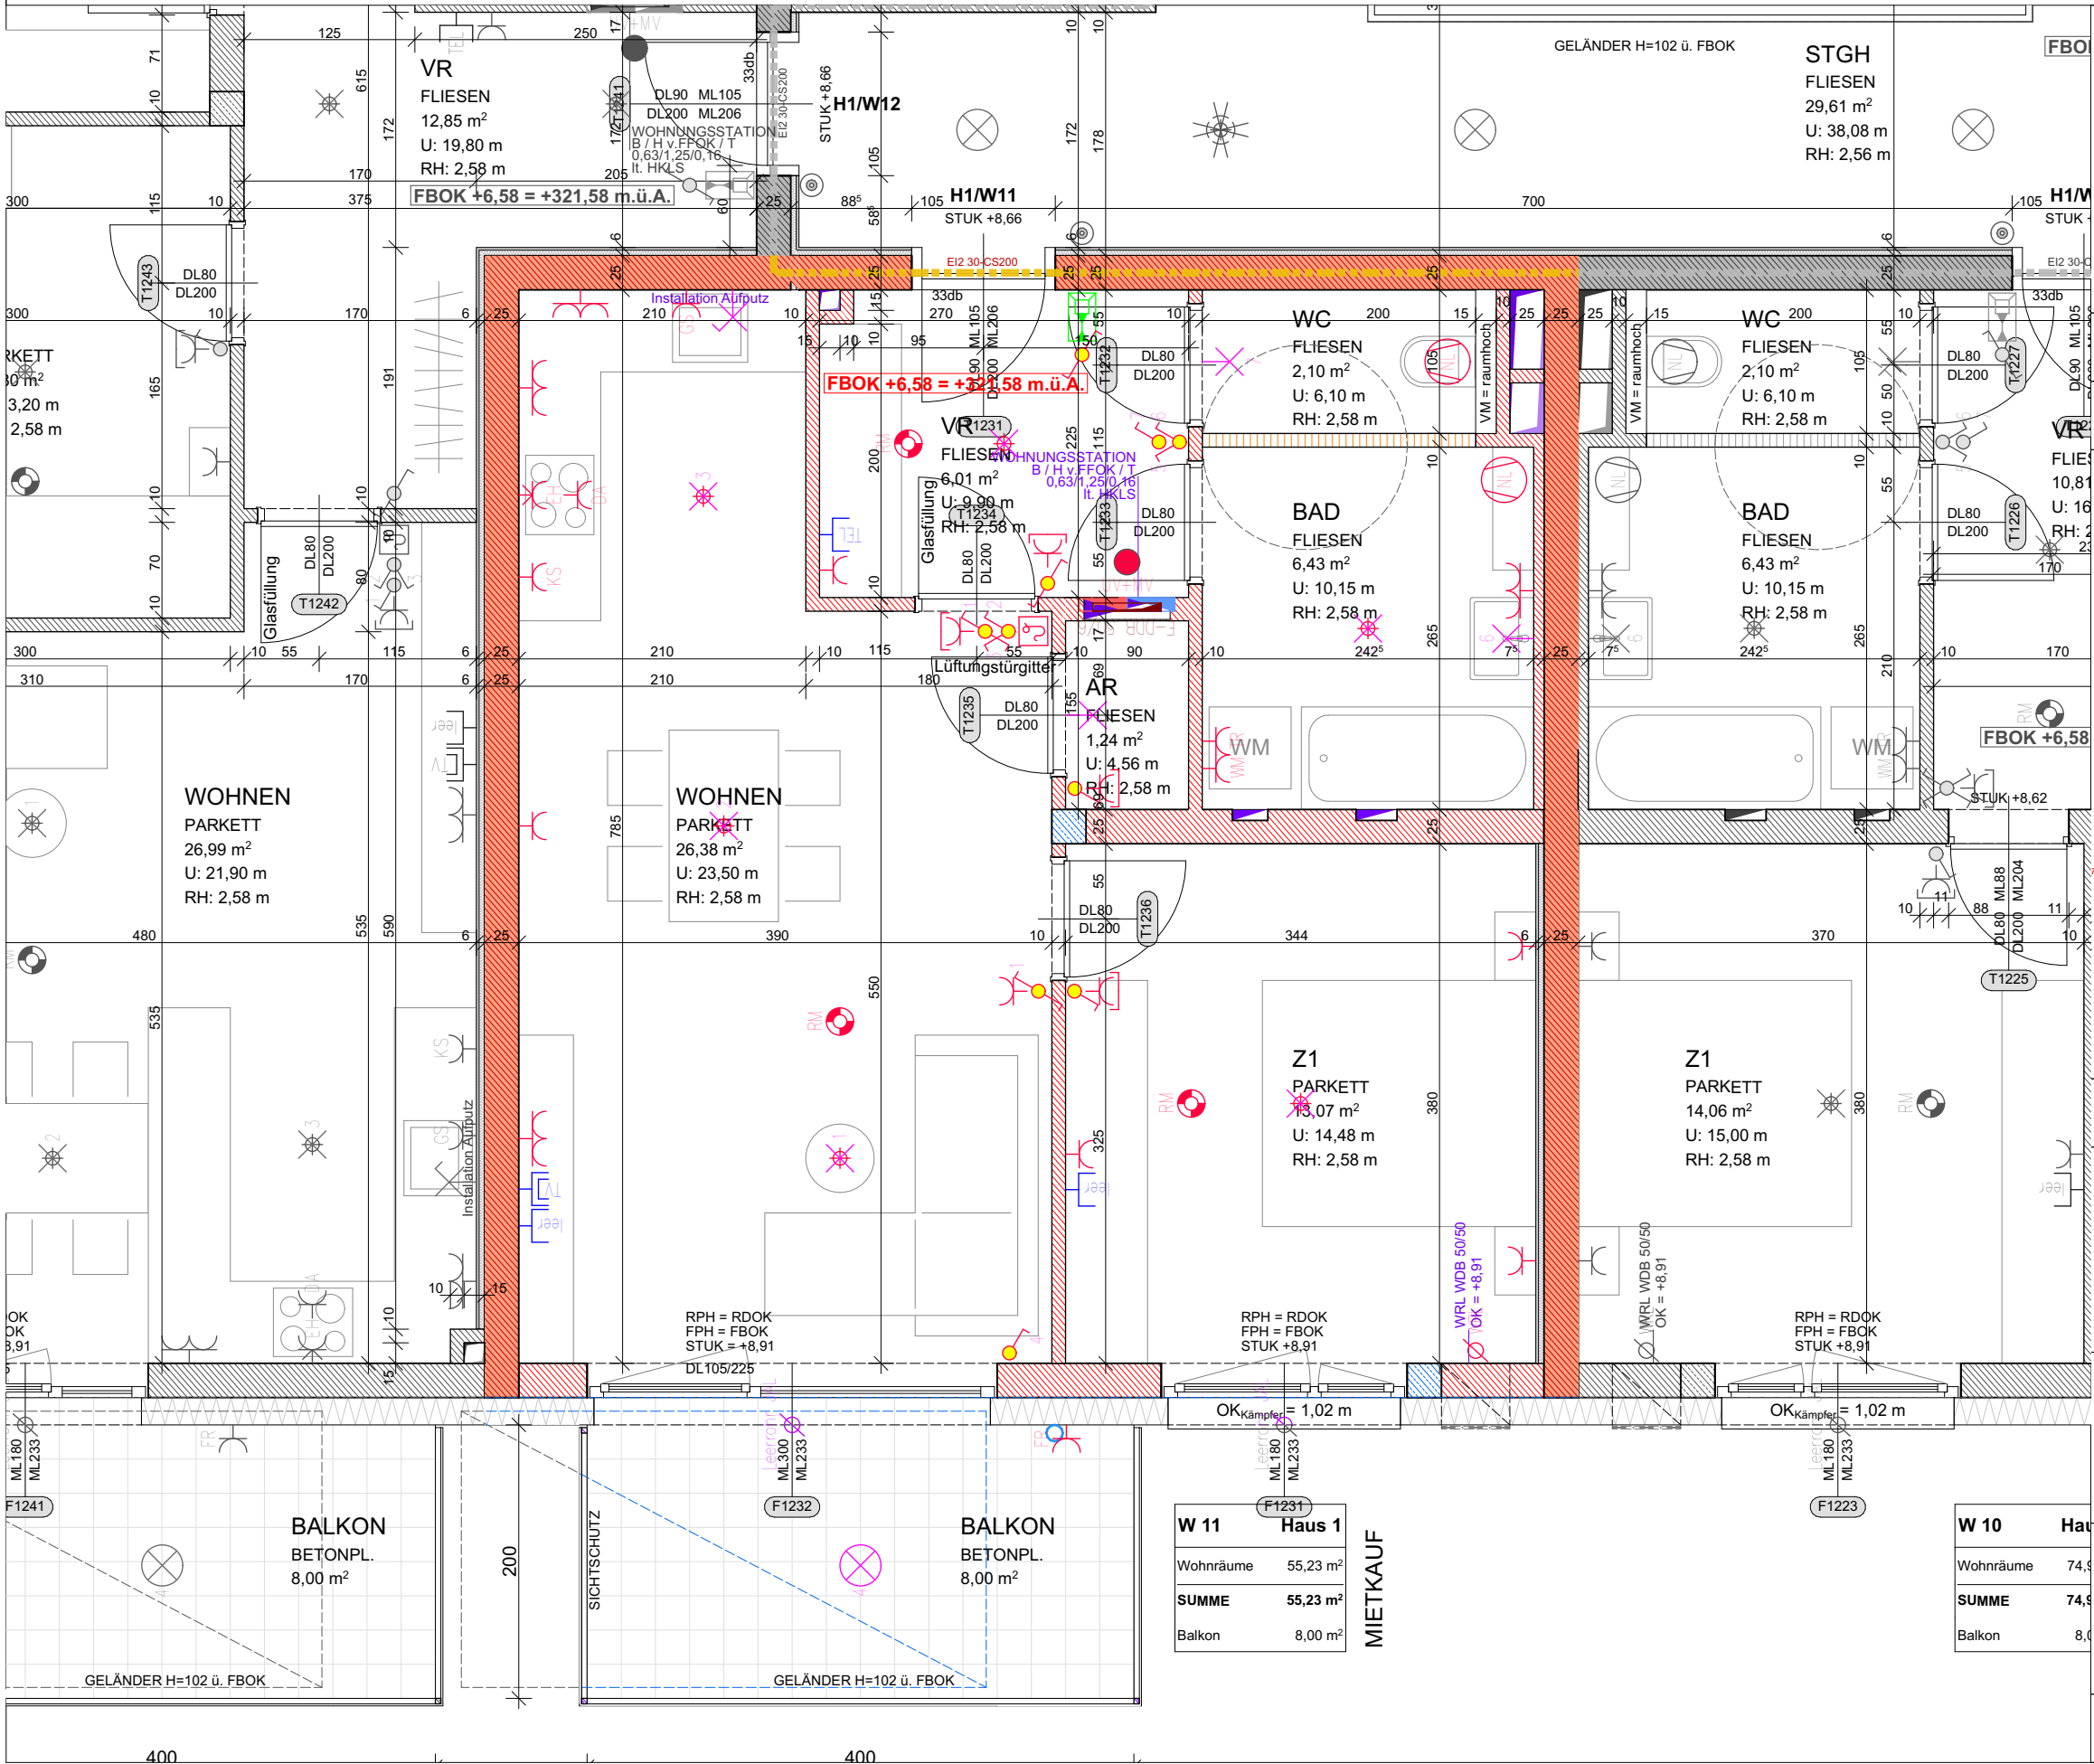

LAGEPLAN 1:2000

ELEKTROLEGENDE

Aus - Schalter	EDV-Einfachdose	Telefon-Dose
Serien-Schalter	EDV-Doppeldose	TV-Dose
Wechsel-Schalter	Druckknopfmelder	Licht-Auslass(Decke)
Doppel-Wechsel-Schalter	Rauchentlüftungs-Taster	Licht-Auslass(Wand)
Kreuz-Schalter	Rauchmelder	Licht-Auslass(Direkt-Wand)
Dimmer	Lautsprecher	Wandleuchte
Zeit-Schalter	Blitzleuchte	Deckenleuchte
Zeitimpuls-Schalter	Türöffner	Scheinwerfer
Klingel-Taster	Klingel	FR-Balken 1/36 o.1/58
Licht-Taster	Sprechanlage Video (Innen)	Fluchtweg-Tür
2pol-Aus-Schalter	Sprechanlage Video (Aussen)	Fluchtwegleuchte mit Richtungsfeile
Bew-Melder	Fingerprint	Sicherheitsleuchte Einbau
Jalousien-Taster	Zimmerterminal	Sicherheitsleuchte Aufbau
Schlüssel-Schalter	Zug-Taster	Brüstungskanal
Steckdose 1fach	Ruf-Taster	Kabelwanne
Steckdose 2fach	Kriech-Taster	Klemmdose
Steckdose 3fach	Rufempfänger	Unterverteiler
Steckdose 4fach	Anwesenheitslampe	Verteiler
Steckdose geschaltet	Miniterminal	Erdungsdrath Ø10
CEE 5pol	UHR	Erdungsfahne Ø10
230V-Auslass	Hupe	Erdungsverbinding Ø10
400V-Auslass	Kamera	Deckendose
Raumthermostat	Klemmdose	Leerrohr
Aussenfühler	Motorantrieb	vorbereitung E-Tür
Lichtfühler	WRL-Regler	
Windfühler	Bodendose	
Lüfter	Zutrittskontrolle	

ALLGEMEINE LEGENDE

Stahlbetonwand	Glas
Ziegelwand	Stahl
Schallschutzziegel	E-Verteiler UV
Gipskartonwand	E-Verteiler MV
Wärmedämmung	FBH-Verteiler

Vorbehaltlich ev. Abweichungen der dargestellten Grundrisse

Für die Möbelstellung unbedingt Naturmaße nehmen

Die dargestellten Raumgrößen sind Rohbaumaße (ohne Putz)

 
Fenstermaße -> Rohbauöffnung

Türmaße -> lichter Durchgang und Rohbaumauerlichte

Einrichtung ist symbolisch dargestellt

Planstand Ausführungsplanung

Grundriss im Maßstab 1:50



Gezeichnet gg, bk, mw Datum 21.03.2025