
 


Haus 2 | 3. Obergeschoß | Wohnung 13

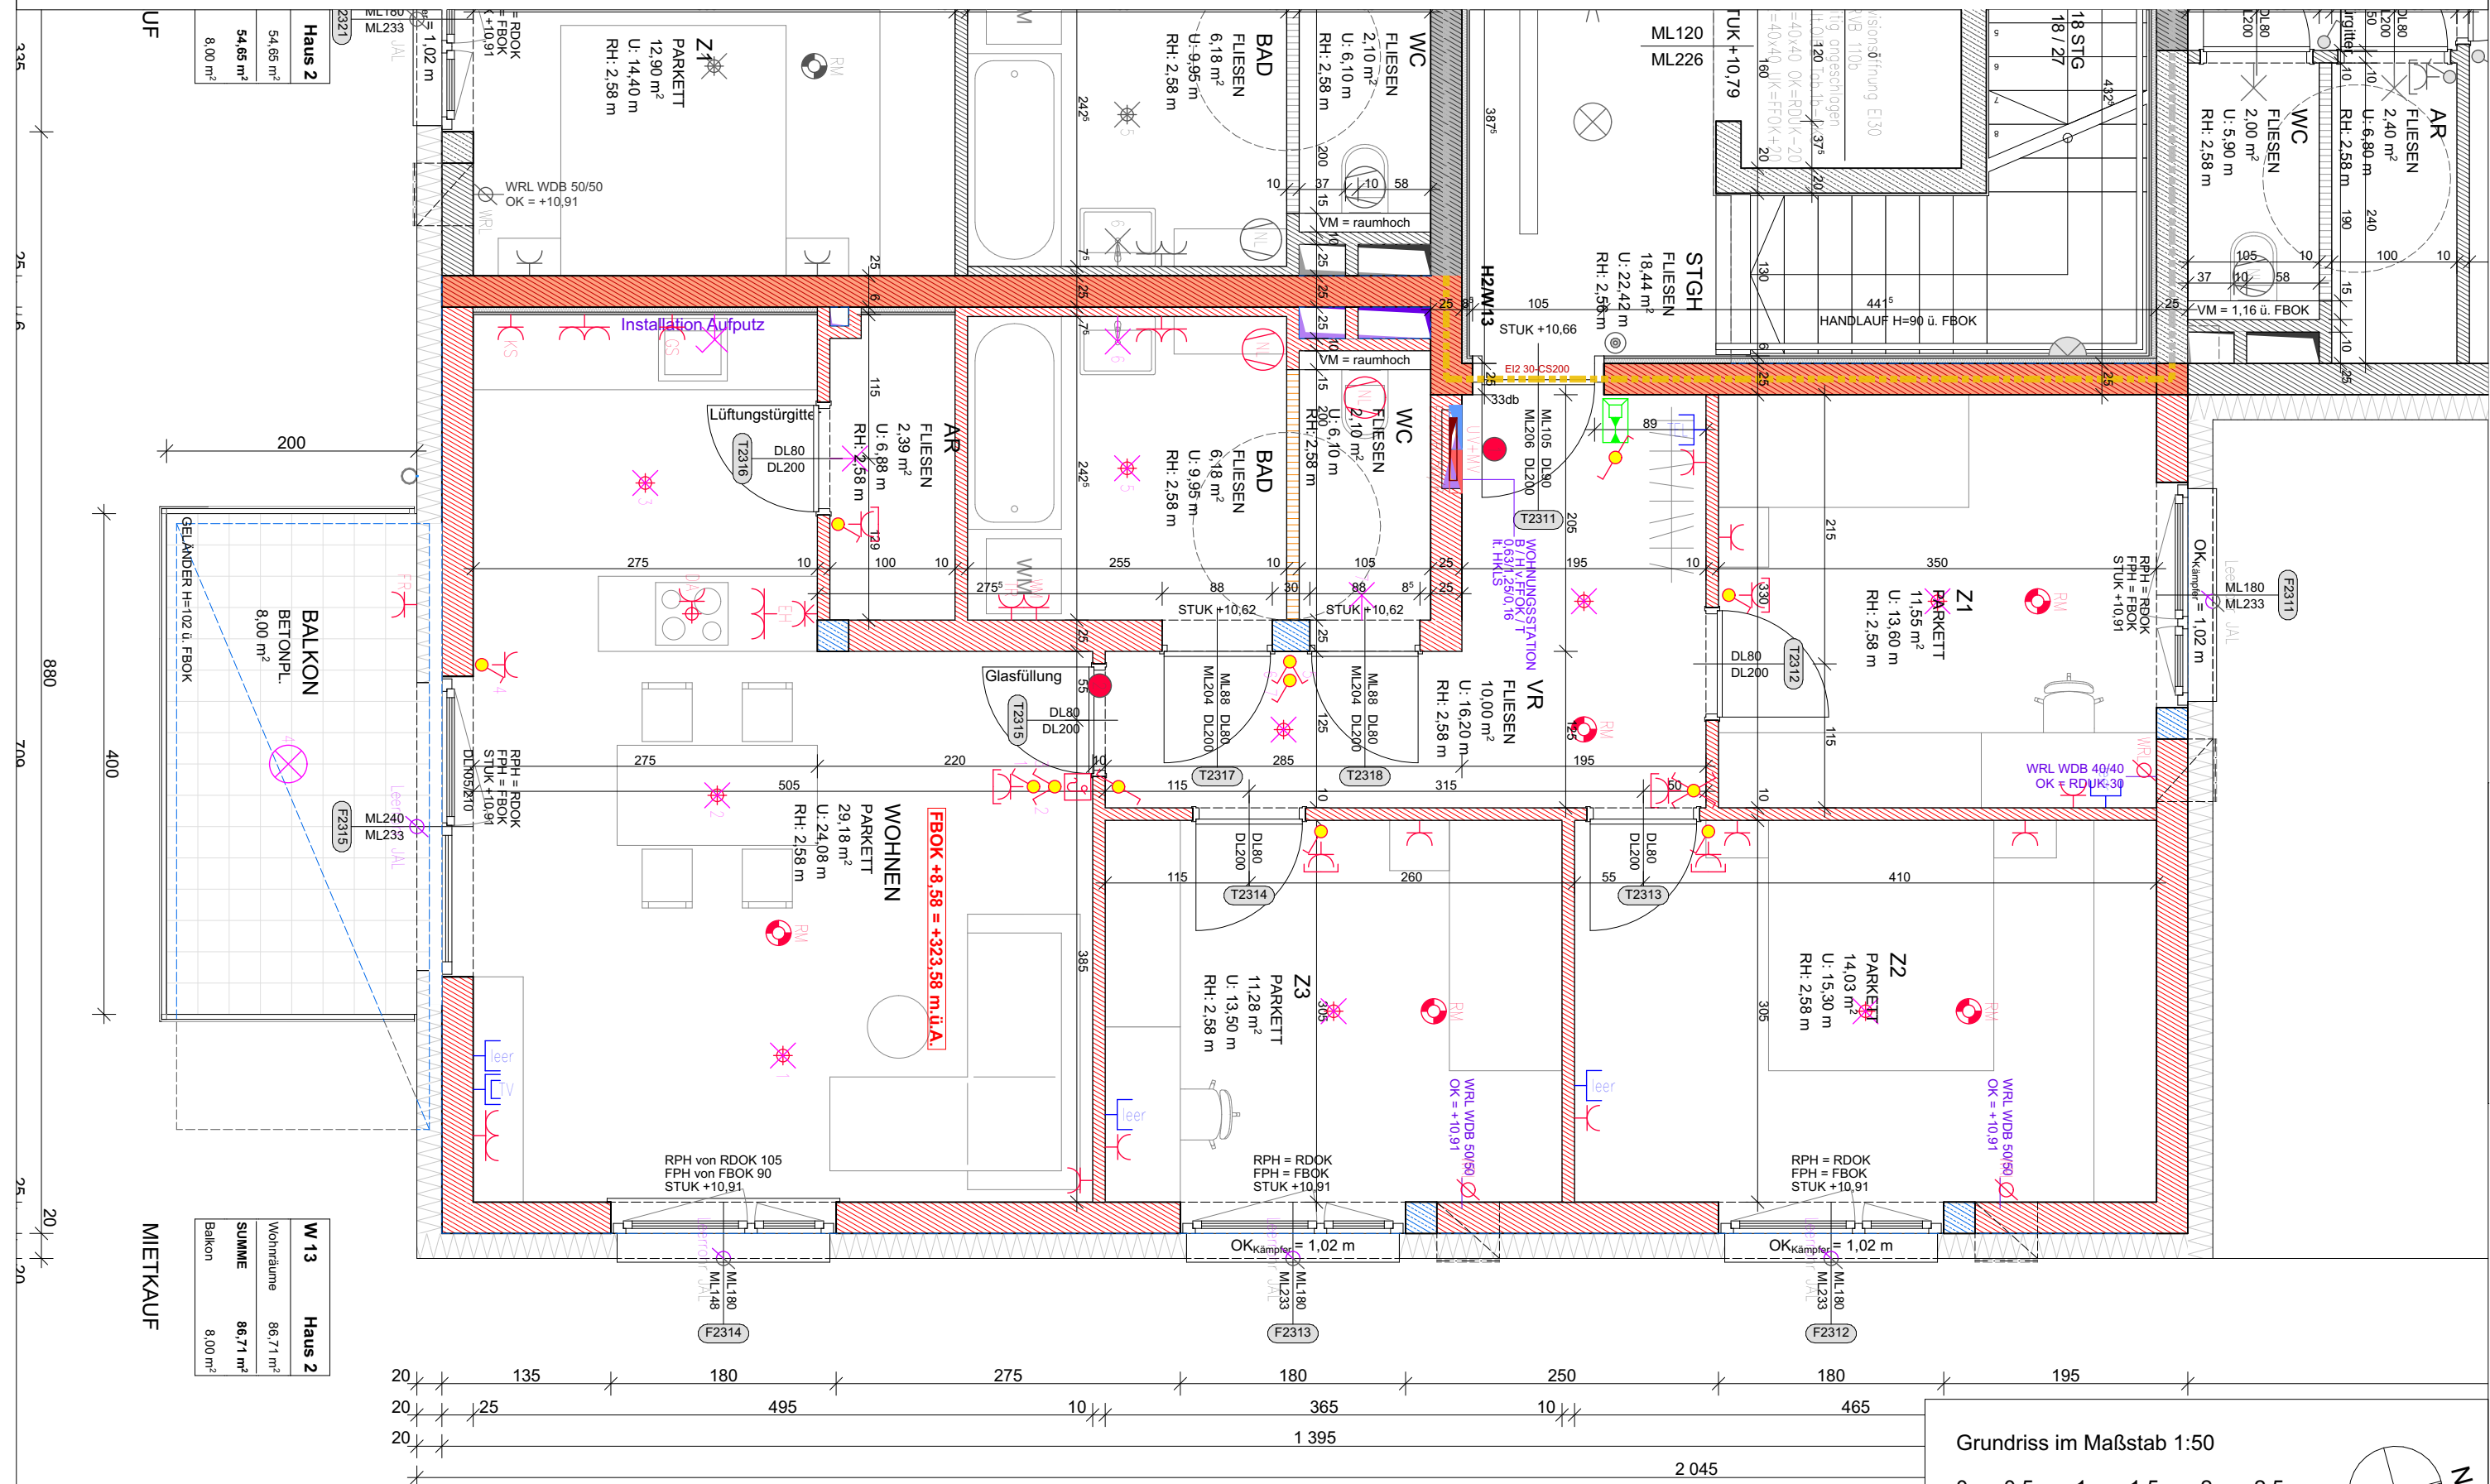

0 0,5 1 1,5 2 2,5m



Gezeichnet gg, bk, mw Datum 21.03.2025

W 13	Haus 2
Wohnräume	86,71 m ²
SUMME	86,71 m²
Balkon	8,00 m ²

Wohnbau WSG Schärding Kainzbauernweg

Haus 2 | 3. Obergeschoß | Wohnung 13




Norbert Haderer Ziviltechniker GmbH

4020 Linz Annagasse 2

fon 0732/78 1028 fax -14

e-mail office@haderer.or.at

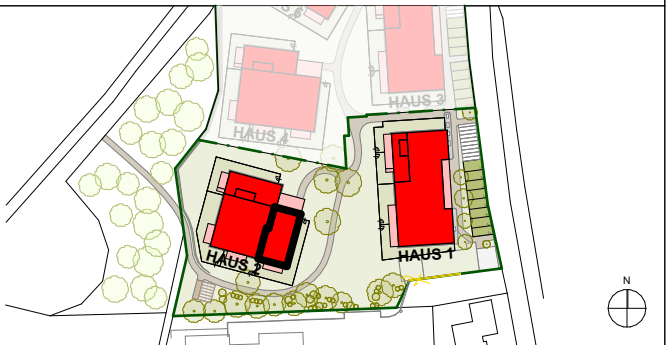

LAGEPLAN 1:2000

ELEKTROLEGENDE

Aus - Schalter	EDV-Einfachdose	Telefon-Dose
Serien-Schalter	EDV-Doppeldose	TV-Dose
Wechsel-Schalter	Druckknopfmelder	Licht-Auslass(Decke)
Doppel-Wechsel-Schalter	Rauchentlüftungs-Taster	Licht-Auslass(Wand)
Kreuz-Schalter	Rauchmelder	Licht-Auslass(Direkt-Wand)
Dimmer	Lautsprecher	Wandleuchte
Zeit-Schalter	Blitzleuchte	Deckenleuchte
Zeitimpuls-Schalter	Türöffner	Scheinwerfer
Klingel-Taster	Klingel	FR-Balken 1/36 o.1/58
Licht-Taster	Sprechanlage Video (Innen)	
2pol-Aus-Schalter	Sprechanlage Video (Aussen)	
Bew-Melder	Fingerprint	Fluchtweg-Tür
Bew-Melder 360 Grad	Zimmerterminal	Fluchtwegleuchte mit Richtungsfeile
Jalousien-Taster	Zug-Taster	
Schlüssel-Schalter	Ruf-Taster	Sicherheitsleuchte Einbau
Steckdose 1fach	Kriech-Taster	Sicherheitsleuchte Aufbau
Steckdose 2fach	Rufempfänger	Brüstungskanal
Steckdose 3fach	Anwesenheitslampe	Kabelwanne
Steckdose 4fach	Miniterminal	Klemmdose
Steckdose geschaltet	UHR	Unterverteiler
CEE 5pol	Hupe	Verteiler
230V-Auslass	Kamera	Erdschleifdraht Ø10
400V-Auslass	Klemmdose	Erdschleifdraht Ø10
Raumthermostat	Motorantrieb	Erdschleifverbindung Ø10
Aussenfühler	WRL-Regler	Deckendose
Lichtfühler	Bodendose	Leerrohr
Windfühler	Zutrittskontrolle	vorbereitung E-Tür
Lüfter		

ALLGEMEINE LEGENDE

Stahlbetonwand	Glas
Ziegelwand	Stahl
Schallschutzziegel	E-Verteiler UV
Gipskartonwand	E-Verteiler MV
Wärmedämmung	FBH-Verteiler

Vorbehaltlich ev. Abweichungen der dargestellten Grundrisse

Für die Möbelstellung unbedingt Naturmaß nehmen

Die dargestellten Raumgrößen sind Rohbaumaße (ohne Putz)


Fenstermaße -> Rohbauöffnung

Türmaße -> lichter Durchgang und Rohbaumauerlichte

Einrichtung ist symbolisch dargestellt

Planstand Ausführungsplanung

Grundriss im Maßstab 1:100

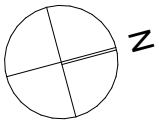

Gezeichnet gg, bk, mw Datum 21.03.2025