


Oberfelderhöfe BA III

Karl-Bregartner-Straße 12

Wohnung 12/6

2. Obergeschoß

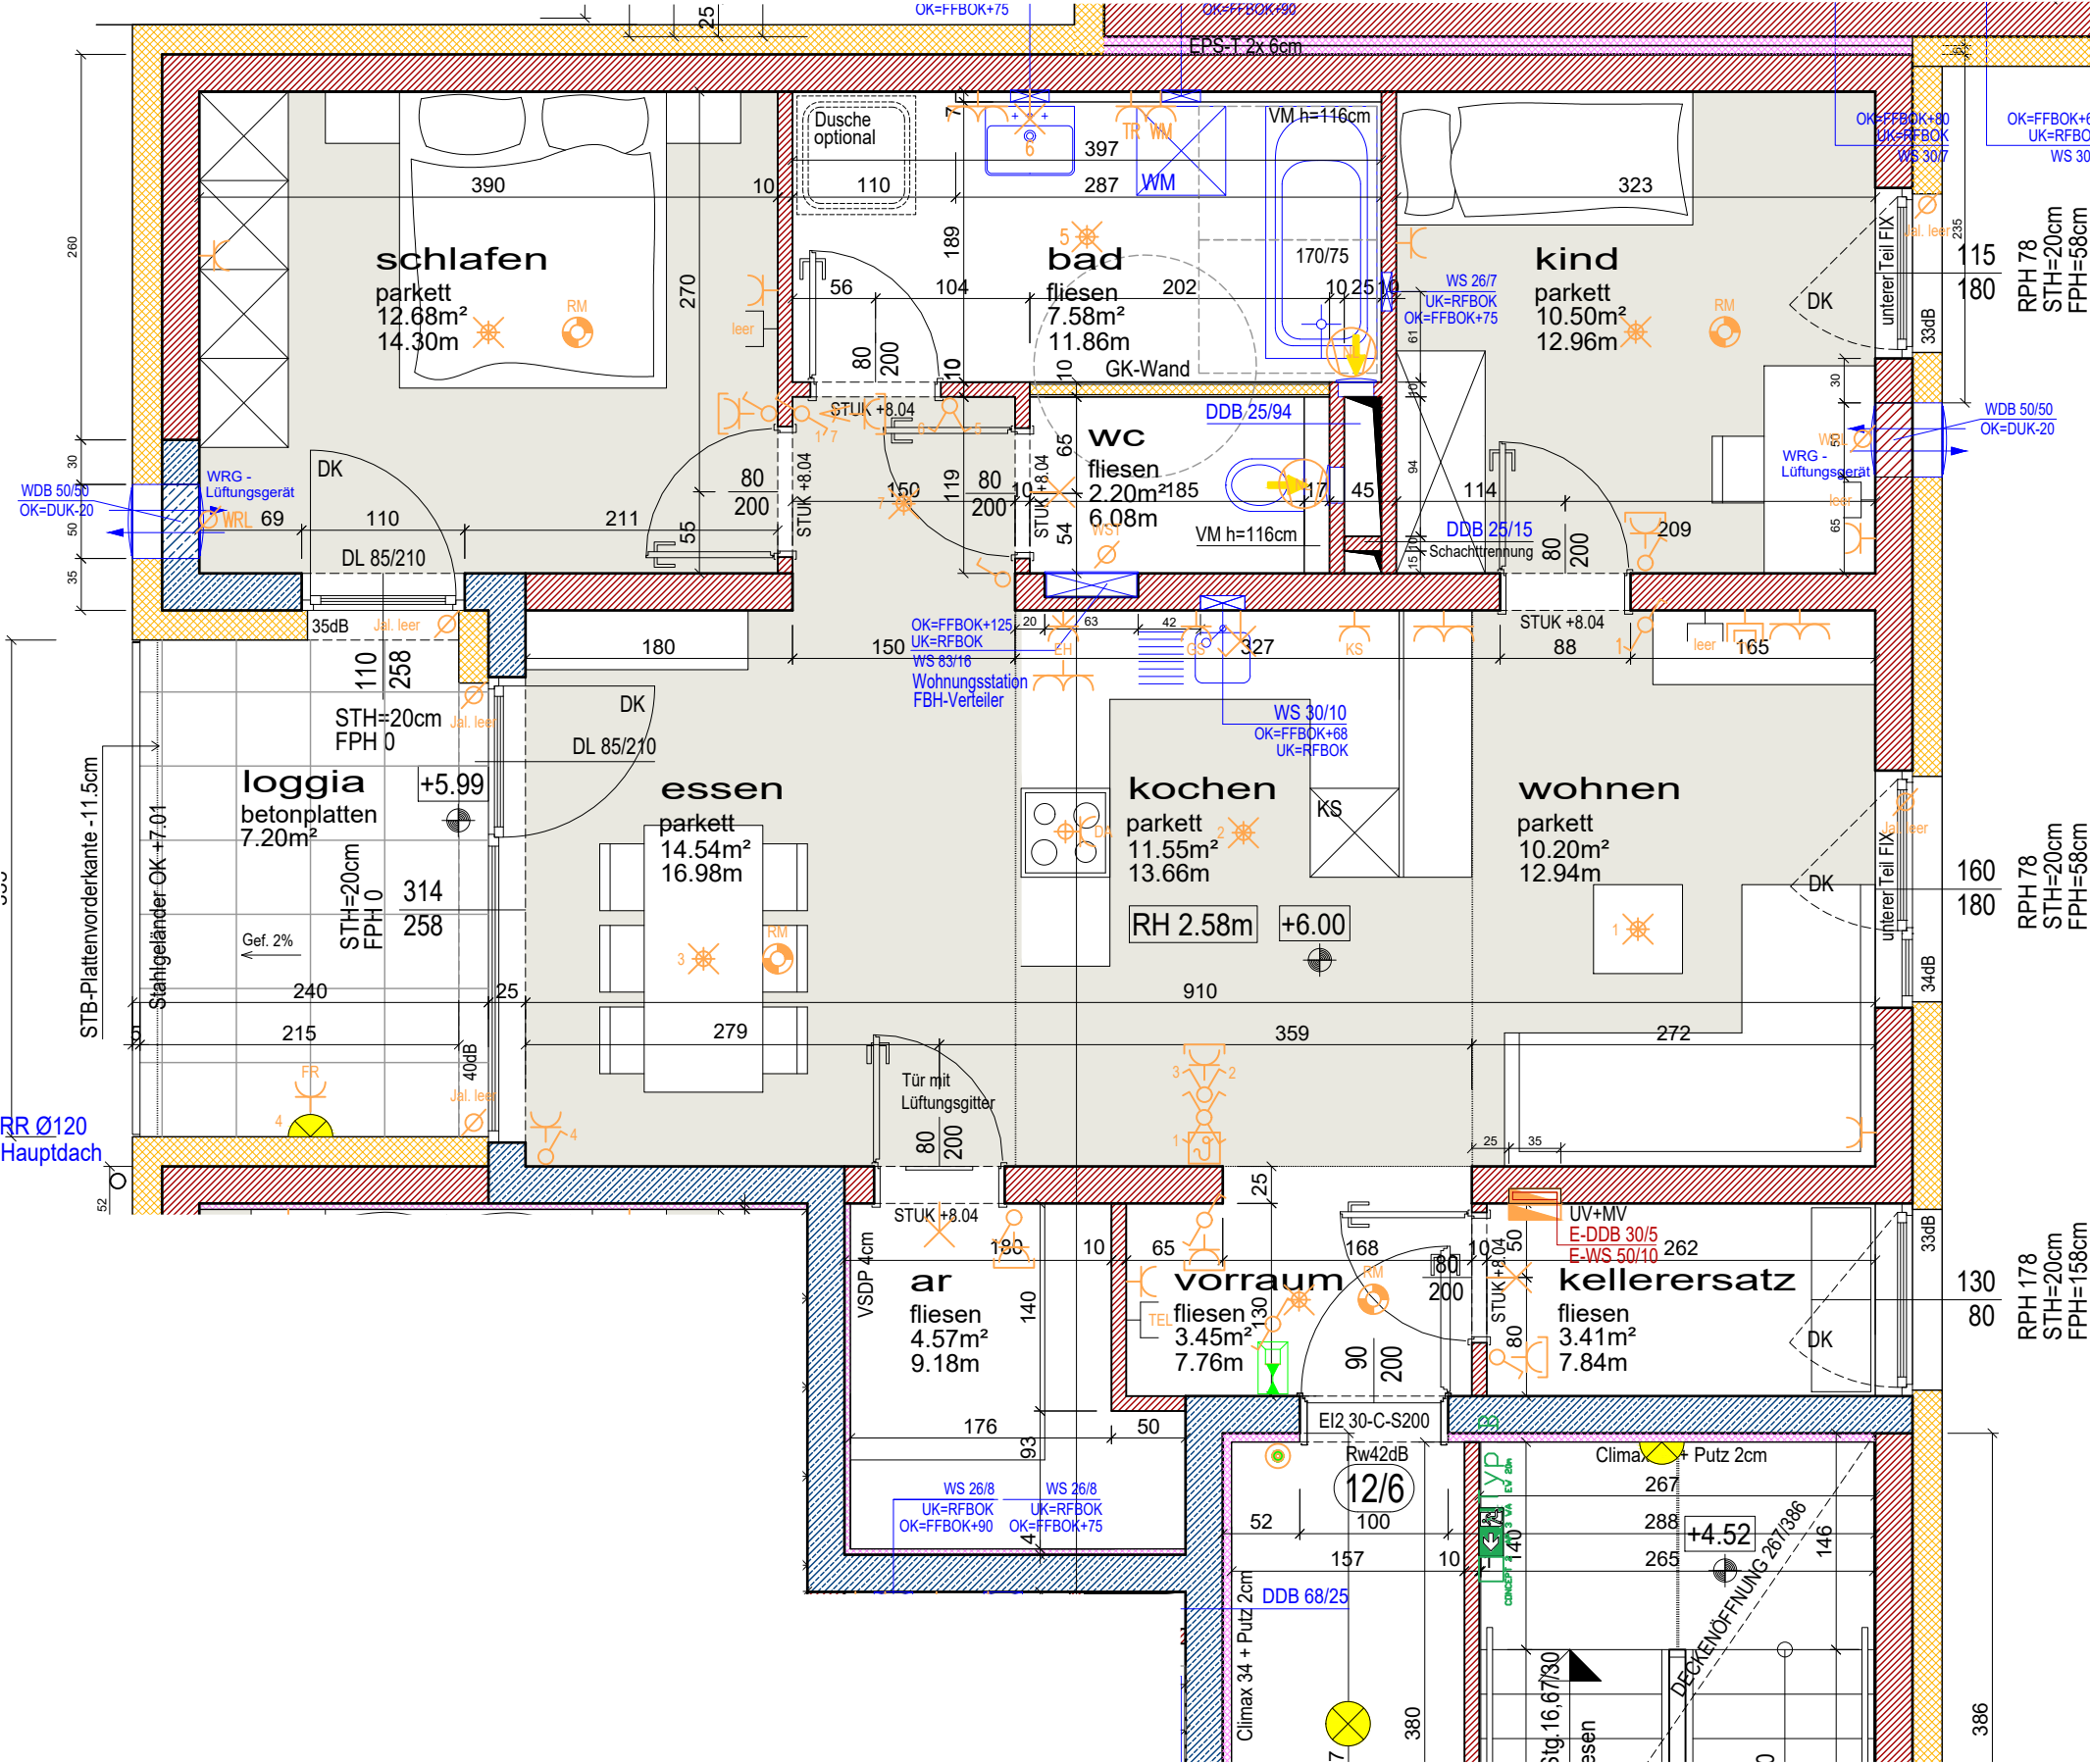

WOHNUNG 12/6	
Wohnräume	77.27 m²
Loggia	7.20 m²
Kellerersatz	3.41 m²
Maßstab 1:50	Dat. 03.07.2025
gez. DIGA	




architektur studio

griepfer|schneebauer

A-4600 WELS, OBERFELDSTRASSE 21

TEL.: +43(0)7242/350155
office@gs-architekturstudio.at
www.gs-architekturstudio.at

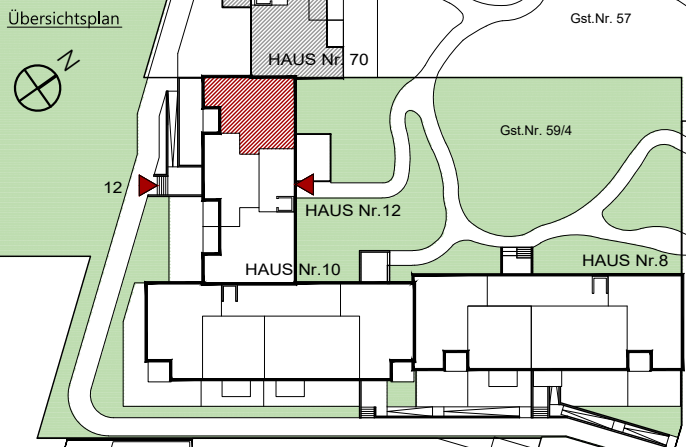

Legende Elektroinstallationen

- Wandleuchte

Deckenleuchte

Bew-Melder

Sprechanlage (Innen)

Klingel-Taster

UP Ausschalter

UP Serienschalter

UP Licht-Taster

UP Wechselhalter

UP Taster Lüfter NLR

UP Schukosteckdose 1-fach

UP Schukosteckdose 1-fach Feuchtraum

UP Schukosteckdose 2-fach waagrecht

UP Schukosteckdose E-Herd + Dunstabzug
- Telefon-Dose

Leerrohr TV-Dose

Klingel

Raumthermostat

Aussenföhler

Leerrohr

Elektrischer Anschluss

Lüfter

Motorantrieb

Rauchmelder

Licht-Auslass (Decke)

Licht-Auslass (Wand)

Anmerkungen

Die in den Plänen eingezeichneten Möbel stellen einen Einrichtungsvorschlag dar und sind nicht bindend. Für sämtliche Möbel und sonstige Einbauten ist es erforderlich, dass vor Anfertigung der Möbel die Maße der Räume und der Flächen der Wasseranschlüsse in Küche und Bad und für die Elektroinstallationen.

Freiflächen werden im Zuge der Bauausführung den örtlichen Gegebenheiten angepasst. Böschungs- und Bepflanzungsflächen können sich heraus ergeben. Diese sind in den ausgewiesenen Gartenflächen inkludiert. Aus den planlichen Darstellungen kann kein Anspruch auf eine gesamtheitliche Ebene Gartenfläche abgeleitet werden.

Bruttoflächen / Rohbaumaße
Änderungen vorbehalten!