


Oberfelderhöfe BA III

Karl-Bregartner-Straße 10

Wohnung 10/13

3. Obergeschoß

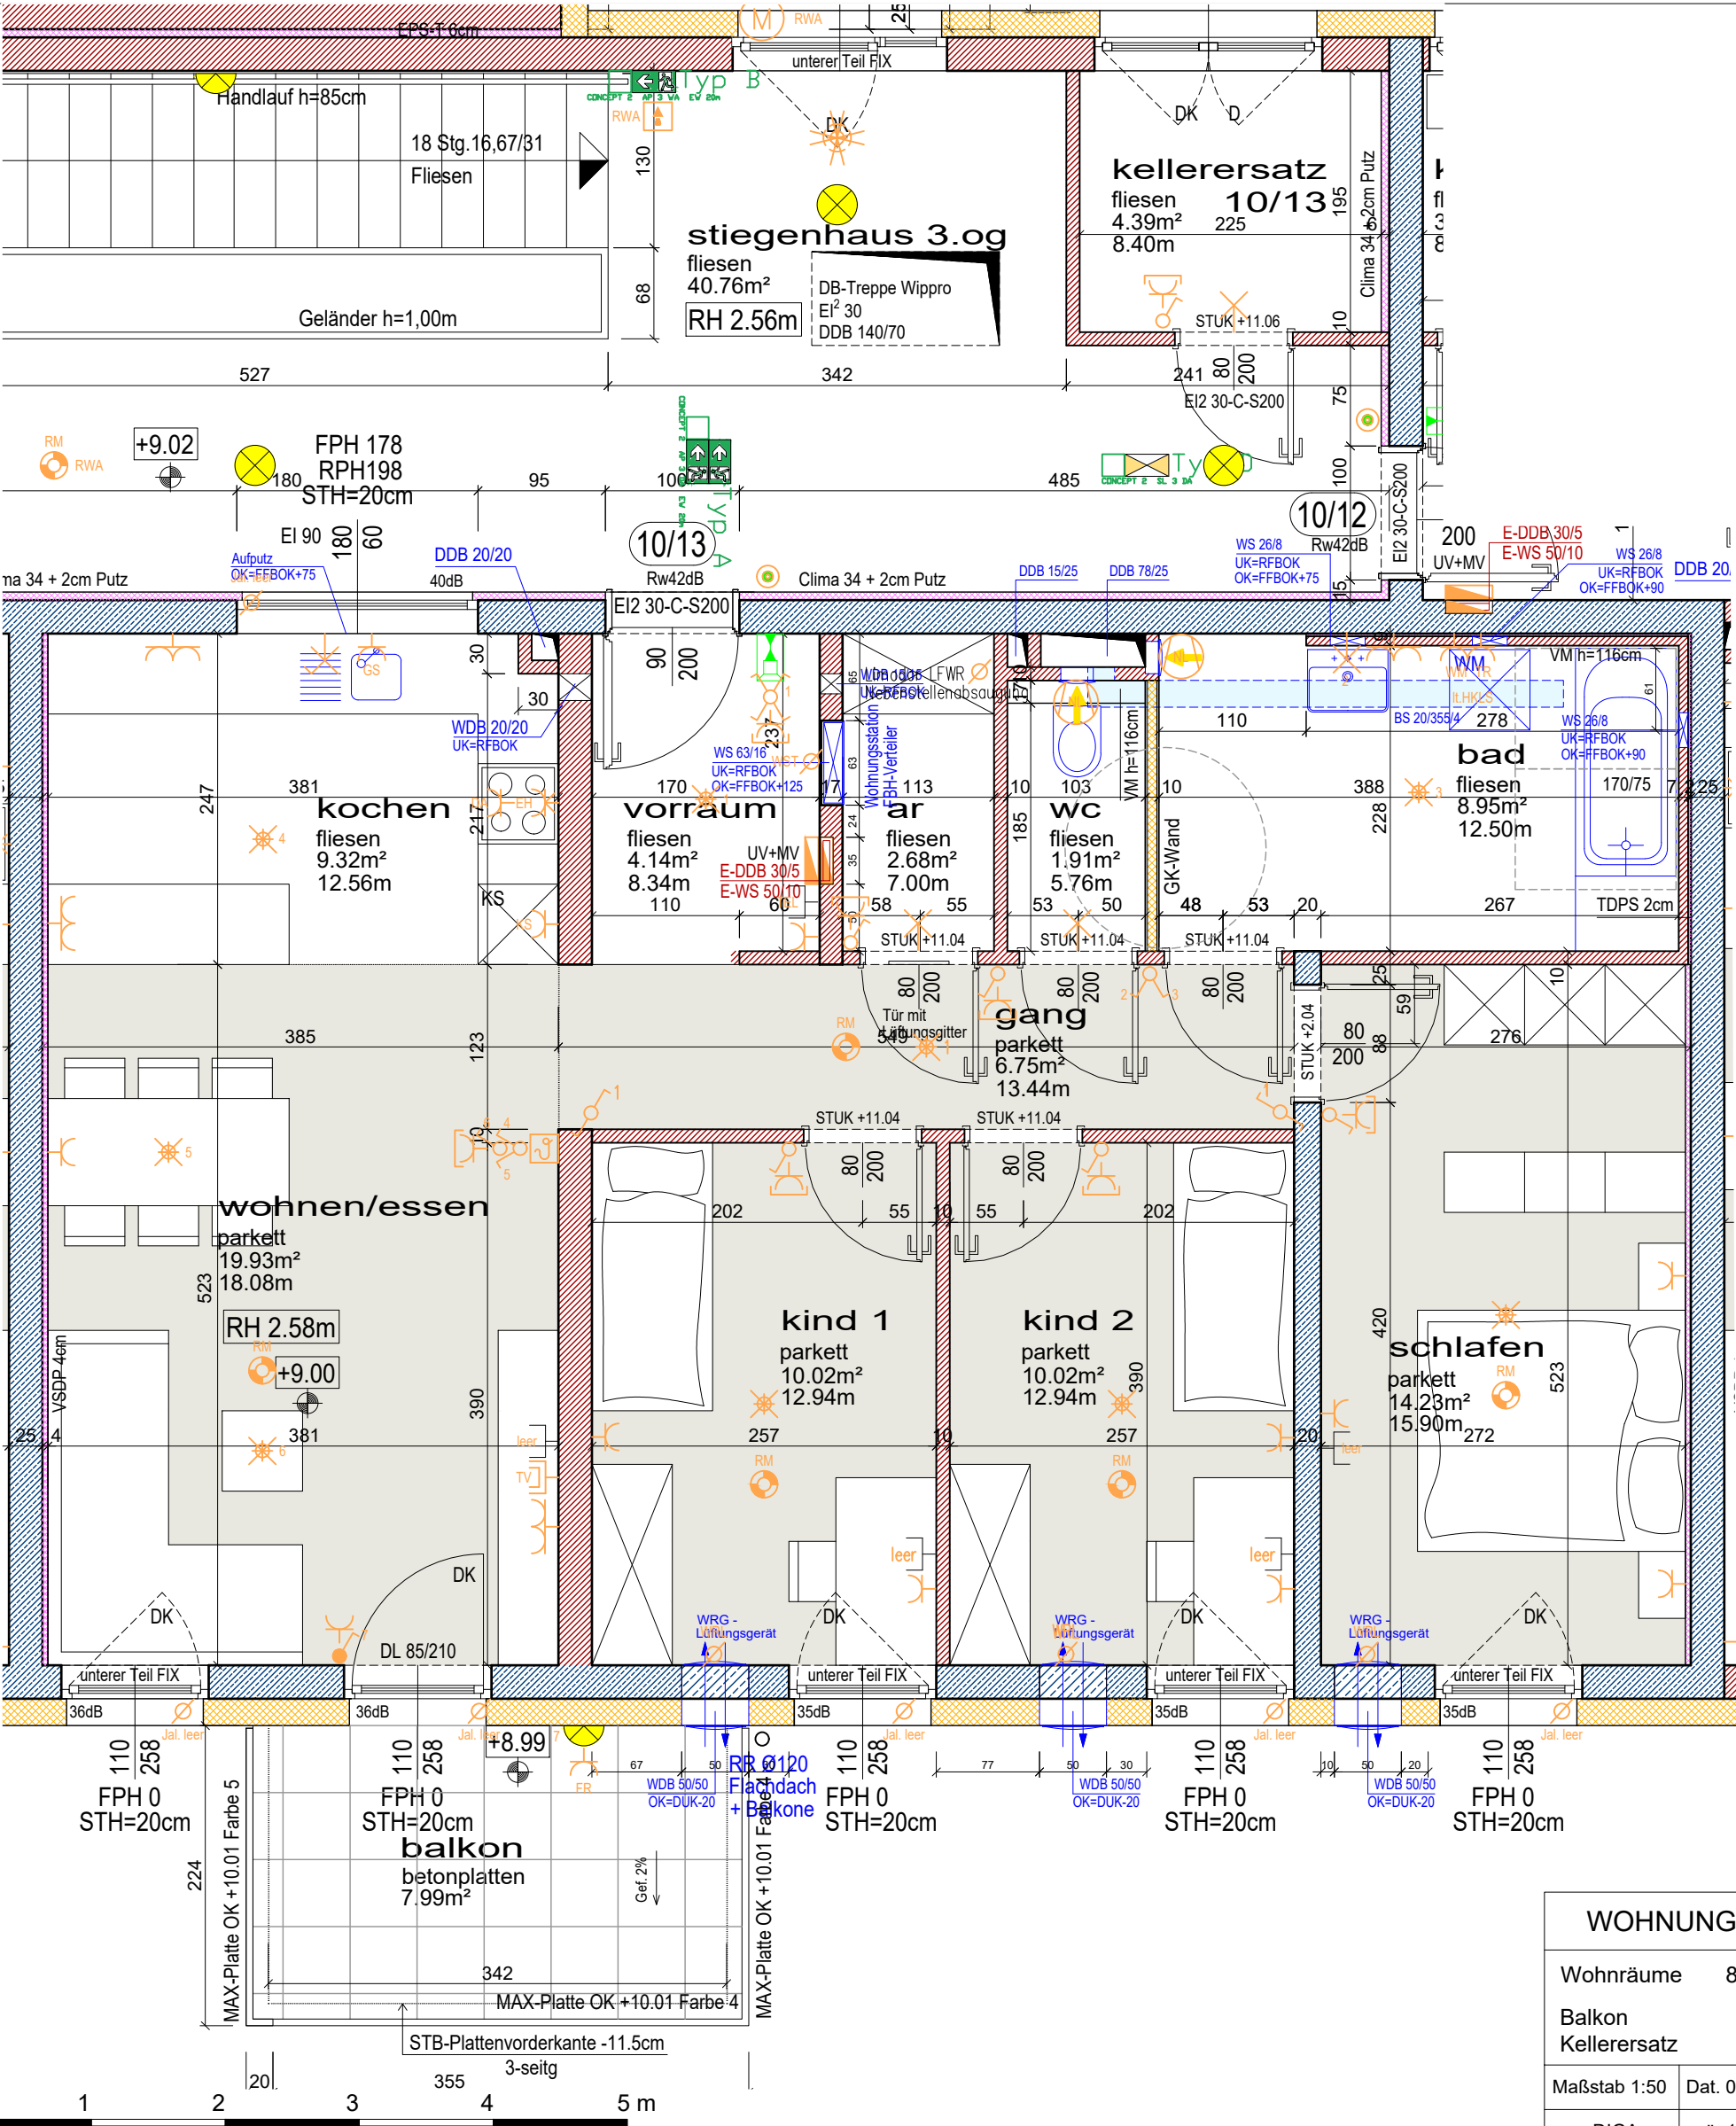

WOHNUNG 10/13	
Wohnräume	87.95 m²
Balkon	7.99 m²
Kellerersatz	4.39 m²
Maßstab 1:50	Dat. 03.07.2025
gez. DIGA	geä. 12.08.2025

MEINE WSG

architektur studio

grießer|schneebauer

A-4600 WELS, OBERFELDSTRASSE 21

TEL.: +43(0)7242/350155

office@gs-architekturstudio.at

www.gs-architekturstudio.at

Übersichtsplan

- Legende Elektroinstallationen

Wandleuchte

Deckenleuchte

Bew-Melder

Sprechanlage (Innen)

Klingel-Taster

UP Ausschalter

UP Serienschalter

UP Licht-Taster

UP Wechselchalter

UP Taster Lüfter NLR

UP Schukosteckdose 1-fach

UP Schukosteckdose 1-fach Feuchtraum

UP Schukosteckdose 2-fach waagrecht

UP Schukosteckdose E-Herd + Dunstabzug

Telefon-Dose

Leerrohr TV-Dose

Klingel

Raumthermostat

Aussenfühler

Leerrohr

Elektrischer Anschluss

Lüfter

Motorantrieb

Rauchmelder

Licht-Auslass (Decke)

Licht-Auslass (Wand)
- Anmerkungen

Die in den Plänen eingezeichneten Möbel stellen einen Einrichtungsvorschlag dar und sind nicht bindend. Für sämtliche Möbel und sonstige Einbauten ist es erforderlich, dass vor Anfertigung der Möbel die Maße der Räume und der Flächen der Flächen abgeleitet werden.

Freiflächen werden im Zuge der Bauausführung den örtlichen Gegebenheiten angepaßt. Böschungs- und Bepflanzungsflächen können sich heraus ergeben. Diese sind in den ausgewiesenen Gartenflächen inkludiert. Aus den planlichen Darstellungen kann kein Anspruch auf eine gesamtethische Ebene abgeleitet werden.

Bruttoflächen / Rohbaumaße Änderungen vorbehalten!