

Wohnbau WSG Schärding Kainzbauernweg

Haus 1 | 4. Obergeschoß | Wohnung 19



Norbert Haderer Ziviltechniker GmbH

4020 Linz Annagasse 2

fon 0732/78 1028 fax -14


e-mail office@haderer.or.at



HAUS 1

5 Geschoße (4+D)

19 WE (16MK+3ET)

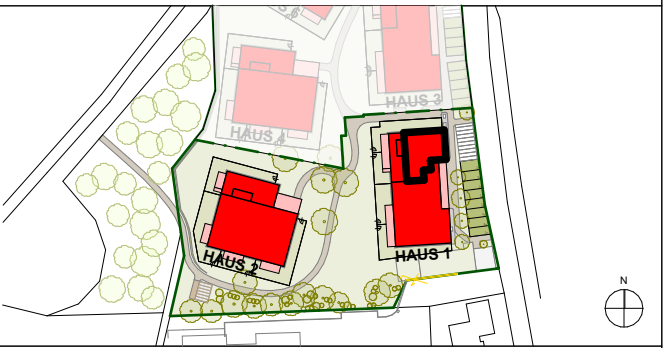

LAGEPLAN 1:2000

ELEKTROLEGENDE

Aus - Schalter	EDV-Einfachdose	Telefon-Dose
Serien-Schalter	EDV-Doppeldose	TV-Dose
Wechsel-Schalter	Druckknopfmelder	Licht-Auslass(Decke)
Doppel-Wechsel-Schalter	Rauchentlüftungs-Taster	Licht-Auslass(Wand)
Kreuz-Schalter	Lautsprecher	Licht-Auslass(Direkt-Wand)
Dimmer	Blitzleuchte	Wandleuchte
Zeit-Schalter	Türöffner	Deckenleuchte
Zeitimpuls-Schalter	Klingel	Scheinwerfer
Klingel-Taster	Sprechanlage Video (Innen)	FR-Balken 1/36 o.1/58
Licht-Taster	Sprechanlage Video (Aussen)	230V WST/FBH
2pol-Aus-Schalter	Fingerprint	+Verbindung zu RTH
Bew-Melder 360 Grad	Zimmerterminal	Fluchtweg-Tür
Jalousien-Taster	Zug-Taster	Fluchtwegleuchte mit Richtungspfeile
Schlüssel-Schalter	Ruf-Taster	Sicherheitsleuchte Einbau
Steckdose 1fach	Kriech-Taster	Sicherheitsleuchte Aufbau
Steckdose 2fach	Rufempfänger	Brüstungskanal
Steckdose 3fach	Anwesenheitslampe	Kabelwanne
Steckdose 4fach	Miniterminal	Klemmdose
Steckdose geschaltet	UHR	Unterverteiler
CEE 5pol	Hupe	Verteiler
230V-Auslass	Kamera	Erddungsdrath Ø10
400V-Auslass	Klemmdose	Erddungsdrath Ø10
Raumthermostat	Motorantrieb	Erddungsdrath Ø10
Aussenfühler	WRL-Regler	Deckendose
Lichtfühler	Bodendose	Leerrohr
Windfühler	Zutrittskontrolle	Leerrohr E-Tür
Lüfter		

ALLGEMEINE LEGENDE

Stahlbetonwand	Glas
Ziegelwand	Stahl
Schallschutzziegel	E-Verteiler UV
Gipskartonwand	E-Verteiler MV
Wärmedämmung	FBH-Verteiler

Vorbehaltlich ev. Abweichungen der dargestellten Grundrisse

Für die Möbelstellung unbedingt Naturmaße nehmen

Die dargestellten Raumgrößen sind Rohbaumaße (ohne Putz)

 
Fenstermaße -> Rohbauöffnung

Türmaße -> lichter Durchgang und Rohbaumauerlichte

Einrichtung ist symbolisch dargestellt

Planstand Ausführungsplanung

Grundriss im Maßstab 1:50



Gezeichnet gg, bk, mw Datum 25.04.2025

Wohnbau WSG Schärding Kainzbauernweg

Haus 1 | 4. Obergeschoß | Wohnung 19





Norbert Haderer Ziviltechniker GmbH

4020 Linz Annagasse 2

fon 0732/78 1028 fax -14

e-mail office@haderer.or.at

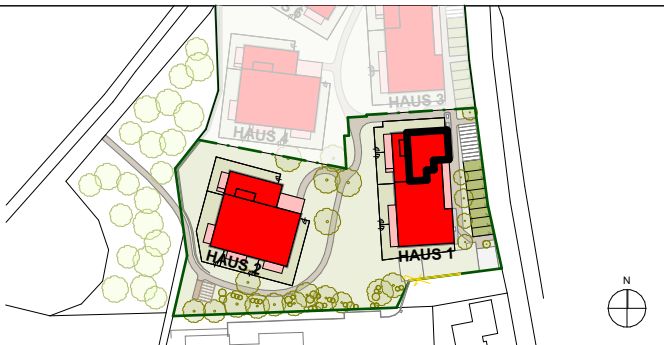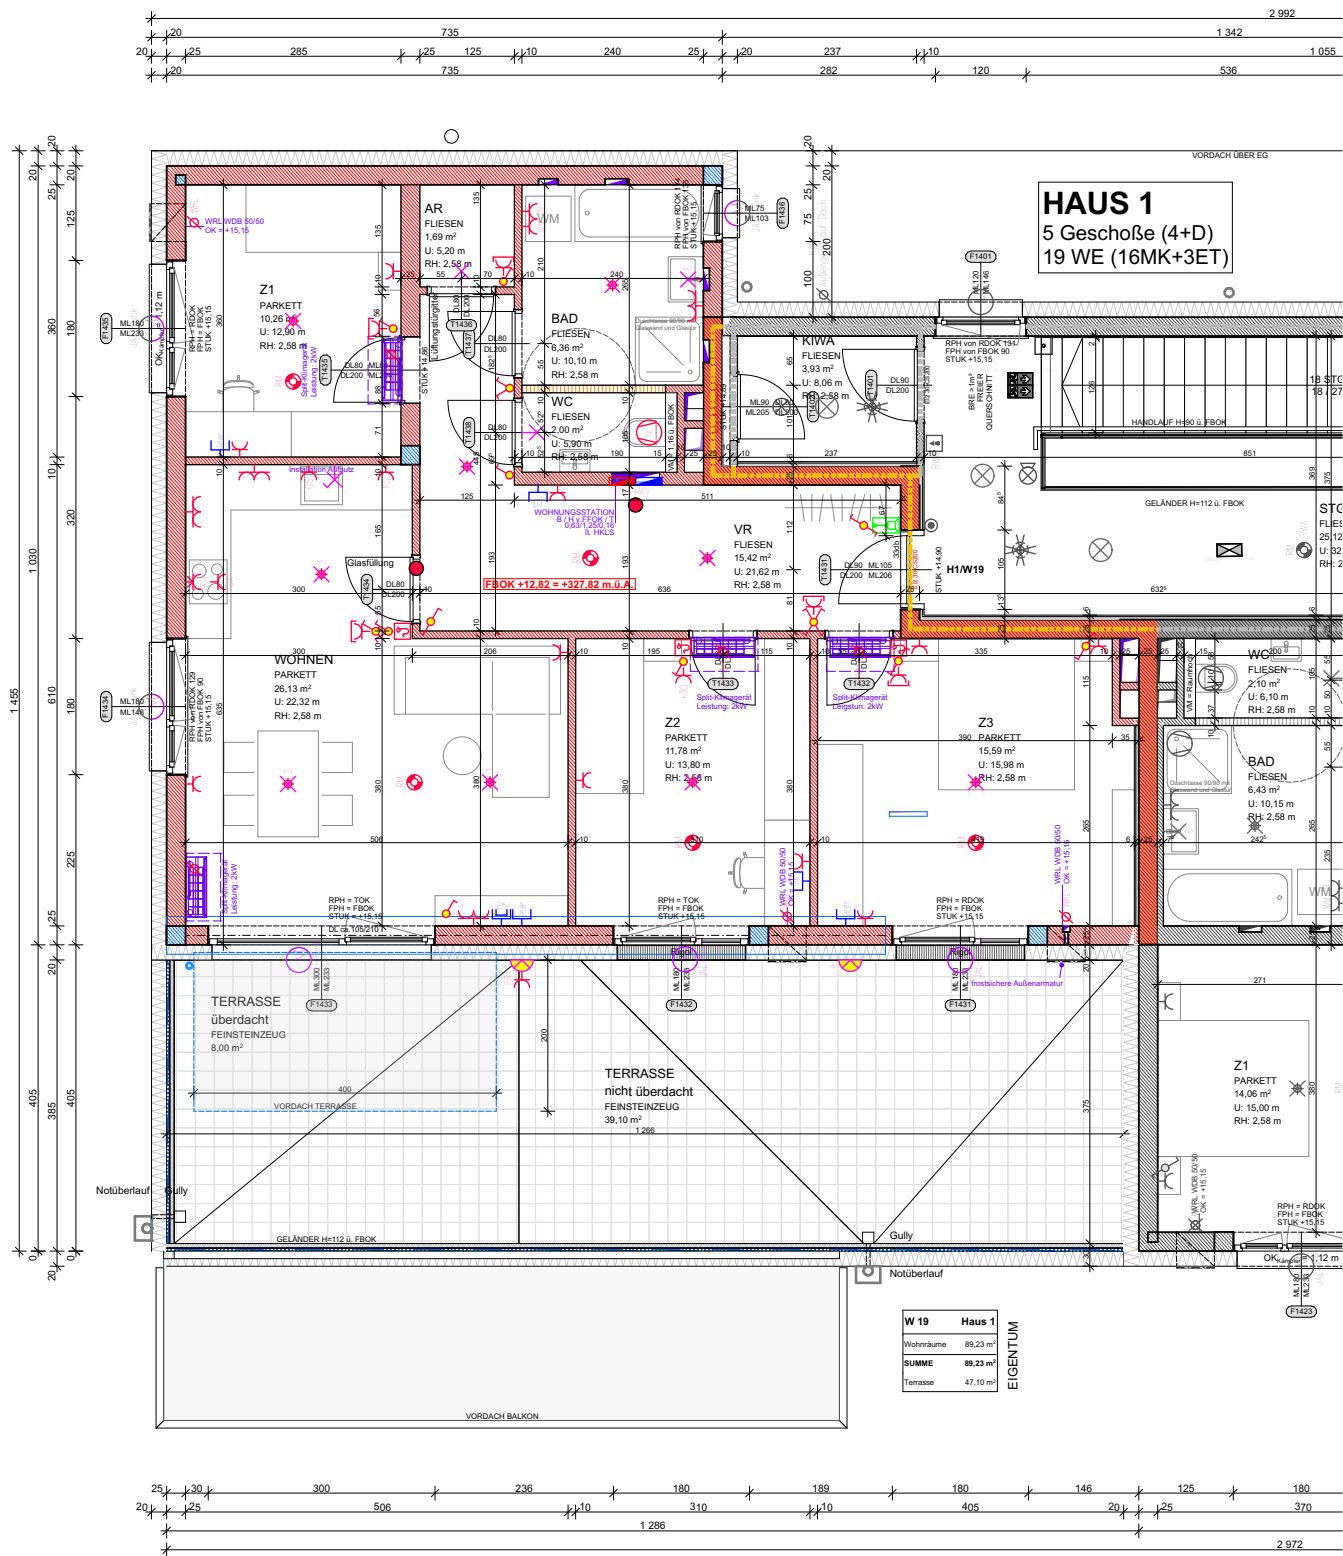

LAGEPLAN 1:2000

ELEKTROLEGENDE

	Aus-Schalter		EDV-Einfachdose		Telefon-Dose
	Serien-Schalter		EDV-Doppeldose		TV-Dose
	Wechsel-Schalter		Druckknopfmelder		Licht-Auslass(Decke)
	Doppel-Wechsel-Schalter		Rauchentlüftung-Taster		Licht-Auslass(Wand)
	Kreuz-Schalter		Lautsprecher		Licht-Auslass(Direkt-Wand)
	Dimmer		Blitzleuchte		Wandleuchte
	Zeit-Schalter		Türöffner		Deckenleuchte
	Zeimpuls-Schalter		Klingel		Scheinwerfer
	Klingel-Taster		Sprechanlage Video (Innen)		FR-Balken 1/36 o.1/58
	Licht-Taster		Sprechanlage Video (Aussen)		230V WST/FBH +Verbindung zu RTH
	2pol-Aus-Schalter		Fingerprint		Fluchtweg-Tür
	Bew-Melder		Zimmerterminal		Fluchtwegleuchte mit Richtungspfeile
	Bew-Melder 360 Grad		Zug-Taster		Sicherheitsleuchte Einbau
	Jalousien-Taster		Ruf-Taster		Sicherheitsleuchte Aufbau
	Schlüssel-Schalter		Kriech-Taster		Brüstungskanal
	Steckdose 1fach		Rufempfänger		Kabelwanne
	Steckdose 2fach		Anwesenheitslampe		Klemmdose
	Steckdose 3fach		Miniterminal		Unterverteiler
	Steckdose 4fach		UHR		Verteiler
	Steckdose geschaltet		Hupe		Erdungsdraht Ø10
	CEE 5pol		Kamera		Erdungsfahne Ø10
	230V-Auslass		Klemmdose		Erdungsverbindung Ø10
	400V-Auslass		Motorantrieb		Deckendose
	Raumthermostat		WRL-Regler		Leerrohr
	Aussenfühler		Bodendose		Leerrohr E-Tür
	Lichtfühler		Zutrittskontrolle		
	Windfühler				
	Lüfter				

ALLGEMEINE LEGENDE

	Stahlbetonwand		Glas
	Ziegelwand		Stahl
	Schallschutzziegel		E-Verteiler UV
	Gipskartonwand		E-Verteiler MV
	Wärmedämmung		FBH-Verteiler

Vorbehaltlich ev. Abweichungen der dargestellten Grundrisse

Für die Möbelstellung unbedingt Naturmaß nehmen

Die dargestellten Raumgrößen sind Rohbaumaße (ohne Putz)

Fenstermaße -> Rohbauöffnung

Türmaße -> lichter Durchgang und Rohbaumauerlichte

Einrichtung ist symbolisch dargestellt

Planstand Ausführungsplanung

Grundriss im Maßstab 1:100



Gezeichnet gg, bk, mw Datum 25.04.2025