

Wohnbau WSG Schärding Kainzbauernweg

Haus 2 | 4. Obergeschoß | Wohnung 17




Norbert Haderer Ziviltechniker GmbH

4020 Linz Annagasse 2

fon 0732/781028 fax -14

e-mail office@haderer.or.at

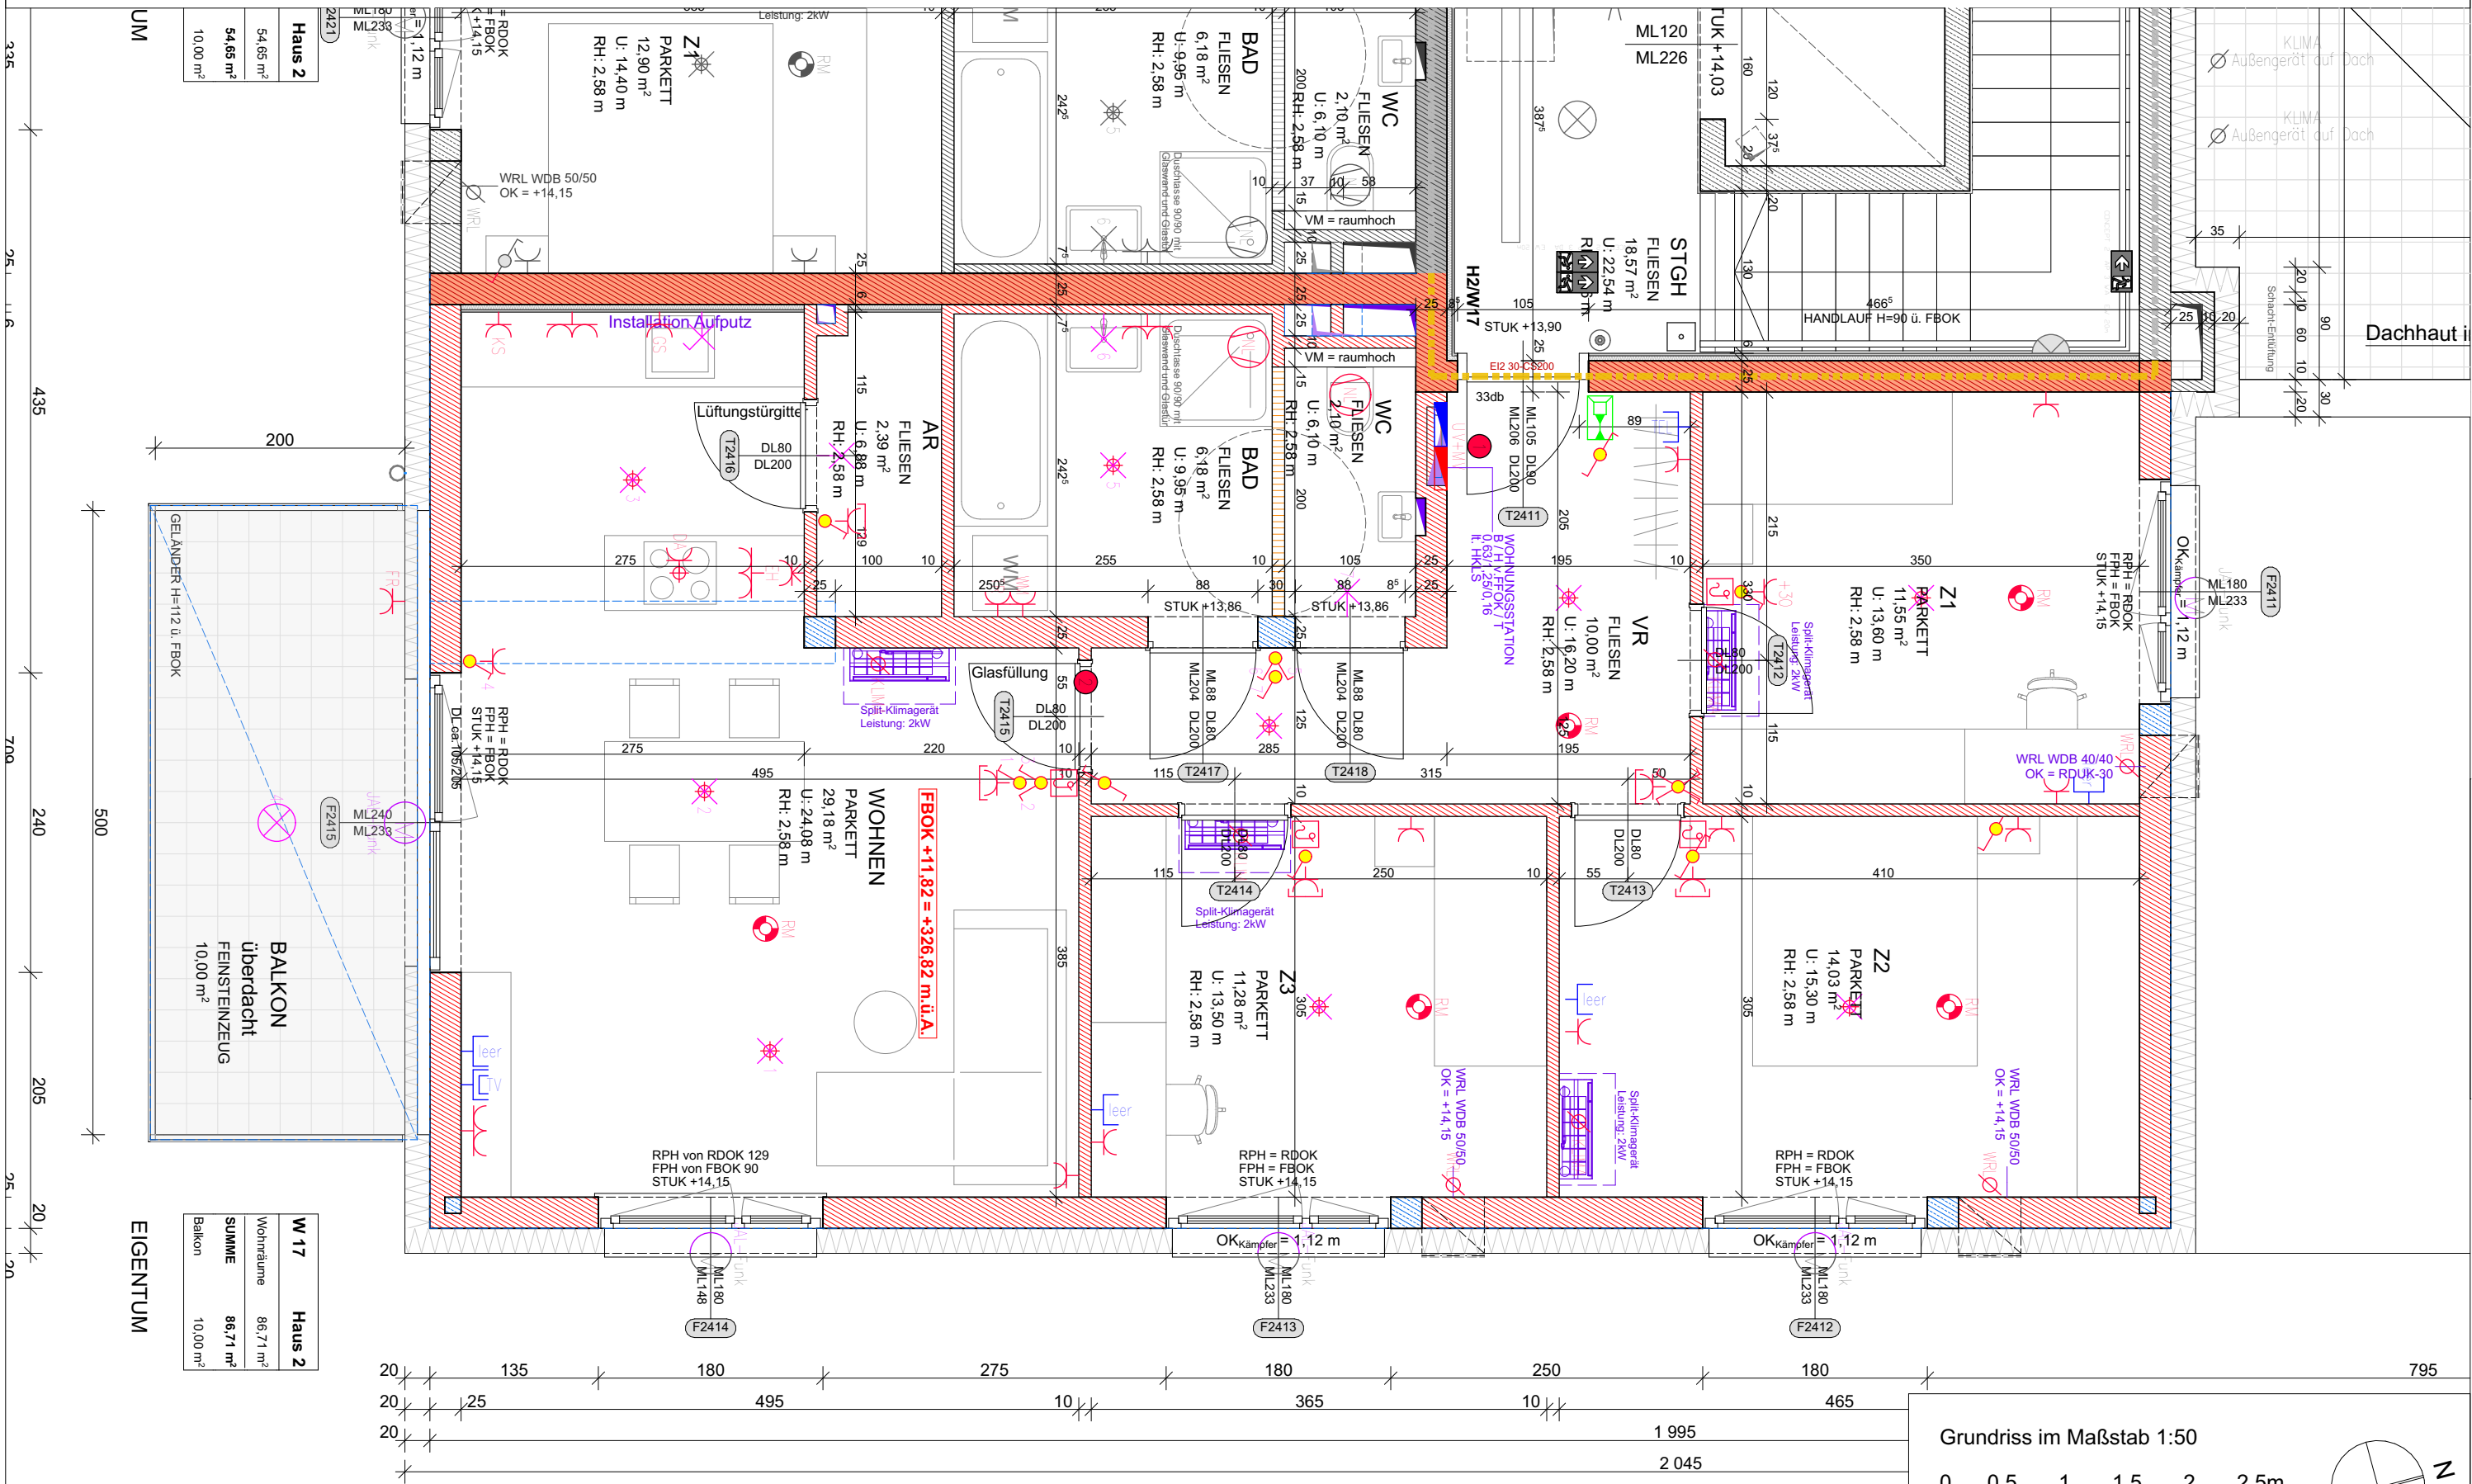

Grundriss im Maßstab 1:50

0 0,5 1 1,5 2 2,5m

Gezeichnet gg, bk, mw Datum 25.04.2025

Wohnbau WSG Schärding Kainzbauernweg

Haus 2 | 4. Obergeschoß | Wohnung 17




Norbert Haderer Ziviltechniker GmbH

4020 Linz Annagasse 2

fon 0732/781028 fax -14

e-mail office@haderer.or.at

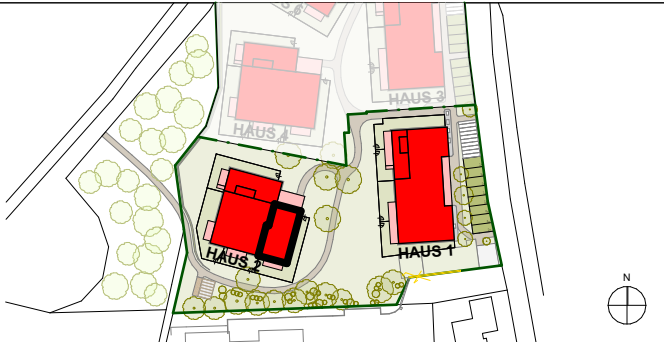

LAGEPLAN 1:2000

ELEKTROLEGENDE

	Aus – Schalter		EDV – Einfachdose		Telefon – Dose
	Serien – Schalter		EDV – Doppeldose		TV – Dose
	Wechsel – Schalter		Druckknopfmelder		Licht – Auslass(Decke)
	Doppel – Wechsel – Schalter		Rauchentlüftungs – Taster		Licht – Auslass(Wand)
	Kreuz – Schalter		Rauchmelder		Licht – Auslass(Direkt-Wand)
	Dimmer		Lautsprecher		Wandleuchte
	Zeit – Schalter		Blitzleuchte		Deckenleuchte
	Zeitimpuls – Schalter		Türöffner		Scheinwerfer
	Klingel – Taster		Klingel		FR – Balken 1/36 o.1/58
	Licht – Taster		Sprechanlage Video (Innen)		230V WST/FBH +Verbindung zu RTH
	2pol – Aus – Schalter		Sprechanlage Video (Aussen)		Fluchtweg – Tür
	Bew – Melder		Fingerprint		Fluchtwegleuchte mit Richtungspfeile
	Bew – Melder 360 Grad		Zimmerterminal		Sicherheitsleuchte Einbau
	Jalousien – Taster		Zug – Taster		Sicherheitsleuchte Aufbau
	Schlüssel – Schalter		Ruf – Taster		Brüstungskanal
	Steckdose 1fach		Kriech – Taster		Kabelwanne
	Steckdose 2fach		Rufempfänger		Klemmdose
	Steckdose 3fach		Anwesenheitslampe		Unterverteiler
	Steckdose 4fach		Miniterminal		Verteiler
	Steckdose geschaltet		UHR		Erdungsdrath Ø10
	CEE 5pol		Hupe		Erdungsfahne Ø10
	230V – Auslass		Kamera		Erdungsverbindung Ø10
	400V – Auslass		Klemmdose		Deckendose
	Raumthermostat		Motorantrieb		Leerrohr
	Aussenfühler		WRL – Regler		Leerrohr E – Tür
	Lichtfühler		Bodendose		
	Windfühler		Zutrittskontrolle		
	Lüfter				

ALLGEMEINE LEGENDE

	Stahlbetonwand		Glas
	Ziegelwand		Stahl
	Schallschutzziegel		E – Verteiler UV
	Gipskartonwand		E – Verteiler MV
	Wärmedämmung		FBH – Verteiler

Vorbehaltlich ev. Abweichungen der dargestellten Grundrisse

Für die Möbelstellung unbedingt Naturmaß nehmen

Die dargestellten Raumgrößen sind Rohbaumaße (ohne Putz)

 
 
Fenstermaße -> Rohbauöffnung

Türmaße -> lichter Durchgang und Rohbaumauerlichte

Einrichtung ist symbolisch dargestellt

Planstand Ausführungsplanung

Grundriss im Maßstab 1:100



Gezeichnet gg, bk, mw Datum 25.04.2025