


Haus 2 | 4. Obergeschoß | Wohnung 19

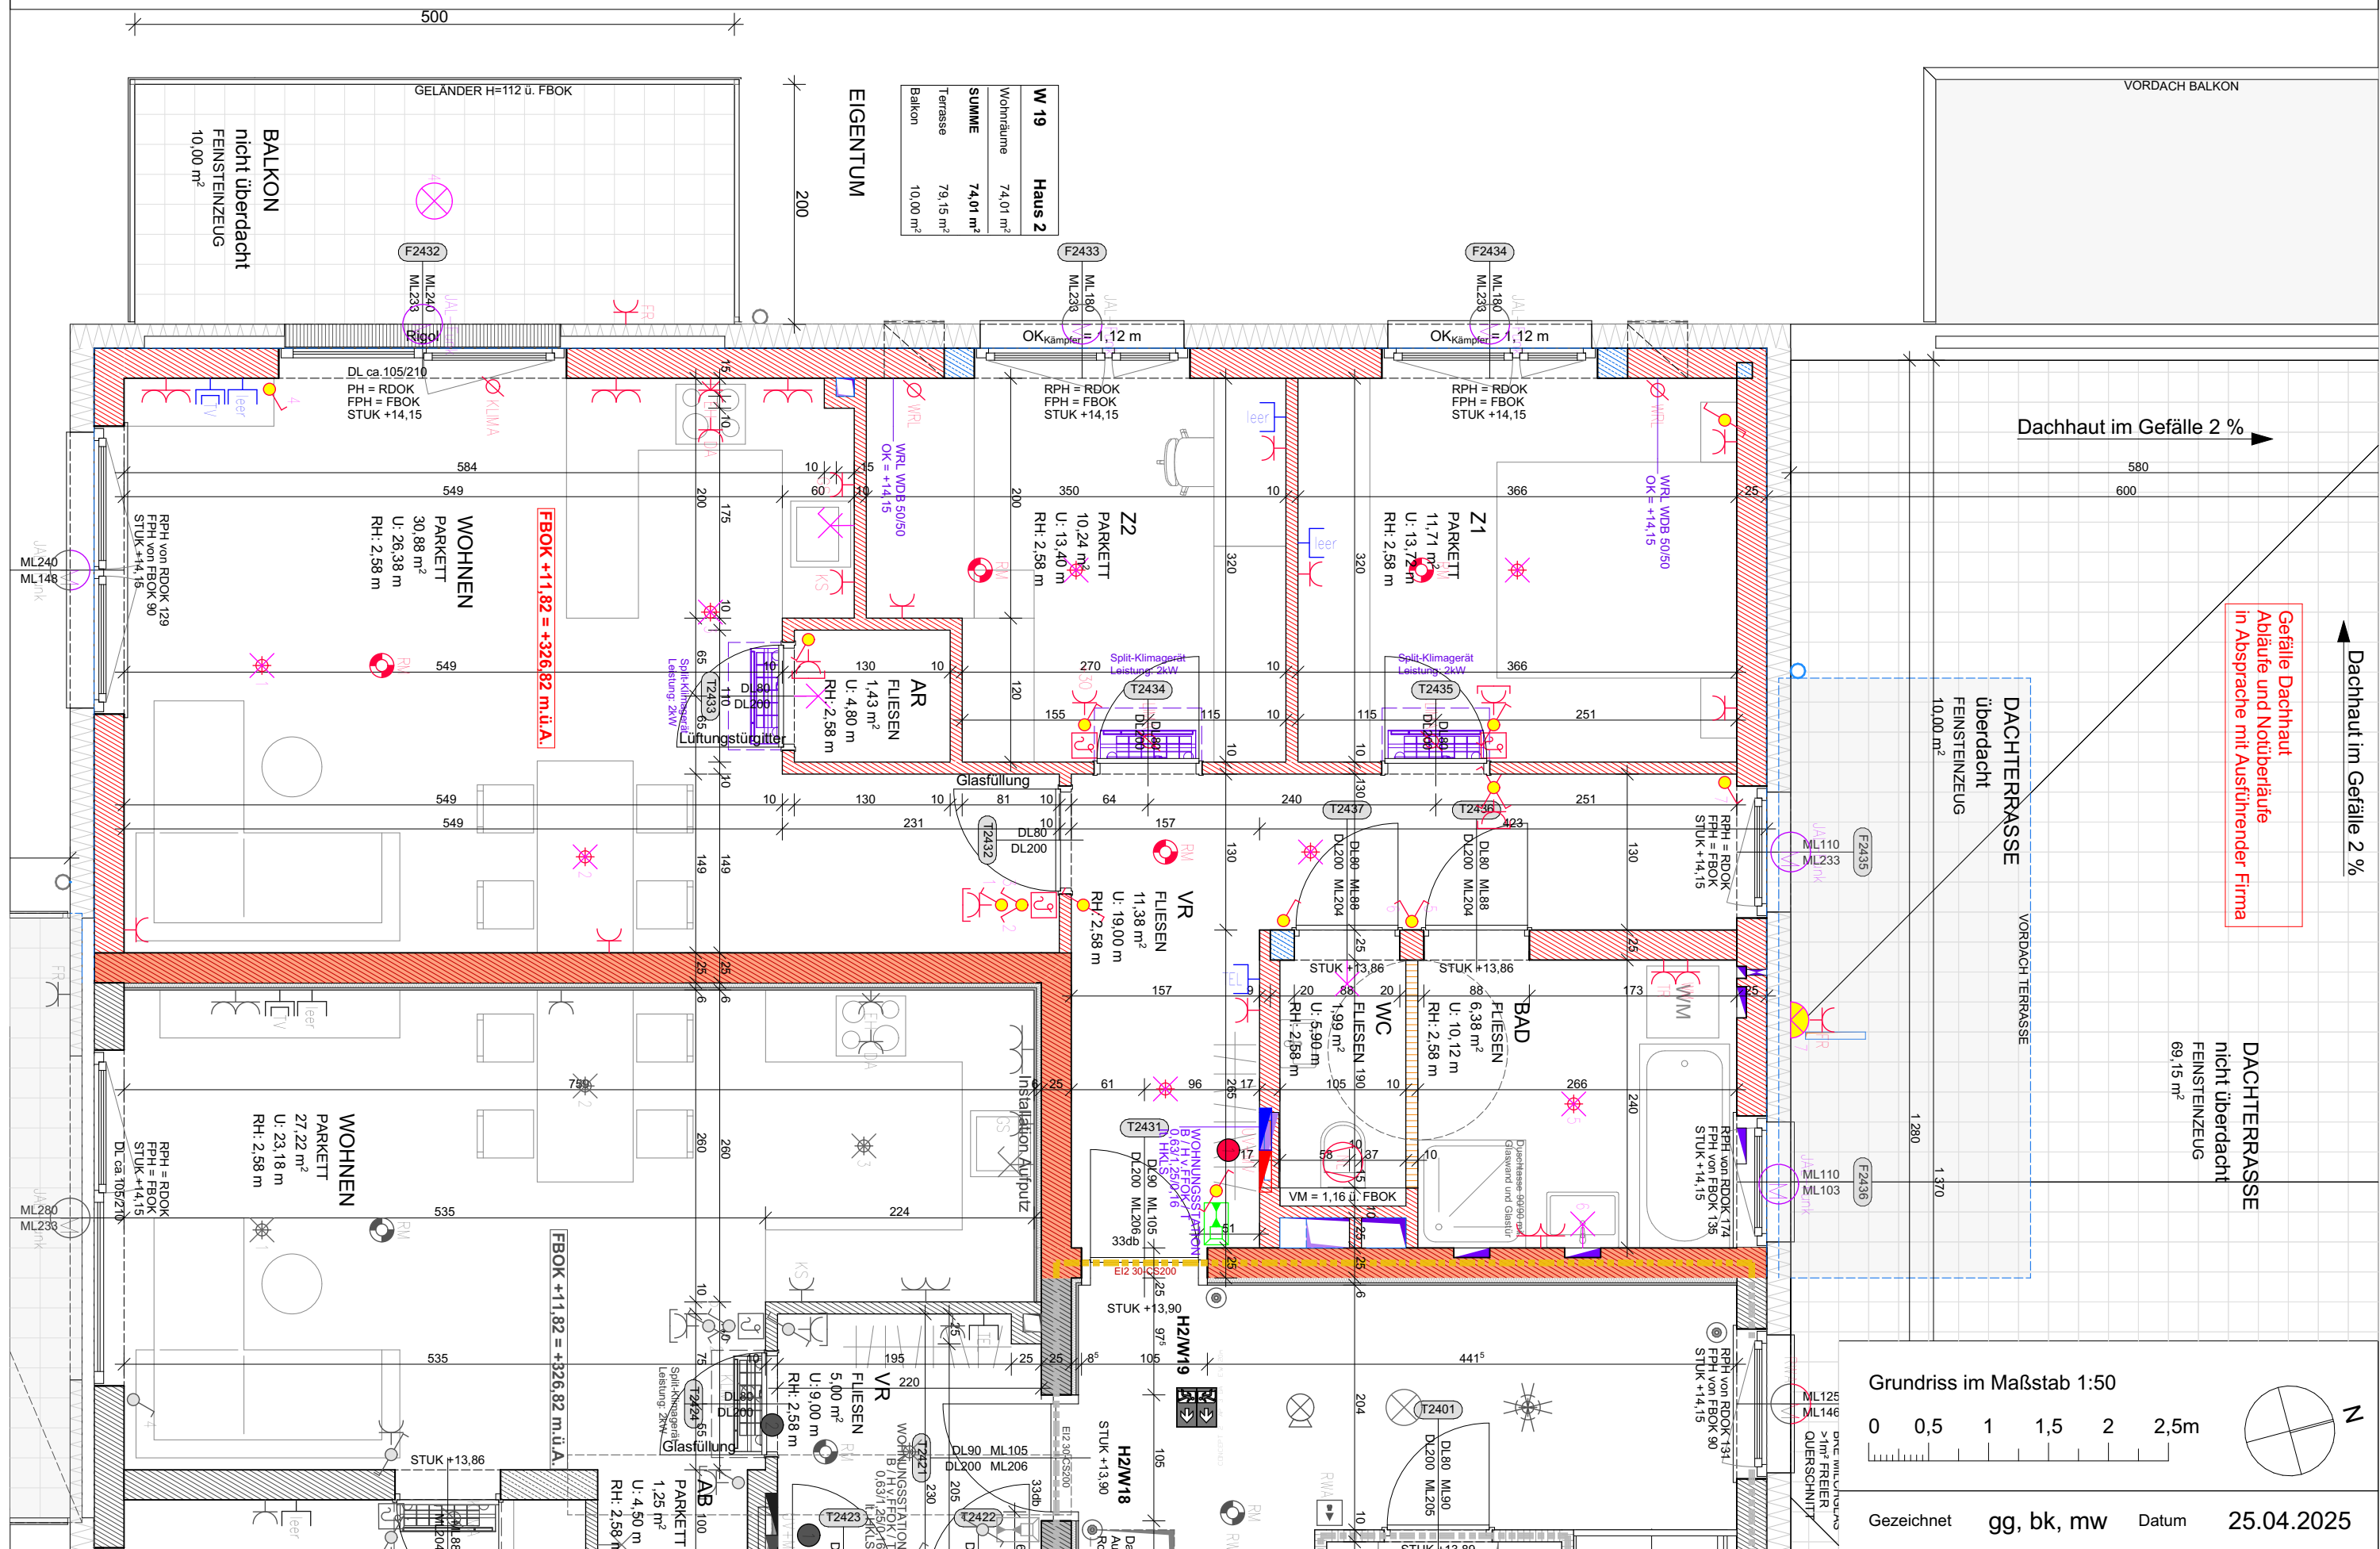

Wohnbau WSG Schärding Kainzbauernweg

Haus 2 | 4. Obergeschoß | Wohnung 19




Norbert Haderer Ziviltechniker GmbH

4020 Linz Annagasse 2

fon 0732/78 1028 fax -14

e-mail office@haderer.or.at

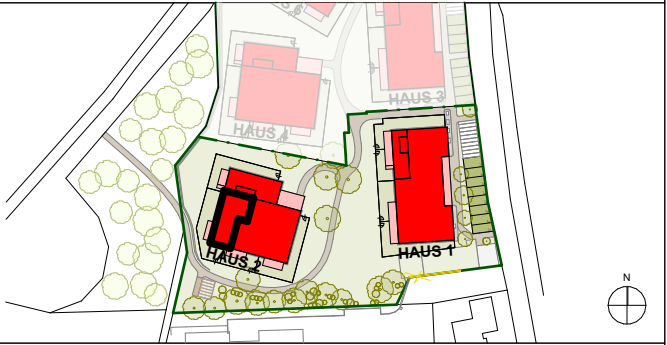

LAGEPLAN 1:2000

ELEKTROLEGENDE

	Aus – Schalter		EDV – Einfachdose		Telefon – Dose
	Serien – Schalter		EDV – Doppeldose		TV – Dose
	Wechsel – Schalter		Druckknopfmelder		Licht – Auslass(Decke)
	Doppel – Wechsel – Schalter		Rauchentlüftungs – Taster		Licht – Auslass(Wand)
	Kreuz – Schalter		Rauchmelder		Licht – Auslass(Direkt-Wand)
	Dimmer		Lautsprecher		Wandleuchte
	Zeit – Schalter		Blitzleuchte		Deckenleuchte
	Zeitimpuls – Schalter		Türöffner		Scheinwerfer
	Klingel – Taster		Klingel		FR – Balken 1/36 o.1/58
	Licht – Taster		Sprechanlage Video (Innen)		230V WST/FBH +Verbindung zu RTH
	2pol – Aus – Schalter		Sprechanlage Video (Aussen)		Fingerprint
	Bew – Melder 360 Grad		Zimmerterminal		Zug – Taster
	Jalousien – Taster		Ruf – Taster		Fluchtweg – Tür
	Schlüssel – Schalter		Kriech – Taster		Fluchtwegleuchte mit Richtungspfeile
	Steckdose 1fach		Rufempfänger		Sicherheitsleuchte Einbau
	Steckdose 2fach		Anwesenheitslampe		Sicherheitsleuchte Aufbau
	Steckdose 3fach		Minterminal		Brüstungskanal
	Steckdose 4fach		UHR		Kabelwanne
	Steckdose geschaltet		Hupe		Klemmdose
	CEE 5pol		Kamera		Unterverteiler
	230V – Auslass		Klemmdose		Verteiler
	400V – Auslass		Motorantrieb		Erdungsdraht Ø10
	Raumthermostat		WRL – Regler		Erdungsfahne Ø10
	Aussenfühler		Bodendose		Erdungsverbindung Ø10
	Lichtfühler		Zutrittskontrolle		Deckendose
	Windfühler				Leerrohr
	Lüfter				Leerrohr E – Tür

ALLGEMEINE LEGENDE

	Stahlbetonwand		Glas
	Ziegelwand		Stahl
	Schallschutzziegel		E – Verteiler UV
	Gipskartonwand		E – Verteiler MV
	Wärmedämmung		FBH – Verteiler

Vorbehaltlich ev. Abweichungen der dargestellten Grundrisse

Für die Möbelstellung unbedingt Naturmaß nehmen

Die dargestellten Raumgrößen sind Rohbaumaße (ohne Putz)

 
 
Fenstermaße -> Rohbauöffnung

Türmaße -> lichter Durchgang und Rohbaumauerlichte

Einrichtung ist symbolisch dargestellt

Planstand Ausführungsplanung

Grundriss im Maßstab 1:100



Gezeichnet gg, bk, mw Datum 25.04.2025